


REFERENCIAS  
SANITARIOS

GRAFICAS

- AGUA CALIENTE -AC-
- AGUA FRIA -AF-
- DES.PRIMARIO -DP-
- DES.SECUNDARIO -DS-
- DES.VENTILACION -DV-
- DES.PLUVIAL -DP-
- INCENDIO BOCAS -IB-

ANOTACIONES

- Subíndice  
N° Montante
- Abreviatura de sistema  
t  
Diámetro      Tipo de sistema  
Material  
Diámetro
- S' Sube  
B' Baja  
LL' Llega

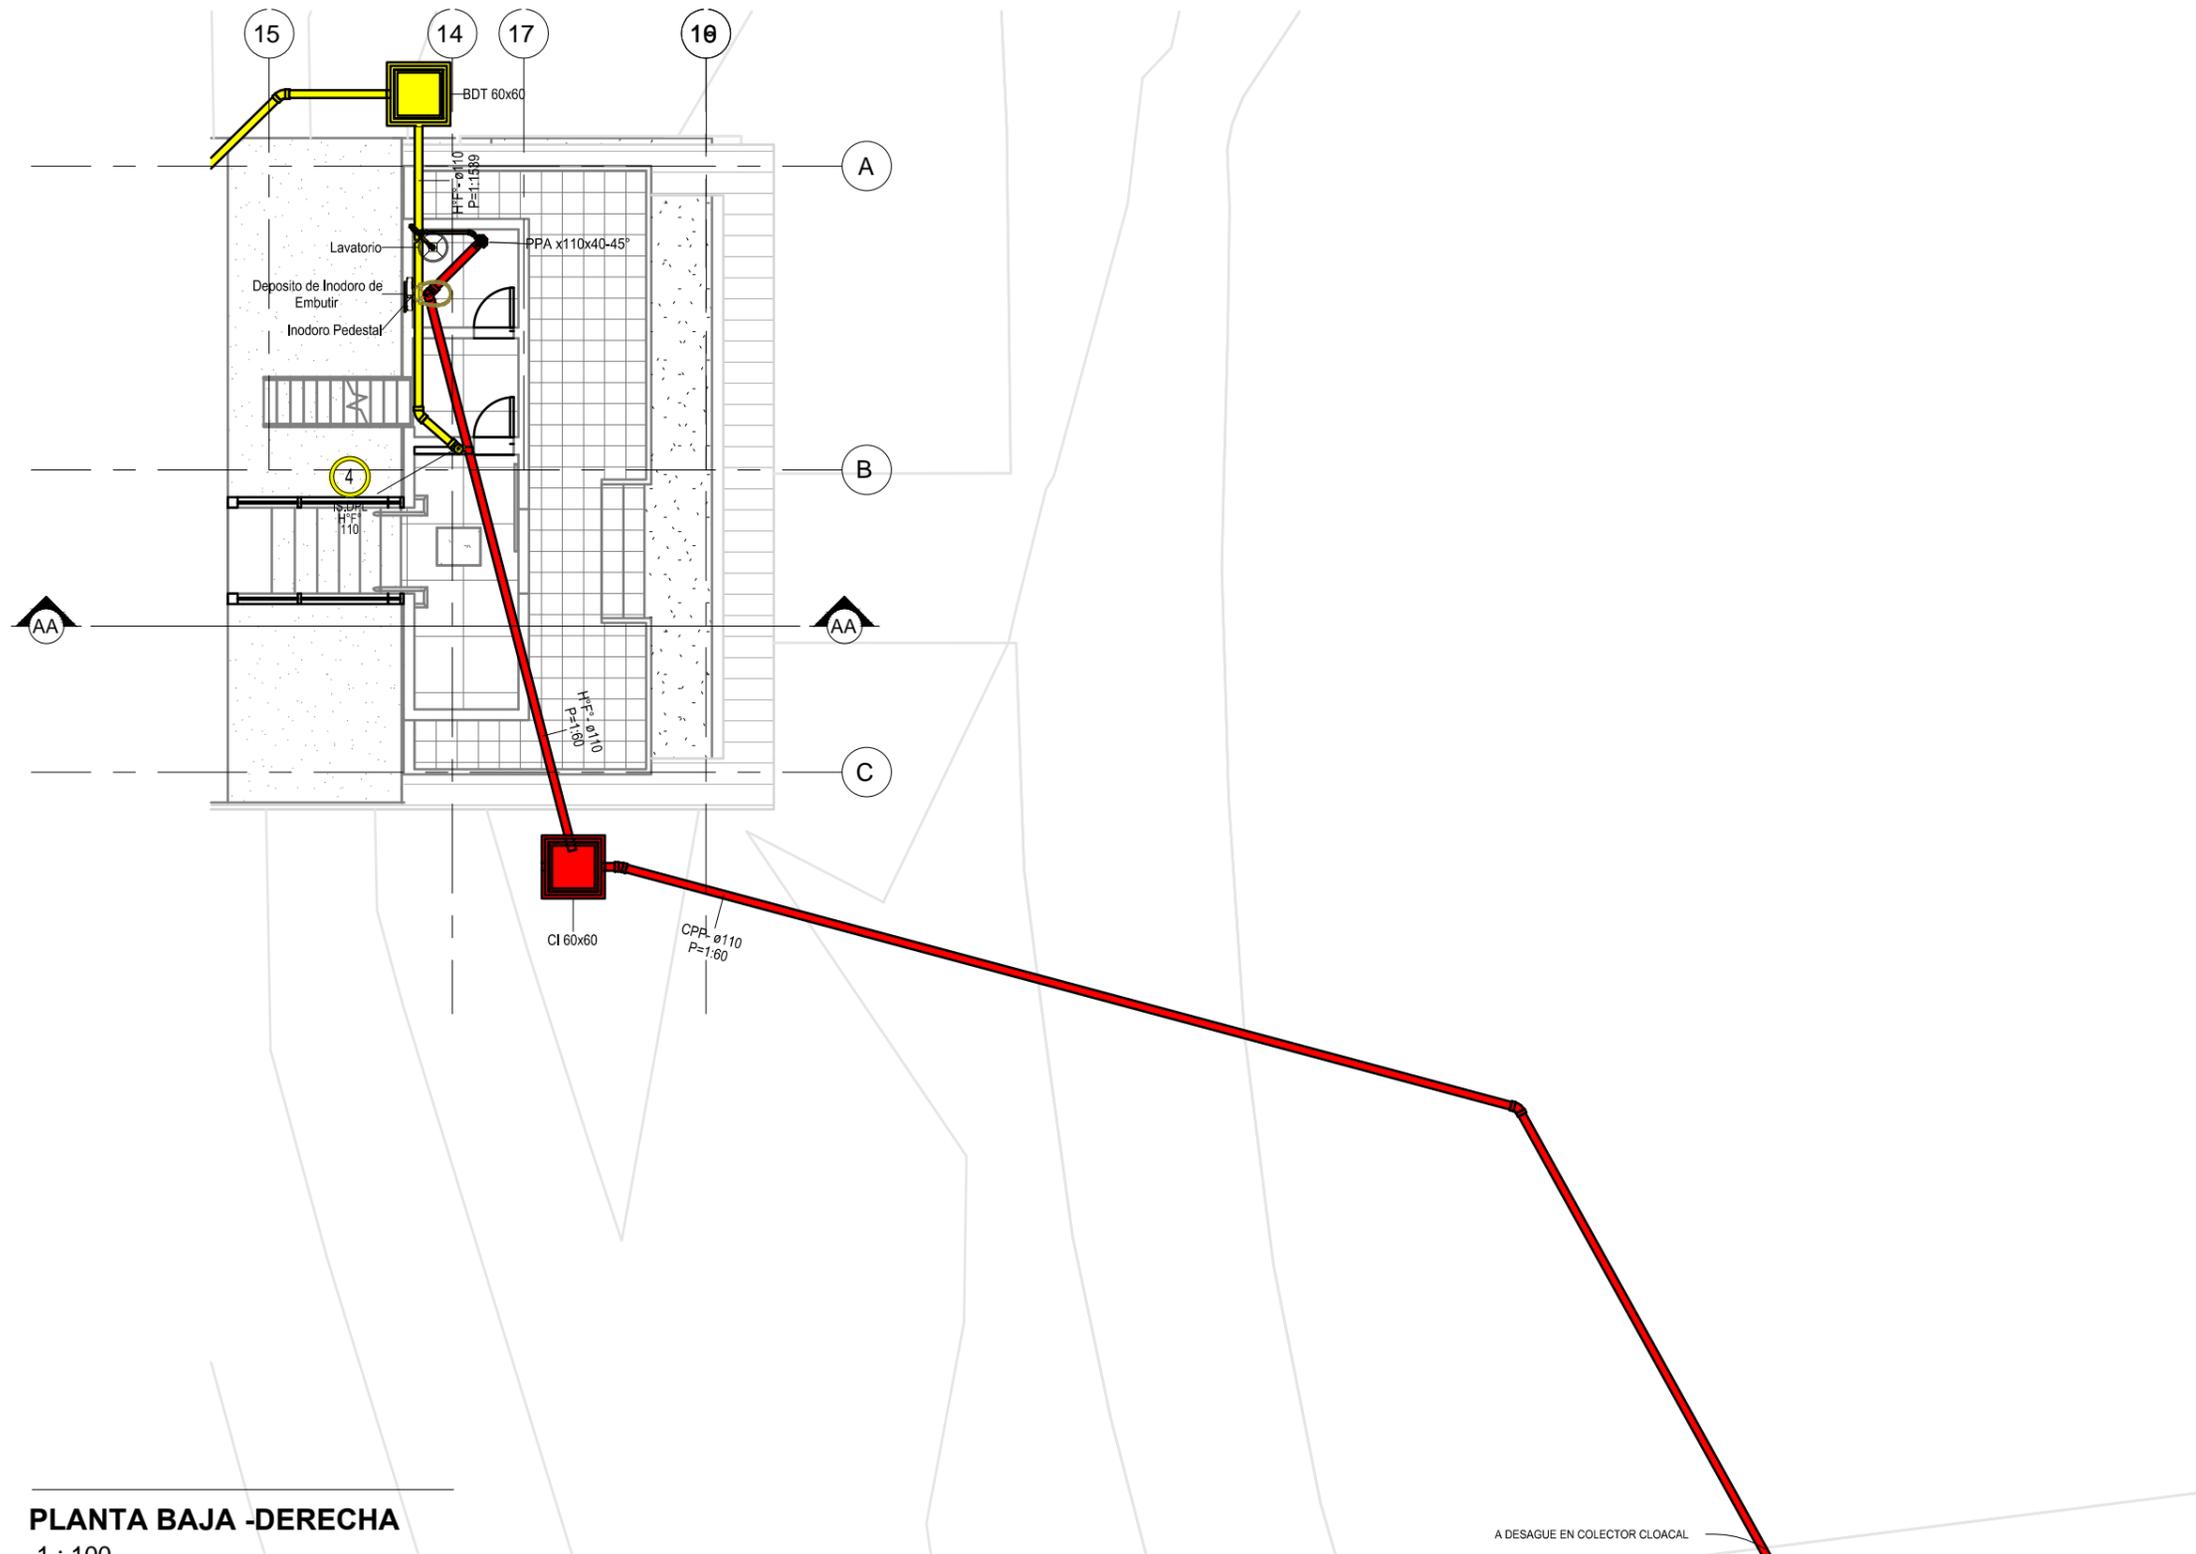

**PLANTA BAJA -DERECHA**  
1 : 100

PLANO NO APTO PARA CONSTRUCCION.

EL PRESENTE PLANO ES INDICATIVO. LA CONTRATISTA CONFECCIONARA LOS PLANOS DEFINITIVOS, QUE DEBERAN SER APROBADOS POR LA INSPECCION DE OBRA. EL PLANO PRESENTADO POR LA CONTRATISTA ESTARA EN UN TODO DE ACUERDO CON LA NORMATIVA VIGENTE. TODAS LAS MEDIDAS Y NIVELES SE VERIFICARAN EN OBRA POR EL CONTRATISTA. TODOS LOS DETALLES CONSTRUCTIVOS SERAN COORDINADOS Y COMPATIBILIZADOS EN OBRA.

REVISION	FECHA	DESCRIPCION

Secretaría de Planificación Territorial y Coordinación de Obra Pública  
Dirección Nacional de Planificación y Diseño de Obra Pública



Beneficiario:

Obra: Casa del Puente/ Casa del Arroyo  
Plano: Planta Baja - Distribución de Desagües Derecha  
Fecha: Julio 2019      Escala:      Revisó:


Plano N°  
CP-1.S12

DIMENSIONES HOJA: ISO A3 (420 X 297)

REFERENCIAS

- REFERENCIAS SANITARIOS**
- GRAFICAS**
- AGUA CALIENTE -AC-
  - AGUA FRIA -AF-
  - DES.PRIMARIO -DP-
  - DES.SECUNDARIO -DS-
  - DES. VENTILACION -DV-
  - DES.PLUVIAL -DP-
  - INCENDIO BOCAS -IB-

- ANOTACIONES**
- (MOO) Subíndice  
N° Montante
- Abreviatura de sistema  
t Tipo de sistema  
D Diámetro  
M Material  
D Diámetro
- S' Sube  
B' Baja  
LL' Llega

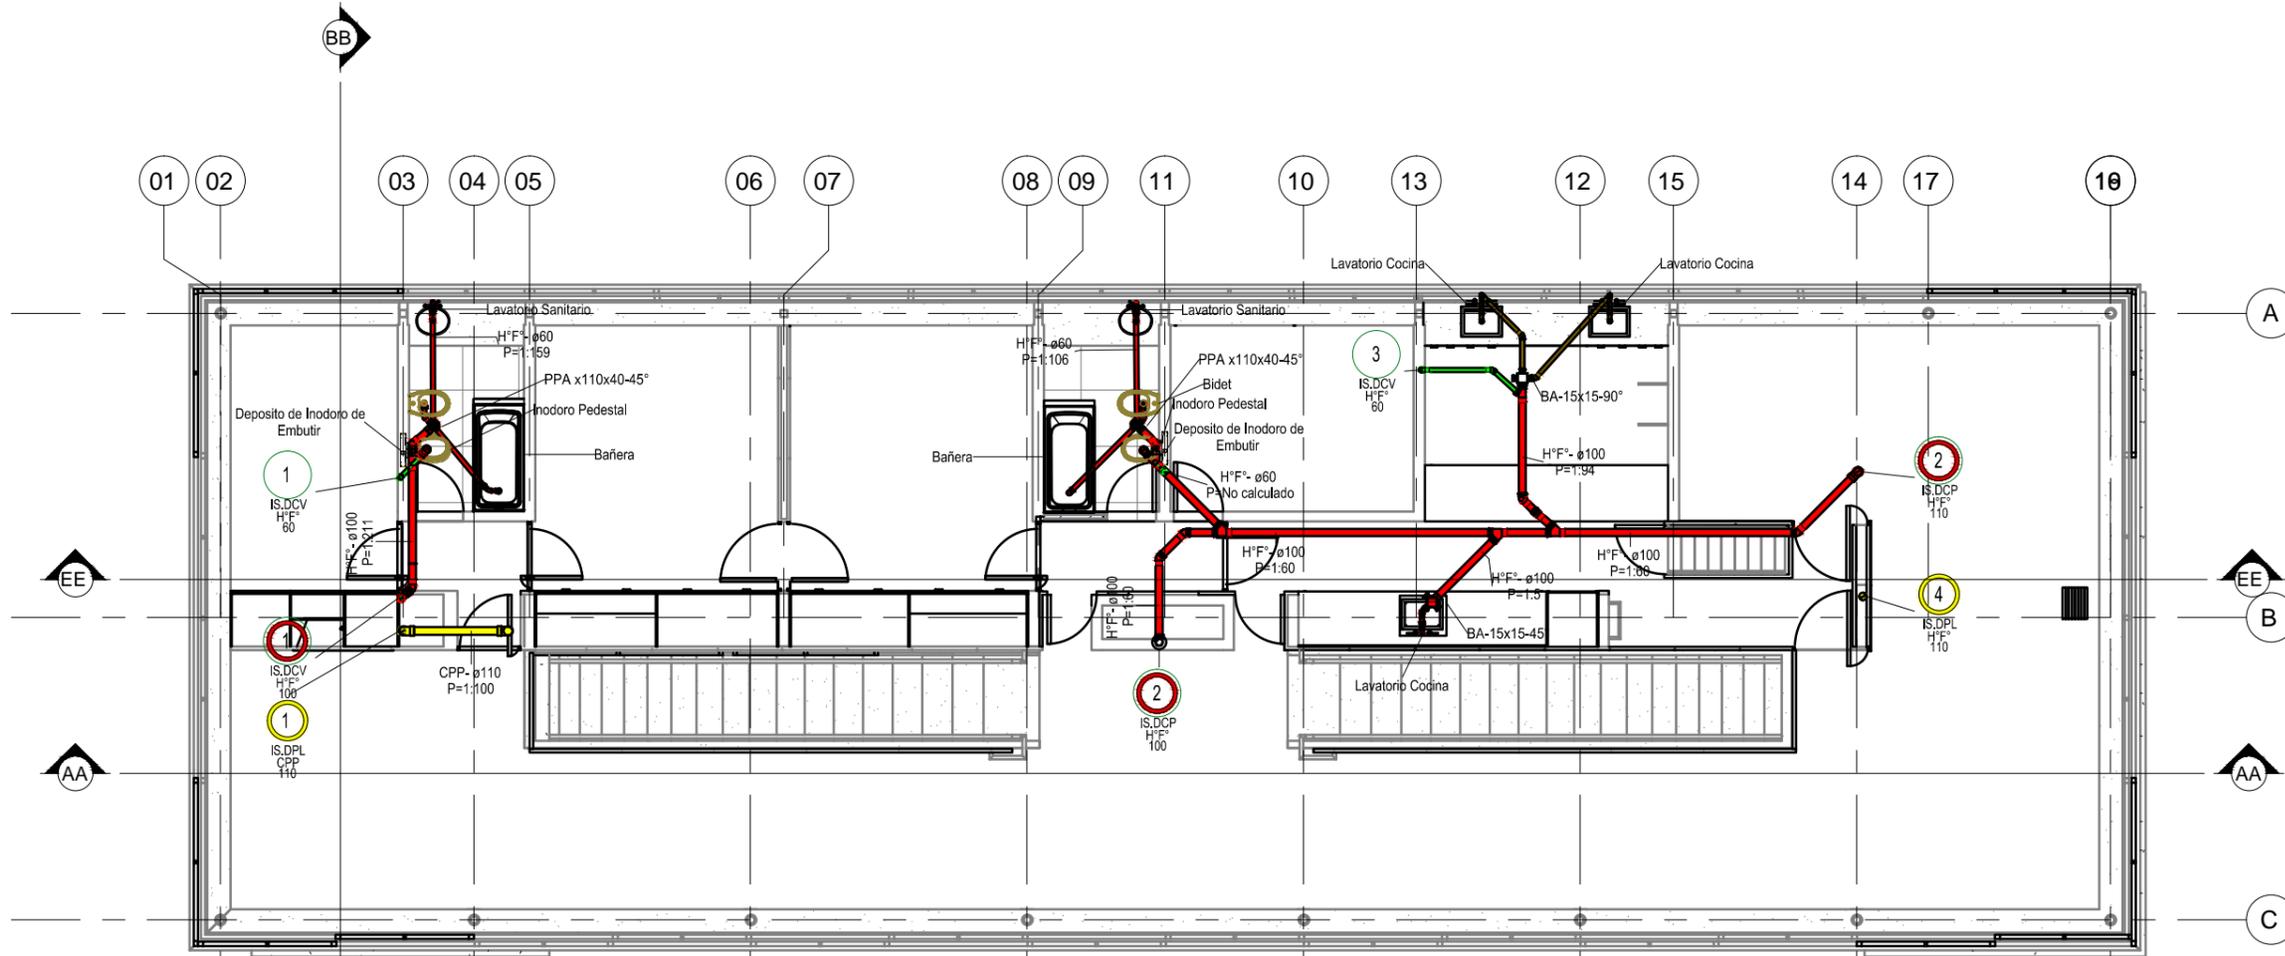

**PLANTA 1º PISO**  
1 : 100

**PLANO NO APTO PARA CONSTRUCCION.**

EL PRESENTE PLANO ES INDICATIVO. LA CONTRATISTA CONFECCIONARA LOS PLANOS DEFINITIVOS, QUE DEBERAN SER APROBADOS POR LA INSPECCION DE OBRA. EL PLANO PRESENTADO POR LA CONTRATISTA ESTARA EN UN TODO DE ACUERDO CON LA NORMATIVA VIGENTE. TODAS LAS MEDIDAS Y NIVELES SE VERIFICARAN EN OBRA POR EL CONTRATISTA. TODOS LOS DETALLES CONSTRUCTIVOS SERAN COORDINADOS Y COMPATIBILIZADOS EN OBRA.

REVISION	FECHA	DESCRIPCION

Secretaría de Planificación Territorial y Coordinación de Obra Pública  
Dirección Nacional de Planificación y Diseño de Obra Pública



Beneficiario:

Obra: Casa del Puente/ Casa del Arroyo  
Plano: Planta 1er Piso - Distribución de Desagües  
Fecha: Julio 2019    Escala:    Revisó:

Plano N°  
CP-1.S13

DIMENSIONES HOJA: ISO A3 (420 X 297)

REFERENCIAS

# SIMBOLOGIA INSTALACION ELECTRICA


	CAJA CON BORNERAS - CAJA DE PASE
	INDICA CAÑERIA POR LOSA, PARA ILUMINACION
	TOMACORRIENTE 2 X 10A+T NORMAL Y 2 X 10A+T ESTABIL.
	TABLERO ELECTRICO
	BOCA CON ARTEFACTO PROVISTO DE EQ. AUTOCONTENIDO DE EMERGENCIA.
	BOCA DE LUZ - H:0,30m S/CIELORRASO CAJA OCTOGONAL GRANDE C/GANCHO DE CENTRO TIPO "U" (CIRCUITO N°1, Efecto "a")
	BRAZO DE LUZ CAJA OCTOGONAL CHICA (CIRCUITO N° 1, Efecto "a")
	TOMACORRIENTE 2x(2x10A+T) o 1x(2x10A+T) H:0,30 mts.
	CONJUNTO DE TOMACORRIENTES PAYRA DE ALUMINIO: MONOFASICA 2x16A+T Y TRIFASICA 3x32A+T
	LLAVE DE 1 PUNTO - H:1,20m (Efecto "a").
	LLAVE DE 1 PUNTO (Efecto "a") y UNA COMBINACION (Efecto "b") - H:1,20m.
	LLAVE DE UNA COMBINACION - H:1,20m (Efecto "a").
	PERISCOPIO DE CHAPA DE 8 BOCAS
	ZOCALODUCTO DE 4 Vias 100x50 ZOLODA
	PISODUCTO DE 4 VIAS MARCA ACKERMANN
	TOMACORRIENTE 2x20A+T H:VER NOTA
	INDICA CAÑERIA QUE SUBE.
	TOMACORRIENTE 2x10A+T SOBRE CIELORRASO
	TERMOSTATOS DE AMBIENTE (h:1,40m)

1	4
2	5
3	6

INDICA NOMBRE DE CIRCUITO  
 INDICA CTO. DE: ILUMINACION (i) o TOMA (j)  
 INDICA NÚMERO DE EFECTO  
 APB/i 12  
 APB/i 10

NOTAS:

- TODA LA CAÑERIA NO INDICADA SERA Ø 3/4 (RS19) O BIEN PVC 1" CUANDO SE DESARROLLA POR CONTRAPISO.
- TODA LA CAÑERIA SERA RECORRIDA POR UN CABLE VERDE-AMARILLO PARA PUESTA A TIERRA DE 2,5 mm<sup>2</sup>.
- TODOS LOS CABLES COLOCADOS EN CAÑERIAS SERAN UNIPOLARES FLEXIBLES DE COBRE AISLADO CON XLPE ANTILLAMA, TENSION NOMINAL 450/750V - SERAN DE LA SECCION INDICADA EN PLANO.
- SE DEBERAN RE-UTILIZAR LAS CANALIZACIONES EXISTENTES DADO EL VALOR PATRIMONIAL DEL EDIFICIO.
- DE SER NECESARIO SE PODRAN TENDER CANALIZACIONES NUEVAS POR CONTRAPISOS.

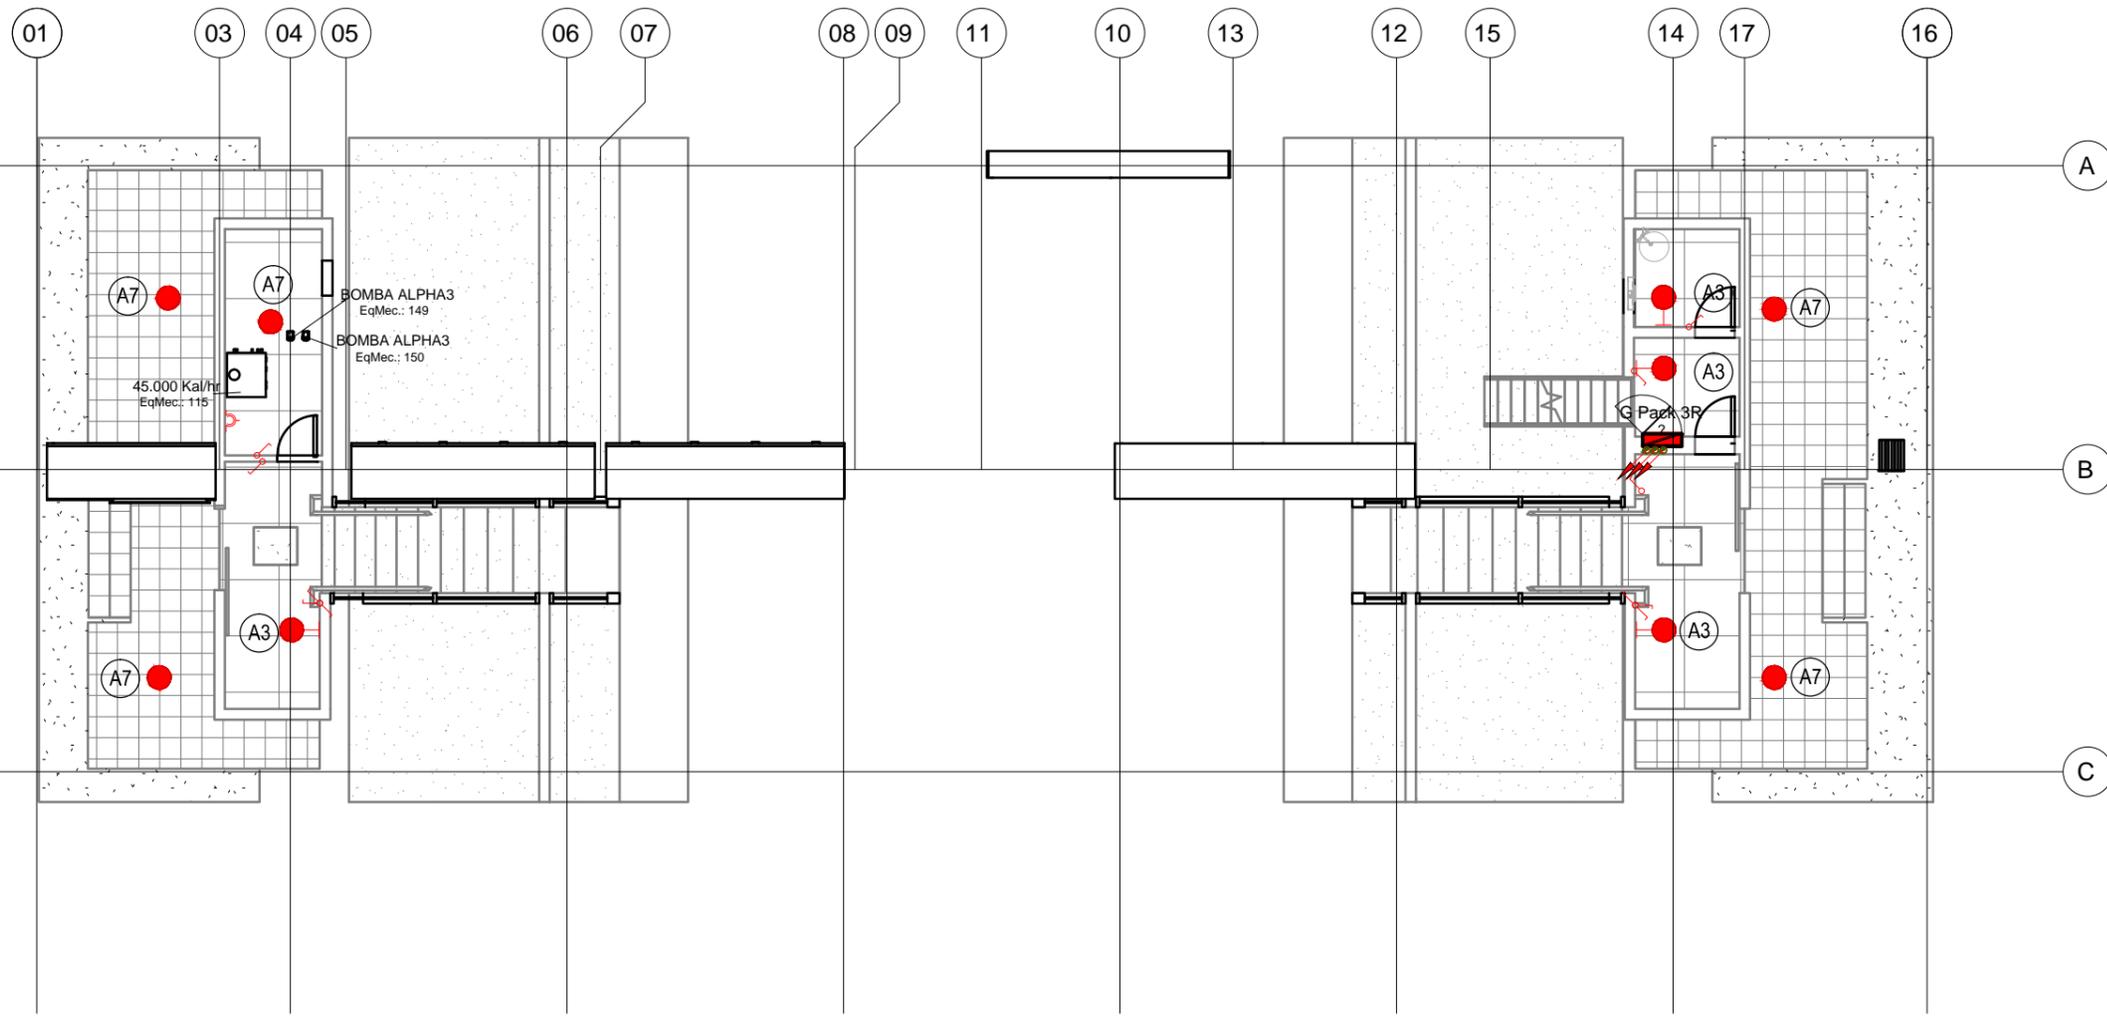

PLANO NO APTO PARA CONSTRUCCION.

EL PRESENTE PLANO ES INDICATIVO. LA CONTRATISTA CONFECCIONARA LOS PLANOS DEFINITIVOS, QUE DEBERAN SER APROBADOS POR LA INSPECCION DE OBRA. EL PLANO PRESENTADO POR LA CONTRATISTA ESTARA EN UN TODO DE ACUERDO CON LA NORMATIVA VIGENTE. TODAS LAS MEDIDAS Y NIVELES SE VERIFICARAN EN OBRA POR EL CONTRATISTA. TODOS LOS DETALLES CONSTRUCTIVOS SERAN COORDINADOS Y COMPATIBILIZADOS EN OBRA.

REVISION	FECHA	DESCRIPCION

Secretaría de Planificación Territorial y Coordinación de Obra Pública  
Dirección Nacional de Planificación y Diseño de Obra Pública



Beneficiario:

Obra: Casa del Puente/ Casa del Arroyo  
Plano: Bocas de Electricidad - PB

Fecha: Julio 2019      Escala: 1:100      Revisó:


Plano N°  
CP-I.E01

DIMENSIONES HOJA: ISO A3 (420 X 297)

REFERENCIAS

# SIMBOLOGIA INSTALACION ELECTRICA

	CAJA CON BORNERAS - CAJA DE PASE
	INDICA CAÑERIA POR LOSA, PARA ILUMINACION
	TOMACORRIENTE 2 X 10A+T NORMAL Y 2 X 10A+T ESTABIL.
	TABLERO ELECTRICO
	BOCA CON ARTEFACTO PROVISTO DE EQ. AUTOCONTENIDO DE EMERGENCIA.
	BOCA DE LUZ - H:0,30m S/CIELORRASO CAJA OCTOGONAL GRANDE C/GANCHO DE CENTRO TIPO "U" (CIRCUITO N°1, Efecto "a")
	BOCA DE LUZ - H:0,30m S/CIELORRASO CAJA OCTOGONAL CHICA (CIRCUITO N° 1, Efecto "a")
	TOMACORRIENTE 2x(2x10A+T) o 1x(2x10A+T) H:0,30 mts.
	CONJUNTO DE TOMACORRIENTES PAYRA DE ALUMINIO: MONOFASICA 2x16A+T Y TRIFASICA 3x32A+T
	LLAVE DE 1 PUNTO - H:1,20m (Efecto "a").
	LLAVE DE 1 PUNTO (Efecto "a") y UNA COMBINACION (Efecto "b") - H:1,20m.
	LLAVE DE UNA COMBINACION - H:1,20m (Efecto "a").
	PERISCOPIO DE CHAPA DE 8 BOCAS
	ZOCALODUCTO DE 4 Vias 100x50 ZOLODA
	PISODUCTO DE 4 VIAS MARCA ACKERMANN
	TOMACORRIENTE 2x20A+T H:VER NOTA
	INDICA CAÑERIA QUE SUBE.
	TOMACORRIENTE 2x10A+T SOBRE CIELORRASO
	TERMOSTATOS DE AMBIENTE (h:1,40m)

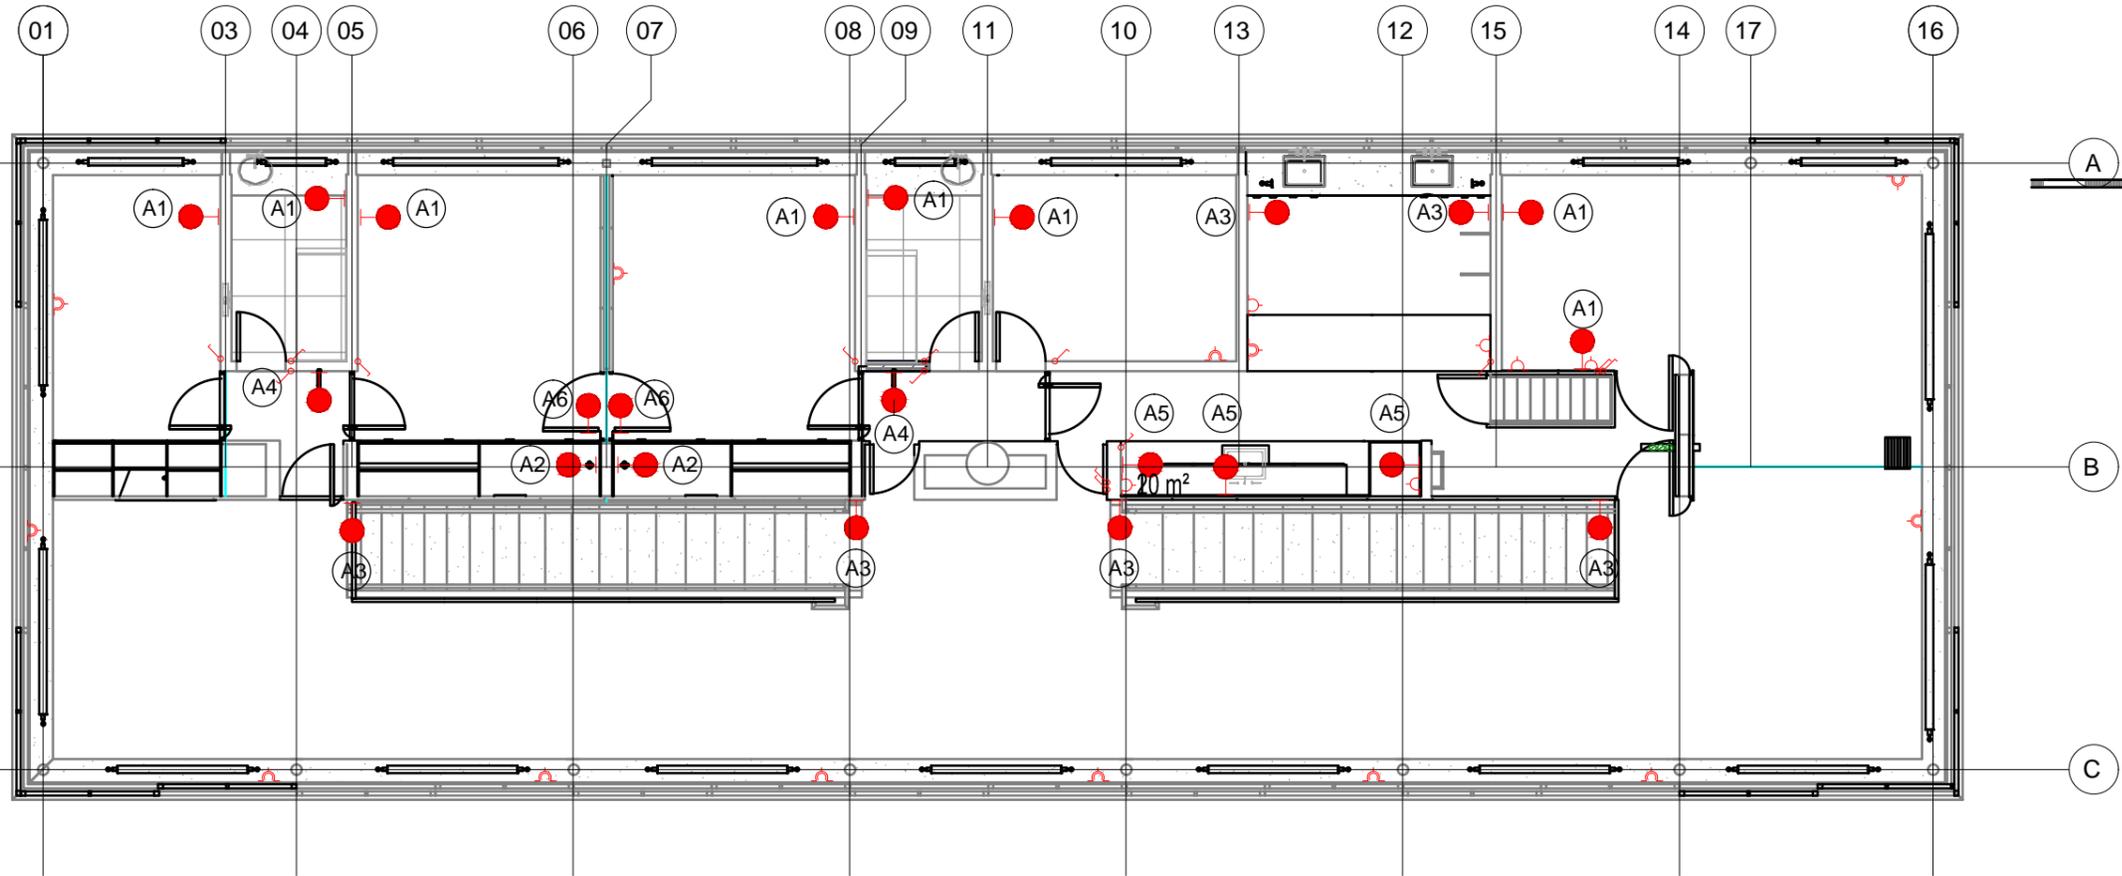

1	4
2	5
3	6

INDICA NOMBRE DE CIRCUITO  
 INDICA CTO. DE: ILUMINACION (i) o TOMA (t)  
 INDICA NÚMERO DE EFECTO

NOTAS:

- TODA LA CAÑERIA NO INDICADA SERA Ø 3/4 (RS19) O BIEN PVC 1" CUANDO SE DESARROLLA POR CONTRAPISO.
- TODA LA CAÑERIA SERA RECORRIDA POR UN CABLE VERDE-AMARILLO PARA PUESTA A TIERRA DE 2,5 mm2.
- TODOS LOS CABLES COLOCADOS EN CAÑERIAS SERAN UNIPOLARES FLEXIBLES DE COBRE AISLADO CON XLPE ANTILLAMA, TENSION NOMINAL 450/750V - SERAN DE LA SECCION INDICADA EN PLANO.
- SE DEBERAN RE-UTILIZAR LAS CANALIZACIONES EXISTENTES DADO EL VALOR PATRIMONIAL DEL EDIFICIO.
- DE SER NECESARIO SE PODRAN TENDER CANALIZACIONES NUEVAS POR CONTRAPISOS.

PLANO NO APTO PARA CONSTRUCCION.

EL PRESENTE PLANO ES INDICATIVO. LA CONTRATISTA CONFECCIONARA LOS PLANOS DEFINITIVOS, QUE DEBERAN SER APROBADOS POR LA INSPECCION DE OBRA. EL PLANO PRESENTADO POR LA CONTRATISTA ESTARA EN UN TODO DE ACUERDO CON LA NORMATIVA VIGENTE. TODAS LAS MEDIDAS Y NIVELES SE VERIFICARAN EN OBRA POR EL CONTRATISTA. TODOS LOS DETALLES CONSTRUCTIVOS SERAN COORDINADOS Y COMPATIBILIZADOS EN OBRA.

REVISION	FECHA	DESCRIPCION

Secretaría de Planificación Territorial y Coordinación de Obra Pública  
Dirección Nacional de Planificación y Diseño de Obra Pública



Beneficiario:


Obra: Casa del Puente/ Casa del Arroyo  
Plano: Bocas de Electricidad - 1P  
Fecha: Julio 2019    Escala: 1:100    Revisó:

Plano N°  
CP-I.E02


DIMENSIONES HOJA: ISO A3 (420 X 297)

REFERENCIAS

# ARTEFACTO-TIPO-A1

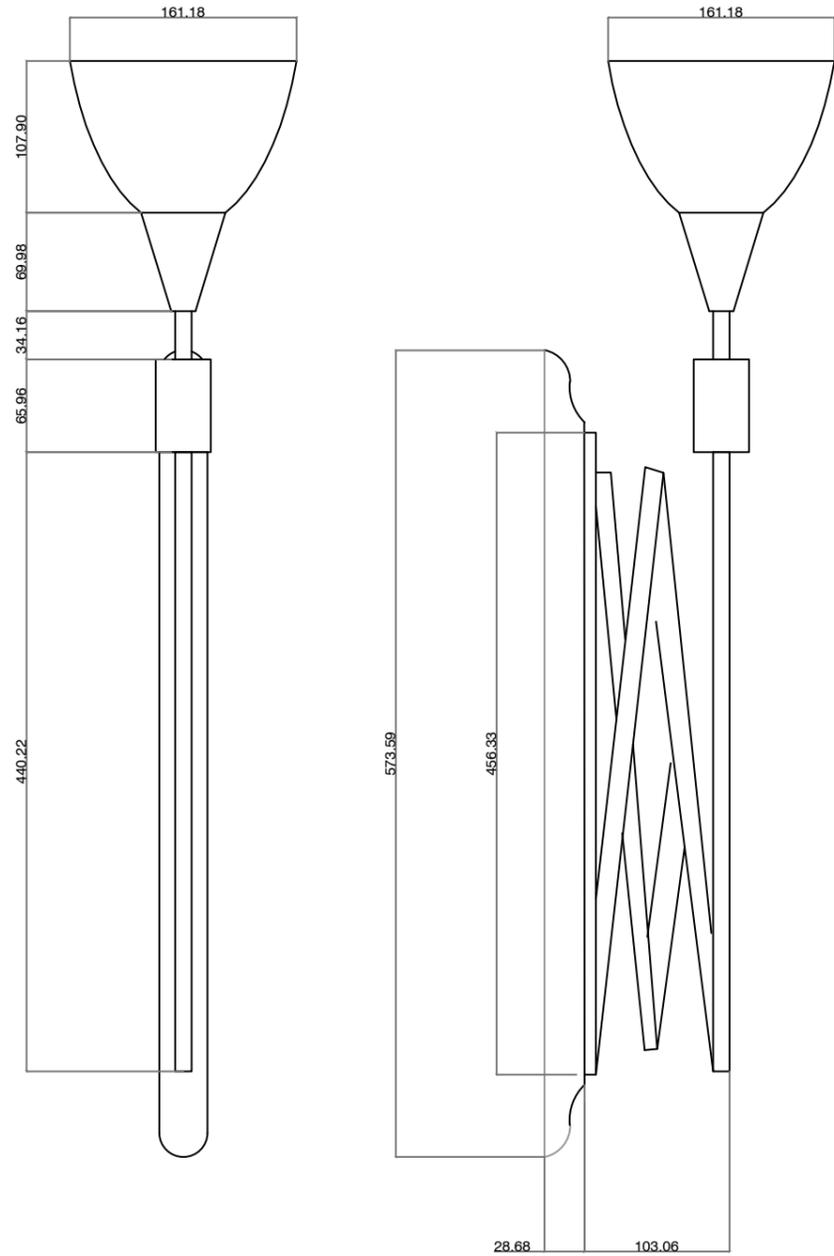

CUERPO : ARTEFACTO TIPO LAMPARA DE ESCRITORIO, REALIZADO EN CHAPA DE HIERRO.-  
 PORTALAMPARA PARA LAMPARAS DE LED.-  
 SOPORTE : SISTEMA TIJERA, REALIZADA EN PLANCHUELA DE HIERRO VINCULADA CON TUBO SEPARADOR , ARANDELAS , BULONERÍA Y TUERCAS DE PASO MILIMETRADO CON TERMINACIÓN BRONCE PLATIL.  
 TERMINACIÓN : ESMALTADA CON PINTURA AL HORNO COLOR NEGRO (EXTERIOR ), Y COLOR BLANCO (INTERIOR ).-  
 (MEDIDAS EXPRESADAS EN MM.-)

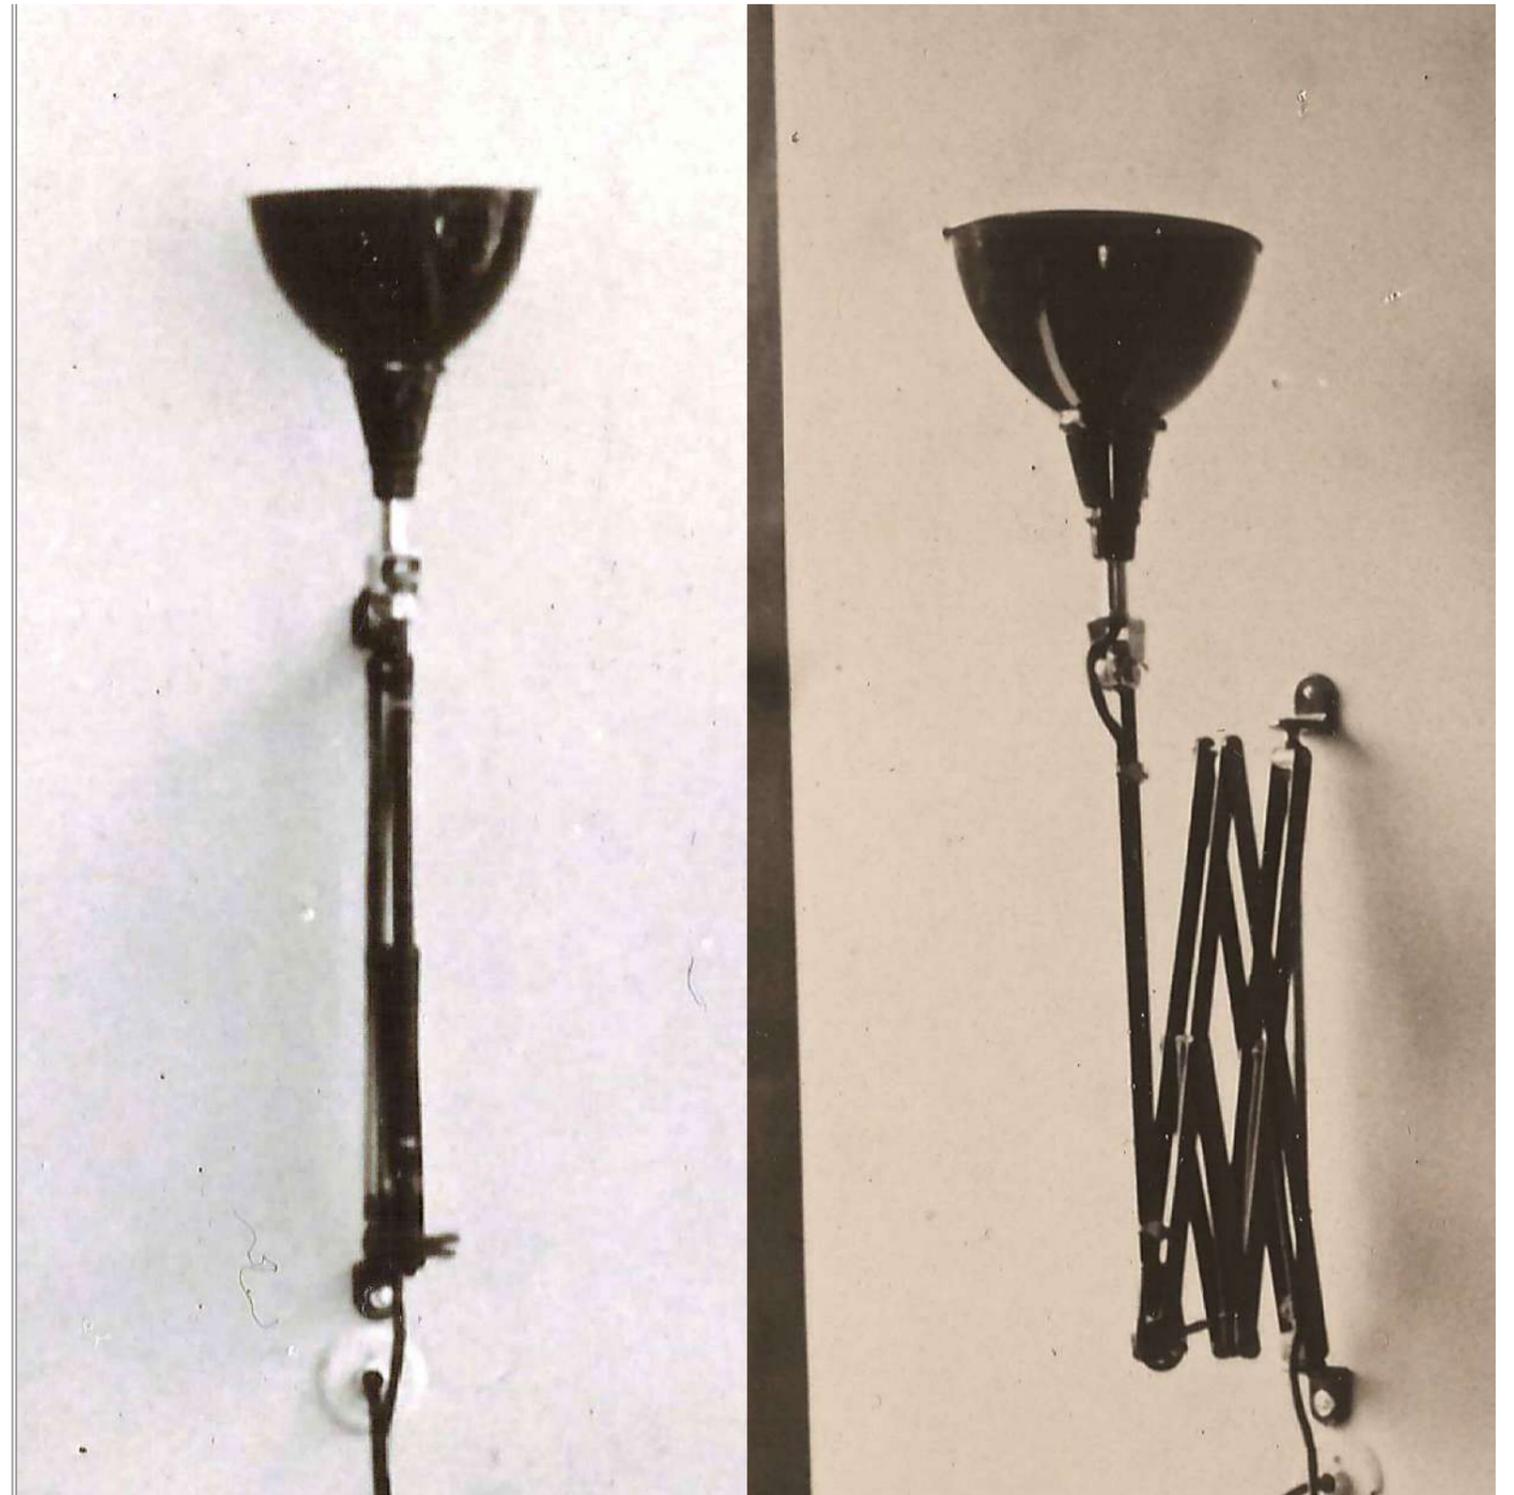

PLANO NO APTO PARA CONSTRUCCION.

EL PRESENTE PLANO ES INDICATIVO. LA CONTRATISTA CONFECCIONARA LOS PLANOS DEFINITIVOS, QUE DEBERAN SER APROBADOS POR LA INSPECCION DE OBRA. EL PLANO PRESENTADO POR LA CONTRATISTA ESTARA EN UN TODO DE ACUERDO CON LA NORMATIVA VIGENTE.  
 TODAS LAS MEDIDAS Y NIVELES SE VERIFICARAN EN OBRA POR EL CONTRATISTA.  
 TODOS LOS DETALLES CONSTRUCTIVOS SERAN COORDINADOS Y COMPATIBILIZADOS EN OBRA.

REVISION	FECHA	DESCRIPCION

Secretaría de Planificación Territorial y Coordinación de Obra Pública  
 Dirección Nacional de Planificación y Diseño de Obra Pública



Beneficiario:

Obra: Casa del Puente/ Casa del Arroyo

Plano: Artefacto de Iluminación - A1

Fecha: Julio 2019


Escala: S/Esc

Revisó:


Plano N°

CP-I.E03

# ARTEFACTO-TIPO-A2

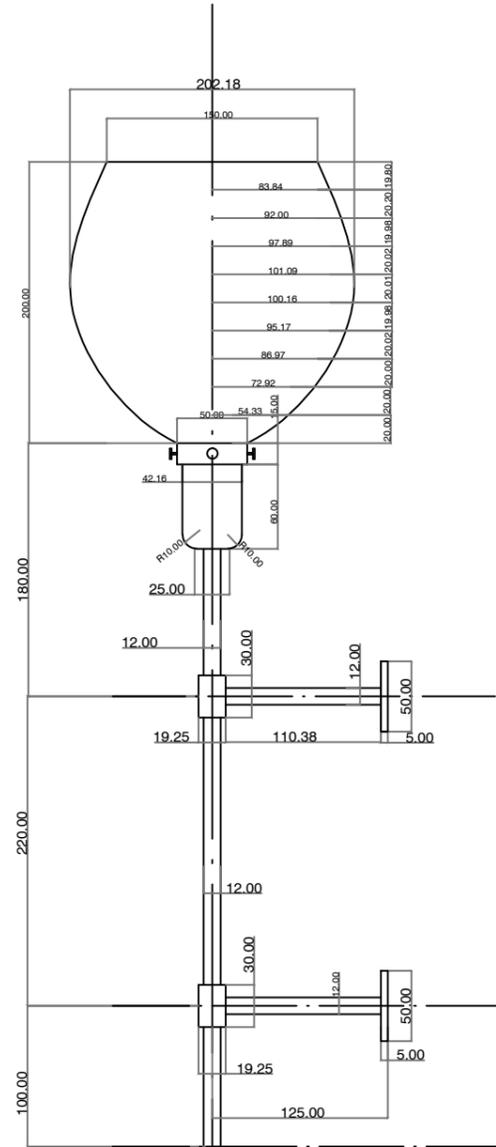

CUERPO : ARTEFACTO REALIZADO EN CHAPA Y CAÑO DE BRONCE .  
 PORTALAMPARA PARA LAMPARAS DE LED.-  
 SOPORTE EN CAÑO DE BRONCE( MENSULA FIJA)CON ROSETON DE BRONCE EN CONTACTO  
 CON EL PLANO DE FIJACIÓN, TORNILLE RÍA DE UNION EN BRONCE.  
 TERMINACIÓN : BRONCE PULIDO ESPEJO, CON APLICACIÓN DE LACA DE PROTECCIÓN.-  
 PANTALLA: TULIPA DE VIDRIO ESMERILADO DE BOCA SEMI CERRADA TIPO GLOBO.-

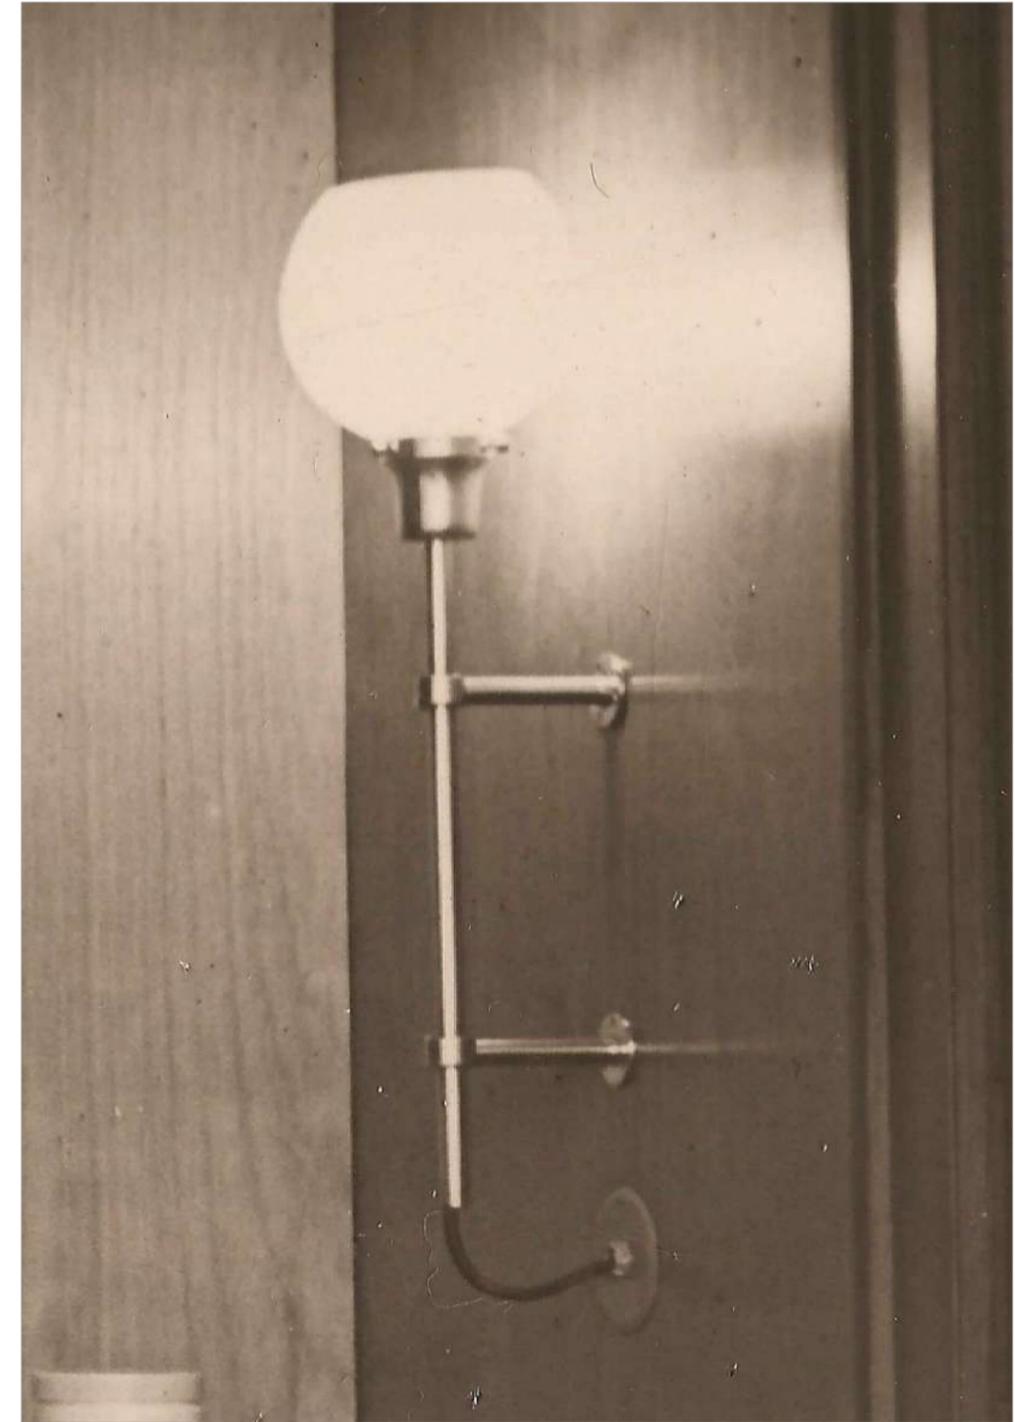

PLANO NO APTO PARA CONSTRUCCION.

EL PRESENTE PLANO ES INDICATIVO. LA CONTRATISTA CONFECCIONARA LOS PLANOS DEFINITIVOS, QUE DEBERAN SER APROBADOS POR LA INSPECCION DE OBRA. EL PLANO PRESENTADO POR LA CONTRATISTA ESTARA EN UN TODO DE ACUERDO CON LA NORMATIVA VIGENTE. TODAS LAS MEDIDAS Y NIVELES SE VERIFICARAN EN OBRA POR EL CONTRATISTA. TODOS LOS DETALLES CONSTRUCTIVOS SERAN COORDINADOS Y COMPATIBILIZADOS EN OBRA.

REVISION	FECHA	DESCRIPCION

Secretaría de Planificación Territorial y Coordinación de Obra Pública  
 Dirección Nacional de Planificación y Diseño de Obra Pública



Beneficiario:

Obra: Casa del Puente/ Casa del Arroyo

Plano: Artefacto de Iluminación - A2

Fecha: Julio 2019


Escala: S/ Esc

Revisó:



Plano N°

CP-I.E04

# ARTEFACTO-TIPO-A3

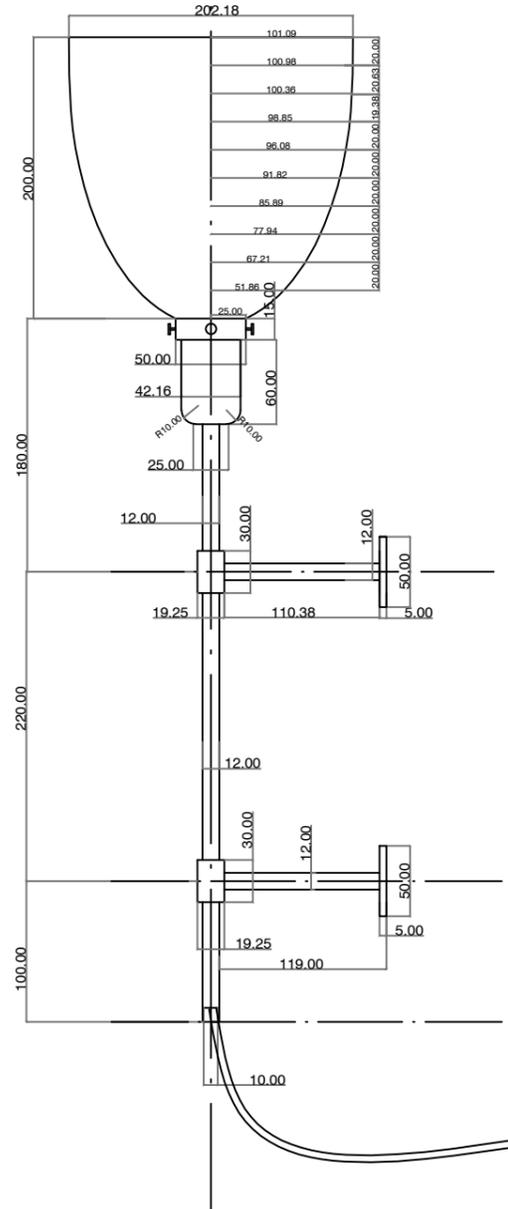

CUERPO : ARTEFACTO REALIZADO EN CHAPA Y CAÑO DE BRONCE .  
 PORTALAMPARA PARA LAMPARAS DE LED.-  
 SOPORTE EN CAÑO DE BRONCE( MENSULA FIJA) CON TORNILLERÍA DE UNION EN BRONCE.  
 TERMINACIÓN : BRONCE PULIDO ESPEJO, CON APLICACIÓN DE LACA DE PROTECCIÓN.-  
 PANTALLA: TULIPA DE VIDRIO ESMERILADO DE BOCA ABIERTA TIPO COPA.-

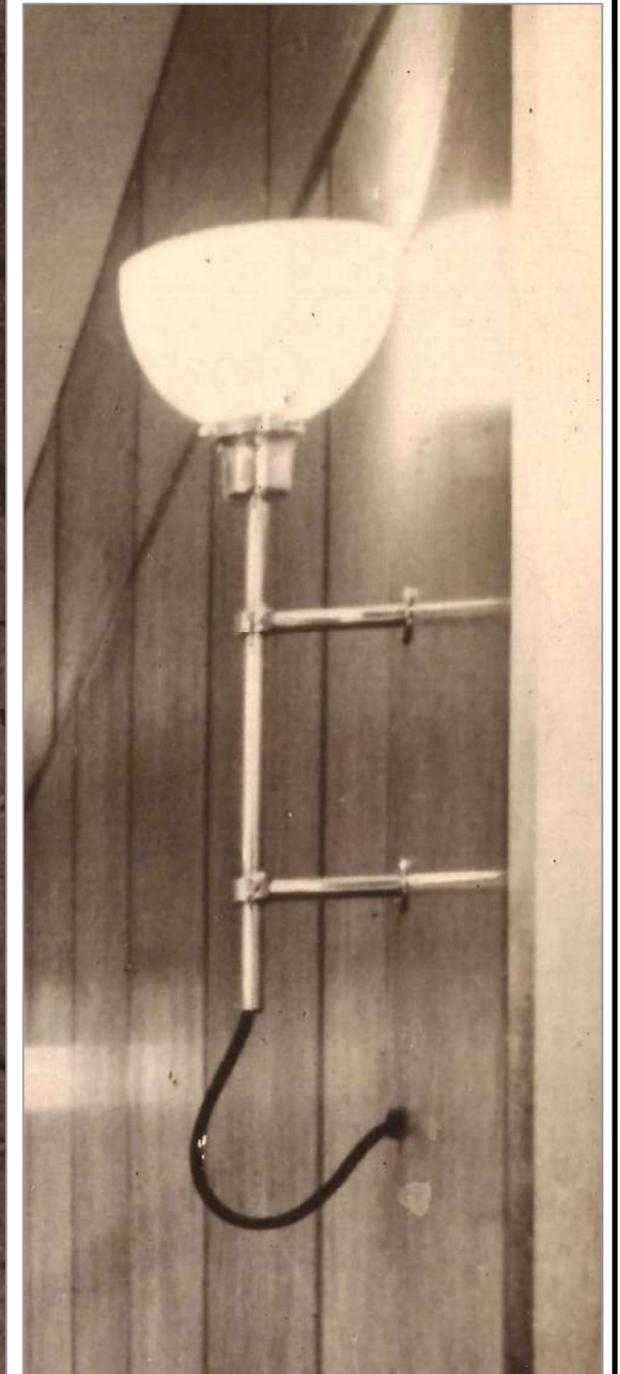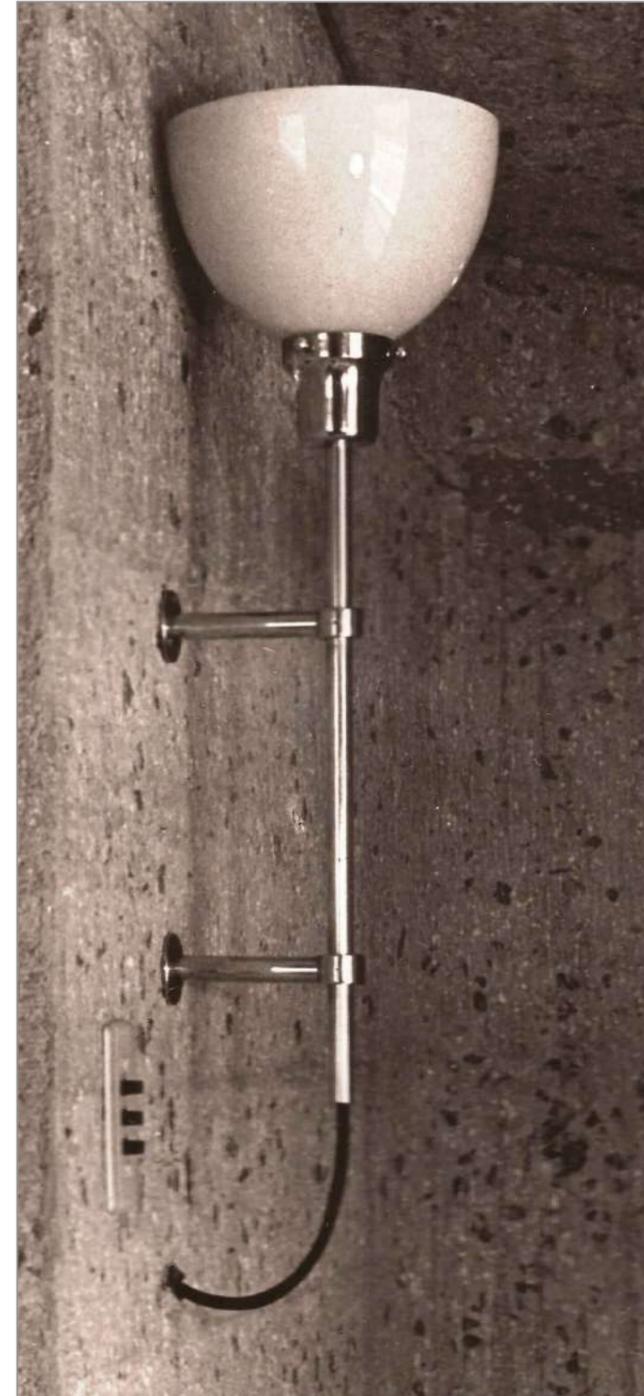

PLANO NO APTO PARA CONSTRUCCION.

EL PRESENTE PLANO ES INDICATIVO. LA CONTRATISTA CONFECCIONARA LOS PLANOS DEFINITIVOS, QUE DEBERAN SER APROBADOS POR LA INSPECCION DE OBRA. EL PLANO PRESENTADO POR LA CONTRATISTA ESTARA EN UN TODO DE ACUERDO CON LA NORMATIVA VIGENTE. TODAS LAS MEDIDAS Y NIVELES SE VERIFICARAN EN OBRA POR EL CONTRATISTA. TODOS LOS DETALLES CONSTRUCTIVOS SERAN COORDINADOS Y COMPATIBILIZADOS EN OBRA.

REVISION	FECHA	DESCRIPCION

Secretaría de Planificación Territorial y Coordinación de Obra Pública  
 Dirección Nacional de Planificación y Diseño de Obra Pública



Beneficiario:

Obra: Casa del Puente/ Casa del Arroyo

Plano: Artefacto de Iluminación - A3

Fecha: Julio 2019



Escala: S/ Esc

Revisó:

Plano N°

CP-I.E05

ARTEFACTO-TIPO-A4

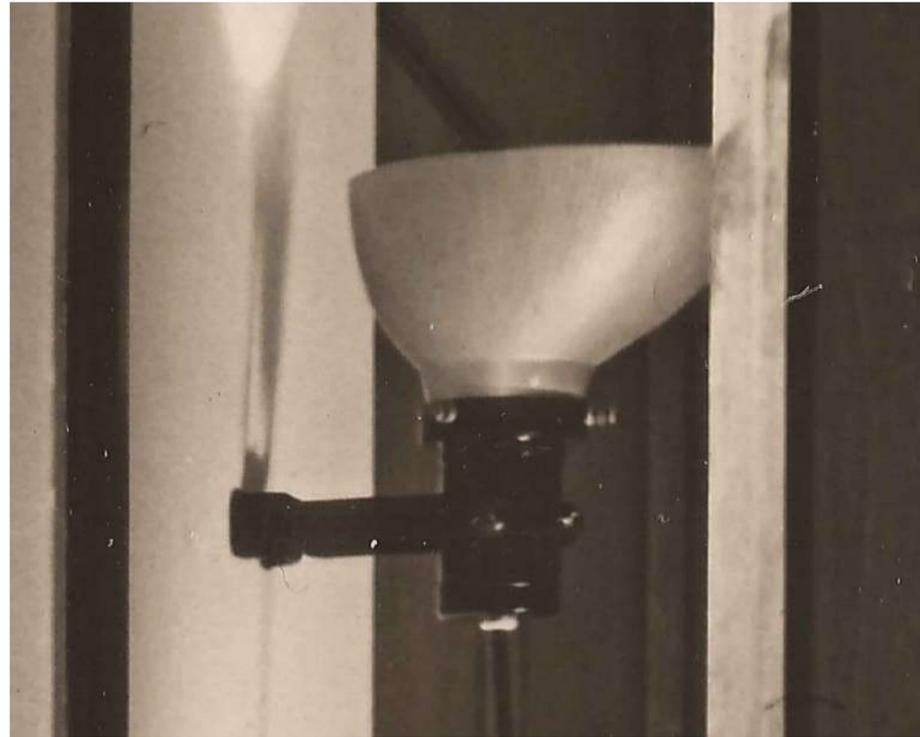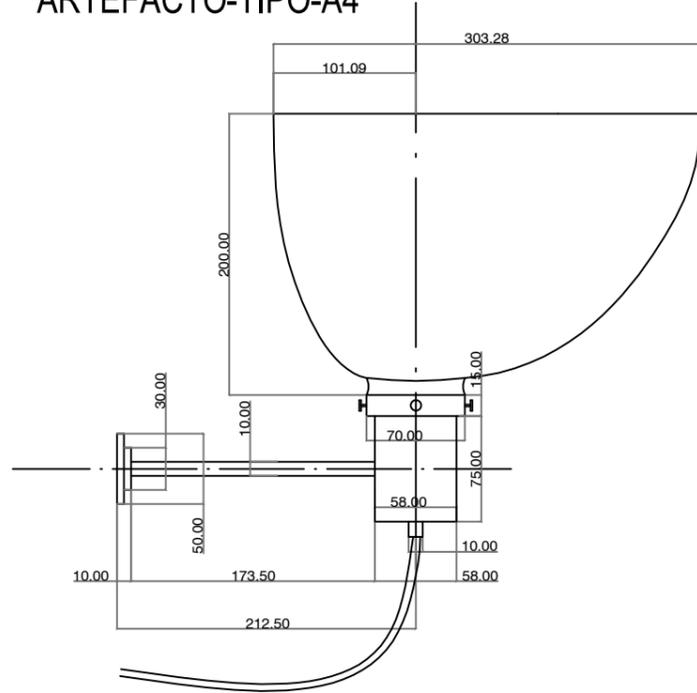

CUERPO : ARTEFACTO REALIZADO EN CHAPA DE HIERRO .  
 PORTALAMPARA PARA LAMPARAS DE LED.-  
 SOPORTE METÁLICO ( MENSULA FIJA)CON  
 TERMINACIÓN ESMALTADA CON PINTURA AL HORNO  
 COLOR NEGRO.-  
 PANTALLA: TULIPA DE VIDRIO ESMERILADO.-

ARTEFACTO-TIPO-A5



PLANTA




VISTA LATERAL



VISTA FRONTAL

CUERPO : ARTEFACTO REALIZADO EN CHAPA DE BRONCE.  
 PORTALAMPARA PARA LAMPARAS DE BAJO CONSUMO.-  
 TULIPA DE VIDRIO ESMERILADO.-  
 TERMINACIÓN, PULIDO Y CON LACA DE PROTECCIÓN.-


ARTEFACTO-TIPO-A6

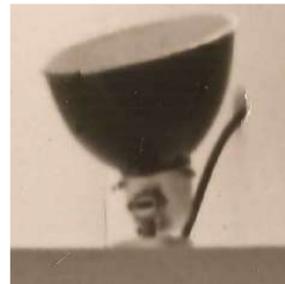

PLANTA




VISTA LATERAL

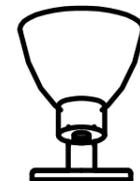

VISTA FRONTAL

CUERPO : ARTEFACTO REALIZADO EN CHAPA DE HIERRO .  
 PORTALAMPARA PARA LAMPARAS DE LED  
 SOPORTE METÁLICO ARTICULADO PARA PODER ORIENTARLO EN  
 POSICIÓN VARIABLE, DE BASE CIRCULAR DE CHAPA DE HIERRO.  
 PANTALLA Y BASE ESMALTADA CON PINTURA AL HORNO COLOR  
 NEGRO(EXTERIOR) Y COLOR BLANCO ( INTERIOR ).-

ARTEFACTO-TIPO-A7

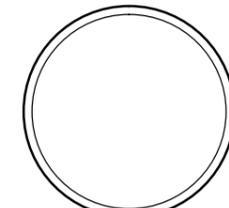

PLANTA



VISTA FRONTAL

CUERPO : ARTEFACTO REALIZADO EN CHAPA DE HIERRO Ø 25CM.-  
 ESMALTADA CON PINTURA AL HORNO COLOR NEGRO.-  
 LAMPARAS: DE BAJO CONSUMO.-  
 TULIPA: DE VIDRIO ESMERILADO.-

PLANO NO APTO PARA CONSTRUCCION.

EL PRESENTE PLANO ES INDICATIVO. LA CONTRATISTA CONFECCIONARA LOS PLANOS DEFINITIVOS, QUE DEBERAN SER APROBADOS POR LA INSPECCION DE OBRA. EL PLANO PRESENTADO POR LA CONTRATISTA ESTARA EN UN TODO DE ACUERDO CON LA NORMATIVA VIGENTE.  
 TODAS LAS MEDIDAS Y NIVELES SE VERIFICARAN EN OBRA POR EL CONTRATISTA.  
 TODOS LOS DETALLES CONSTRUCTIVOS SERAN COORDINADOS Y COMPATIBILIZADOS EN OBRA.

REVISION	FECHA	DESCRIPCION

Secretaría de Planificación Territorial y Coordinación de Obra Pública  
 Dirección Nacional de Planificación y Diseño de Obra Pública




Beneficiario:

Obra: Casa del Puente/ Casa del Arroyo  
 Plano: Artefacto de Iluminación - A4 A5 A6 A7

Fecha: Julio 2019 Escala: S/Esc Revisó:

Plano N°  
 CP-I.E06

REFERENCIAS INSTALACION	
	SENSOR DE MOVIMIENTO
	TECLADO SISTEMA DE INTRUSION
	PANEL DE INTRUSION
	SIRENA CON ESTROBO EXTERIOR
	PULSADOR DE TIMBRE SERVICIO
	TIMBRE TIPO CAMPANILLA 220/12 Vca
	DETECTOR FOTOELÉCTRICO ANALÓGICO DIRECCIONAL
	DETECTOR TÉRMICO ANALÓGICO DIRECCIONAL
	SIRENA BITONAL CON LUZ ESTROBOSCÓPICA
	PANEL DE DETECCIÓN DE INCENDIO
	TELÉFONO (MÓDULO 4 PIN RJ11)

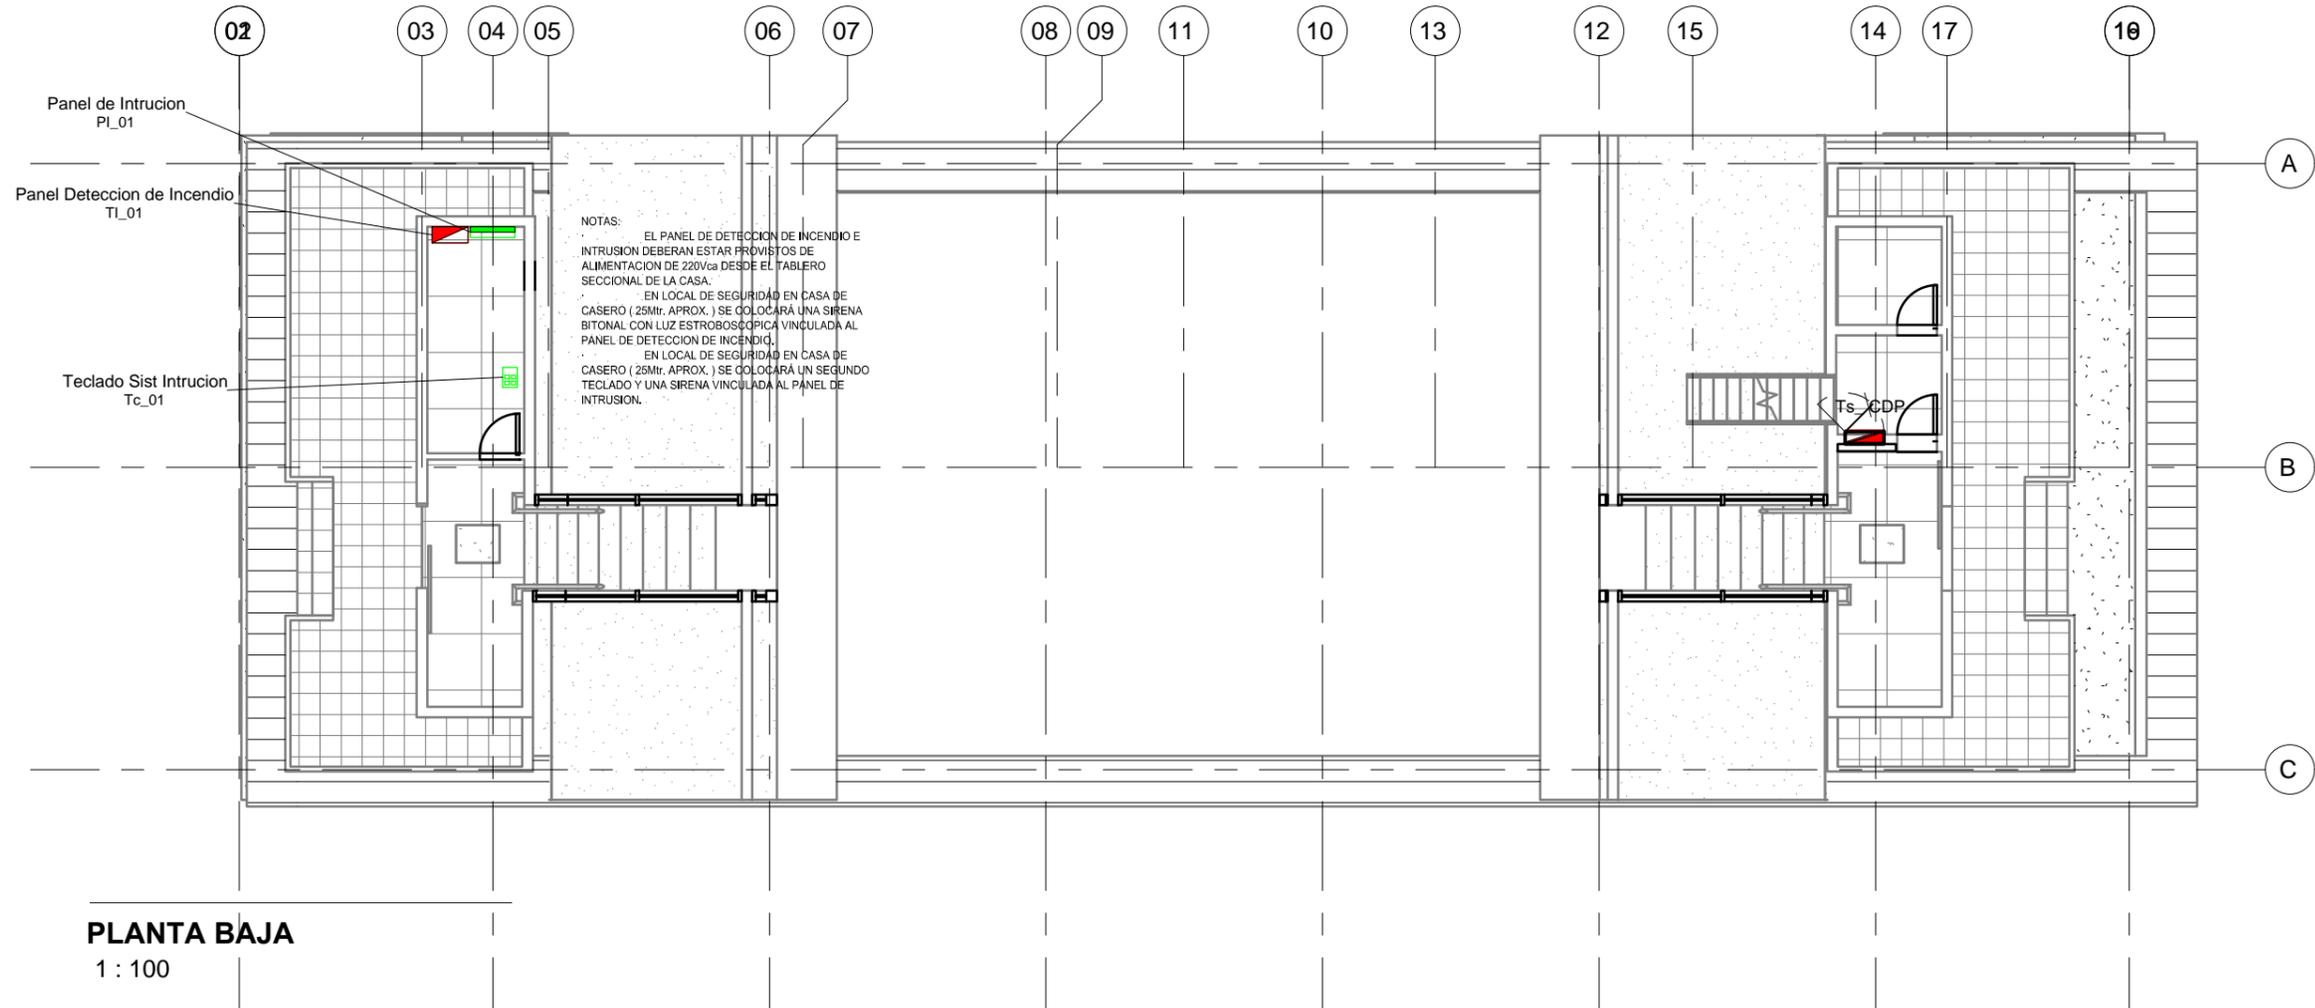

NOTAS:  
 EL PANEL DE DETECCIÓN DE INCENDIO E INTRUSION DEBERAN ESTAR PROVISTOS DE ALIMENTACION DE 220Vca DESDE EL TABLERO SECCIONAL DE LA CASA.  
 EN LOCAL DE SEGURIDAD EN CASA DE CASERO (25Mr. APROX.) SE COLOCARÁ UNA SIRENA BITONAL CON LUZ ESTROBOSCÓPICA VINCULADA AL PANEL DE DETECCION DE INCENDIO.  
 EN LOCAL DE SEGURIDAD EN CASA DE CASERO (25Mr. APROX.) SE COLOCARÁ UN SEGUNDO TECLADO Y UNA SIRENA VINCULADA AL PANEL DE INTRUSION.

**PLANTA BAJA**  
1 : 100

PLANO NO APTO PARA CONSTRUCCION.

EL PRESENTE PLANO ES INDICATIVO. LA CONTRATISTA CONFECCIONARA LOS PLANOS DEFINITIVOS, QUE DEBERAN SER APROBADOS POR LA INSPECCION DE OBRA. EL PLANO PRESENTADO POR LA CONTRATISTA ESTARA EN UN TODO DE ACUERDO CON LA NORMATIVA VIGENTE.  
 TODAS LAS MEDIDAS Y NIVELES SE VERIFICARAN EN OBRA POR EL CONTRATISTA.  
 TODOS LOS DETALLES CONSTRUCTIVOS SERAN COORDINADOS Y COMPATIBILIZADOS EN OBRA.

REVISION	FECHA	DESCRIPCION

Secretaría de Planificación Territorial y Coordinación de Obra Pública  
 Dirección Nacional de Planificación y Diseño de Obra Pública



Beneficiario:

Obra: Casa del Puente/ Casa del Arroyo  
 Plano: Planta Baja - Incendio y Corrientes Débiles  
 Fecha: Julio 2019    Escala:    Revisó:


Plano N°  
CP-I.101

DIMENSIONES HOJA: ISO A3 (420 X 297)

REFERENCIAS

REFERENCIAS  
INSTALACION

	SENSOR DE MOVIMIENTO
	TECLADO SISTEMA DE INTRUSION
	PANEL DE INTRUSION
	SIRENA CON ESTROBO EXTERIOR
	PULSADOR DE TIMBRE SERVICIO
	TIMBRE TIPO CAMPANILLA 220 12 Vca
	DETECTOR FOTOELECTRICO ANALOGICO DIRECCIONABLE
	DETECTOR TERMICO ANALOGICO DIRECCIONABLE
	SIRENA BITONAL CON LUZ ESTROBOSCOPICA
	PANEL DE DETECCION DE INCENDIO
	TELEFONIA (MÓDULO 4 PIN RJ11)

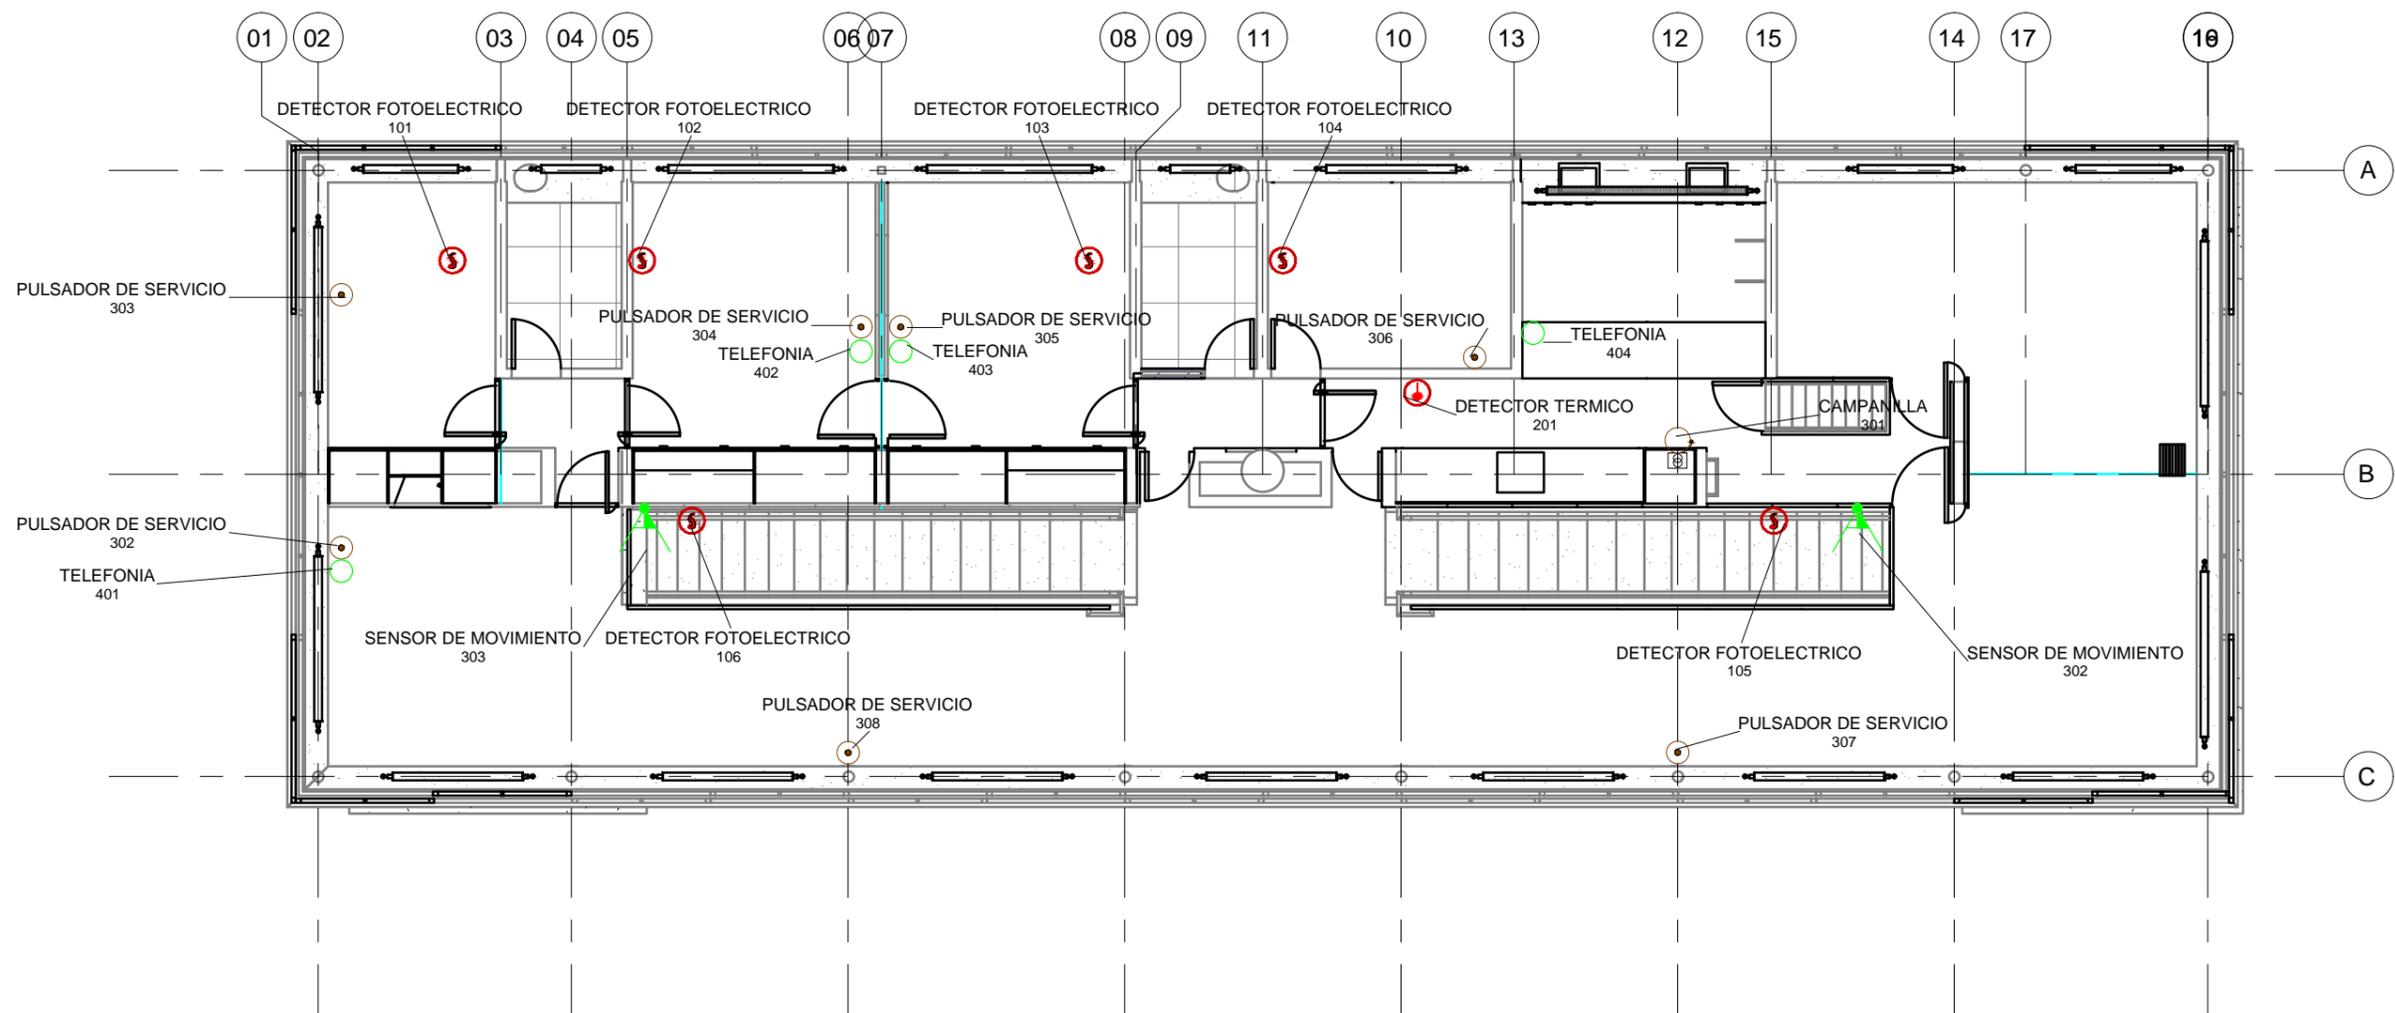

PLANTA 1º PISO  
1 : 100

PLANO NO APTO PARA CONSTRUCCION.

EL PRESENTE PLANO ES INDICATIVO. LA CONTRATISTA CONFECCIONARA LOS PLANOS DEFINITIVOS, QUE DEBERAN SER APROBADOS POR LA INSPECCION DE OBRA. EL PLANO PRESENTADO POR LA CONTRATISTA ESTARA EN UN TODO DE ACUERDO CON LA NORMATIVA VIGENTE. TODAS LAS MEDIDAS Y NIVELES SE VERIFICARAN EN OBRA POR EL CONTRATISTA. TODOS LOS DETALLES CONSTRUCTIVOS SERAN COORDINADOS Y COMPATIBILIZADOS EN OBRA.

REVISION	FECHA	DESCRIPCION

Secretaría de Planificación Territorial y Coordinación de Obra Pública  
Dirección Nacional de Planificación y Diseño de Obra Pública



Beneficiario:

Obra: Casa del Puente/ Casa del Arroyo  
Plano: Planta 1er Piso - Incendio y Corrientes Débiles

Fecha: Julio 2019      Escala:      Revisó:

Plano N°  
CP-1.102

DIMENSIONES HOJA: ISO A3 (420 X 297)

REFERENCIAS


REFERENCIAS  
CASES

GRAFICAS

GAS NATURAL -GN-

ANOTACIONES

(M00)<sup>11</sup> Subíndice  
N° Montante  
Abreviatura de sistema Tipo de sistema  
It Material  
Diámetro Diámetro  
S' Sube  
B' Baja  
LL' Llega

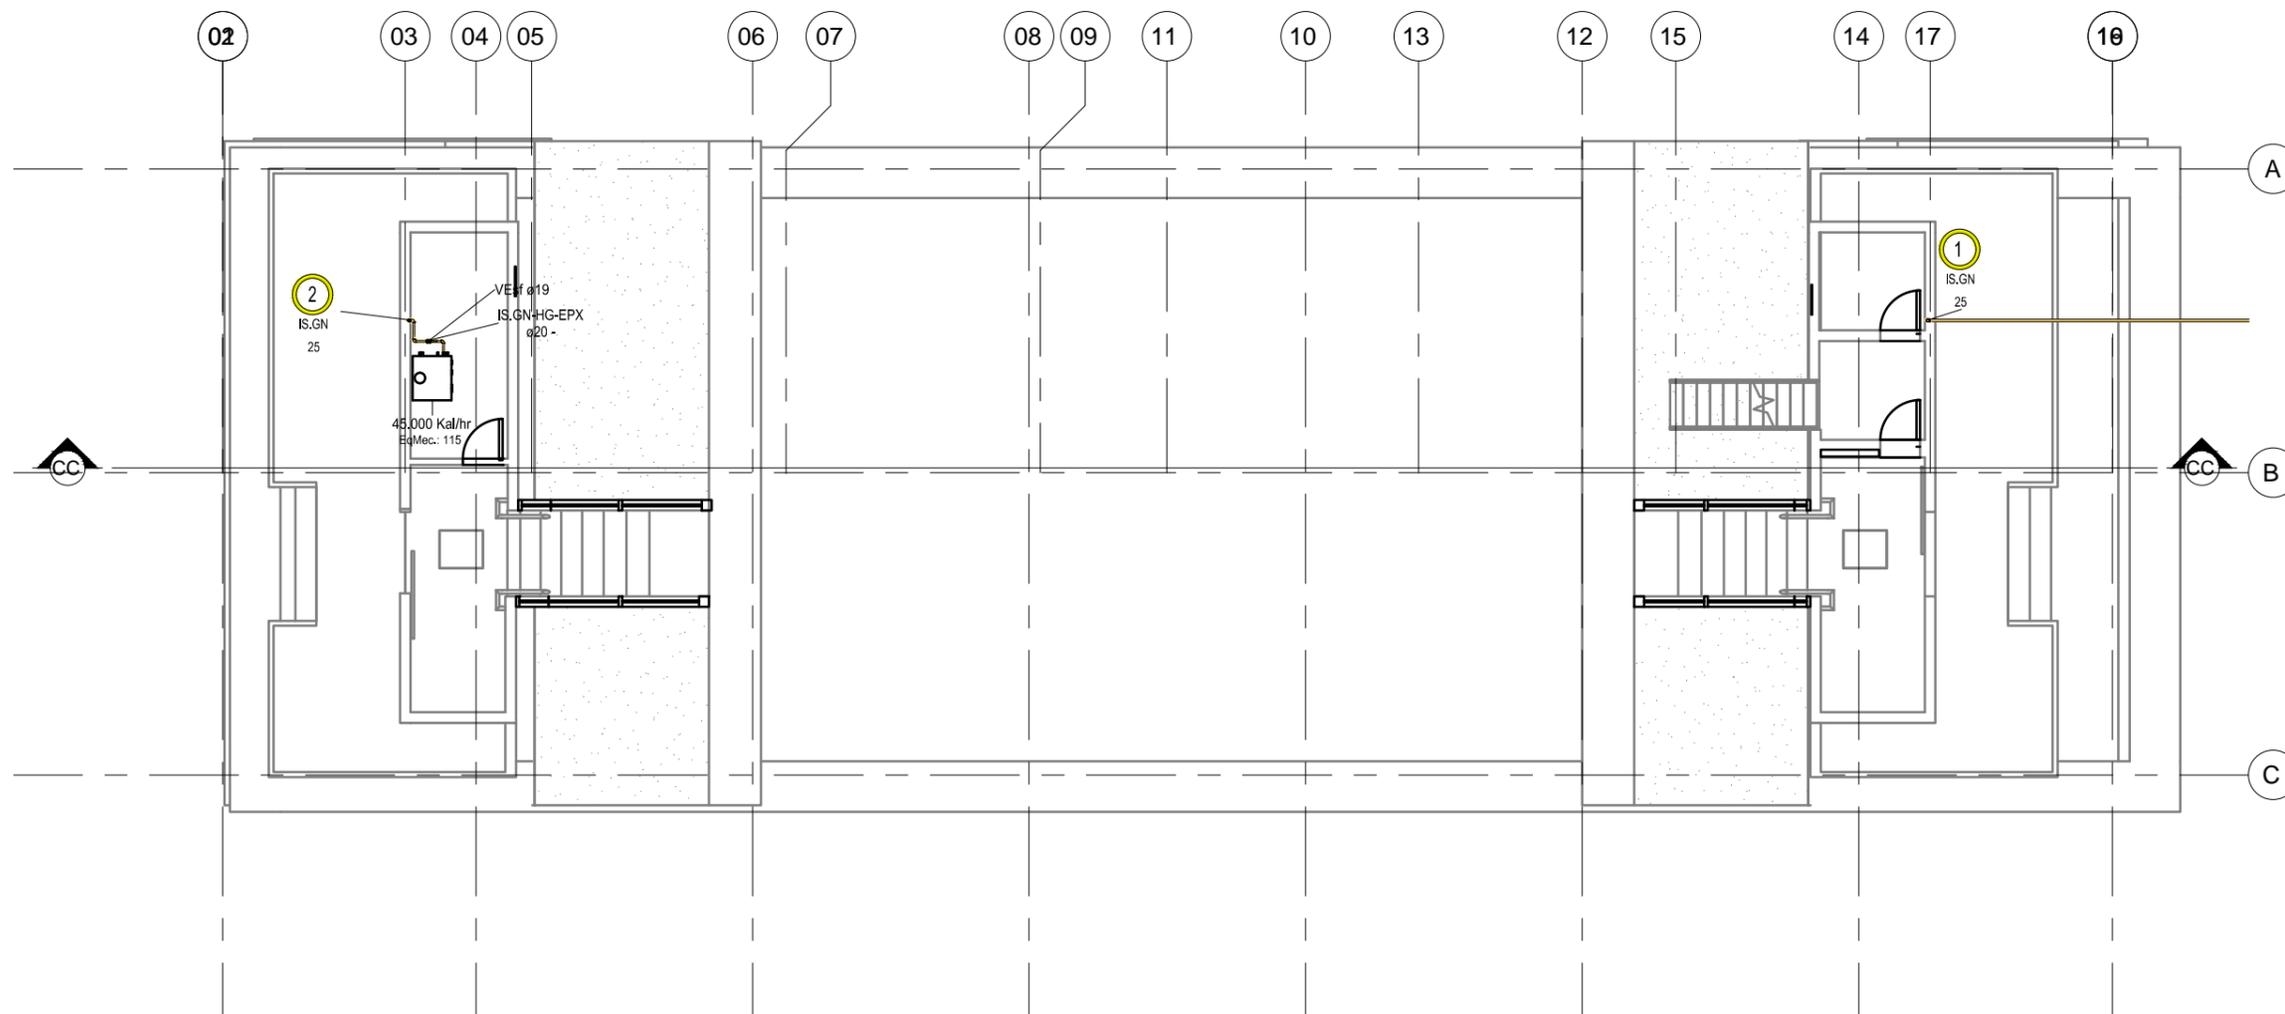

**PLANTA BAJA - CENTRAL**  
1 : 100

PLANO NO APTO PARA CONSTRUCCION.

EL PRESENTE PLANO ES INDICATIVO. LA CONTRATISTA CONFECCIONARA LOS PLANOS DEFINITIVOS, QUE DEBERAN SER APROBADOS POR LA INSPECCION DE OBRA. EL PLANO PRESENTADO POR LA CONTRATISTA ESTARA EN UN TODO DE ACUERDO CON LA NORMATIVA VIGENTE. TODAS LAS MEDIDAS Y NIVELES SE VERIFICARAN EN OBRA POR EL CONTRATISTA. TODOS LOS DETALLES CONSTRUCTIVOS SERAN COORDINADOS Y COMPATIBILIZADOS EN OBRA.

REVISION	FECHA	DESCRIPCION

Secretaría de Planificación Territorial y Coordinación de Obra Pública  
Dirección Nacional de Planificación y Diseño de Obra Pública



Beneficiario:

Obra: Casa del Puente/ Casa del Arroyo

Plano: Planta Baja - Distribución de Gas

Fecha: Julio 2019

Escala:


Revisó:

Plano N°

CP-1.GS01

DIMENSIONES HOJA: ISO A3 (420 X 297)

REFERENCIAS

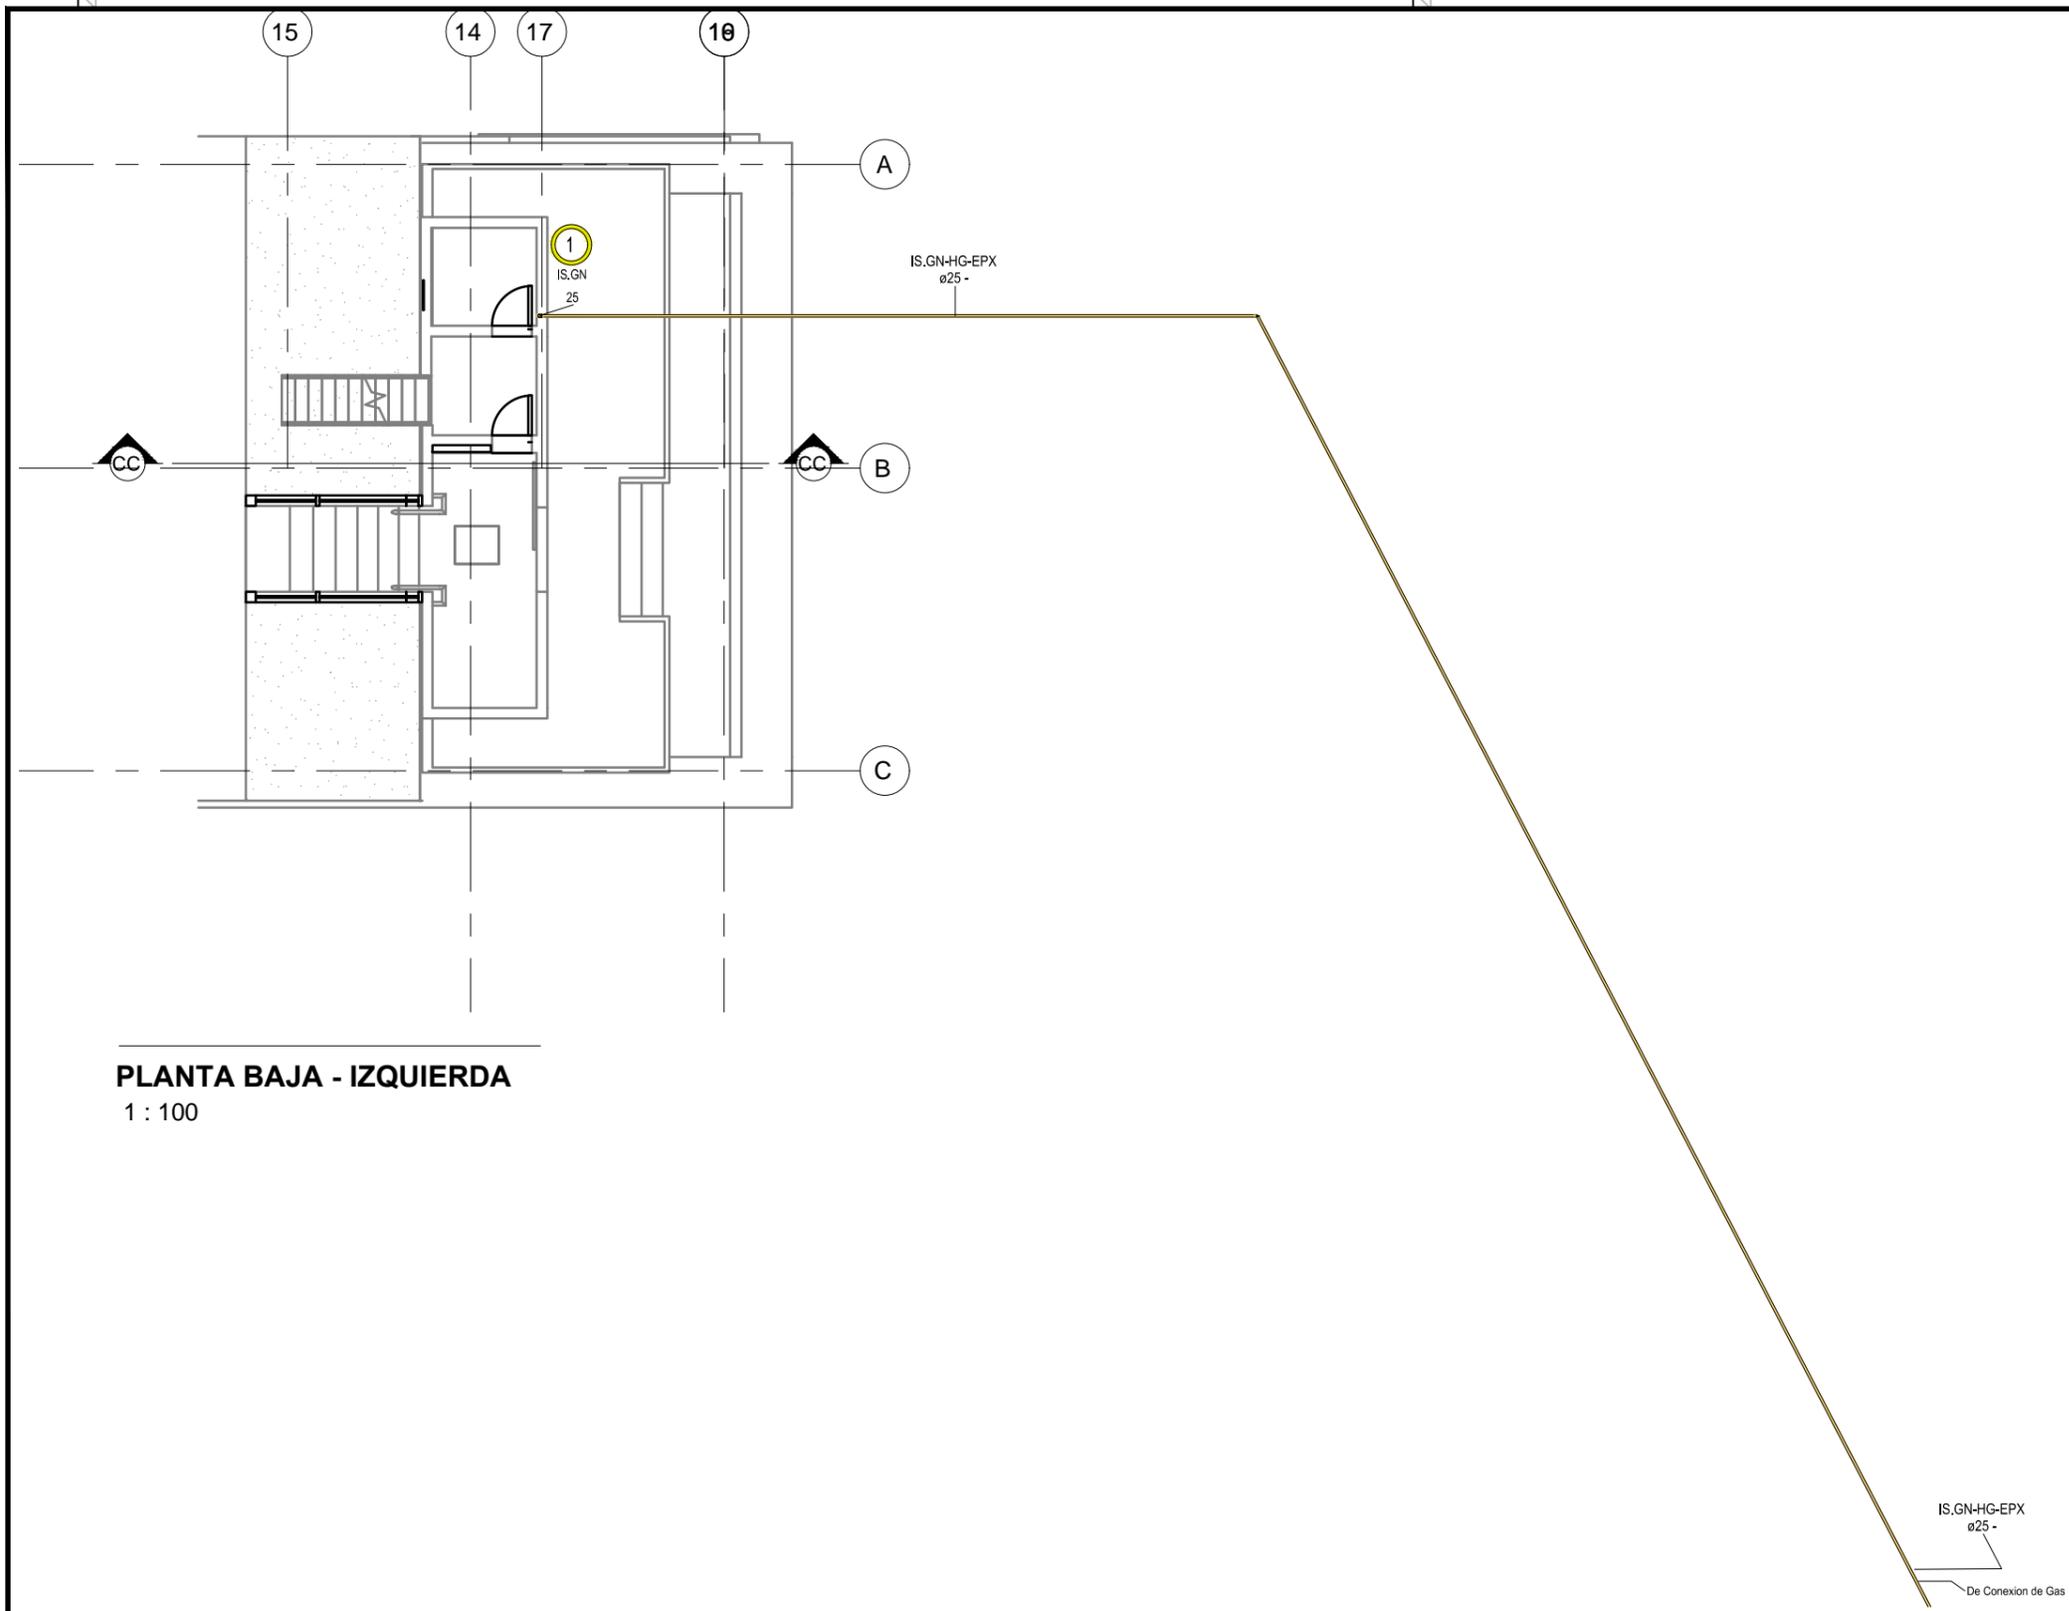

**PLANTA BAJA - IZQUIERDA**  
1 : 100

**PLANO NO APTO PARA CONSTRUCCION.**

EL PRESENTE PLANO ES INDICATIVO. LA CONTRATISTA CONFECCIONARA LOS PLANOS DEFINITIVOS, QUE DEBERAN SER APROBADOS POR LA INSPECCION DE OBRA. EL PLANO PRESENTADO POR LA CONTRATISTA ESTARA EN UN TODO DE ACUERDO CON LA NORMATIVA VIGENTE.  
TODAS LAS MEDIDAS Y NIVELES SE VERIFICARAN EN OBRA POR EL CONTRATISTA.  
TODOS LOS DETALLES CONSTRUCTIVOS SERAN COORDINADOS Y COMPATIBILIZADOS EN OBRA.

REVISION	FECHA	DESCRIPCION

Secretaría de Planificación Territorial y Coordinación de Obra Pública  
Dirección Nacional de Planificación y Diseño de Obra Pública



Beneficiario:

Obra: Casa del Puente/ Casa del Arroyo

Plano: Planta Baja - Distribución de Gas

Fecha: Julio 2019

Escala:


Revisó:

Plano N°

CP-1.GS02

DIMENSIONES HOJA: ISO A3 (420 X 297)

REFERENCIAS

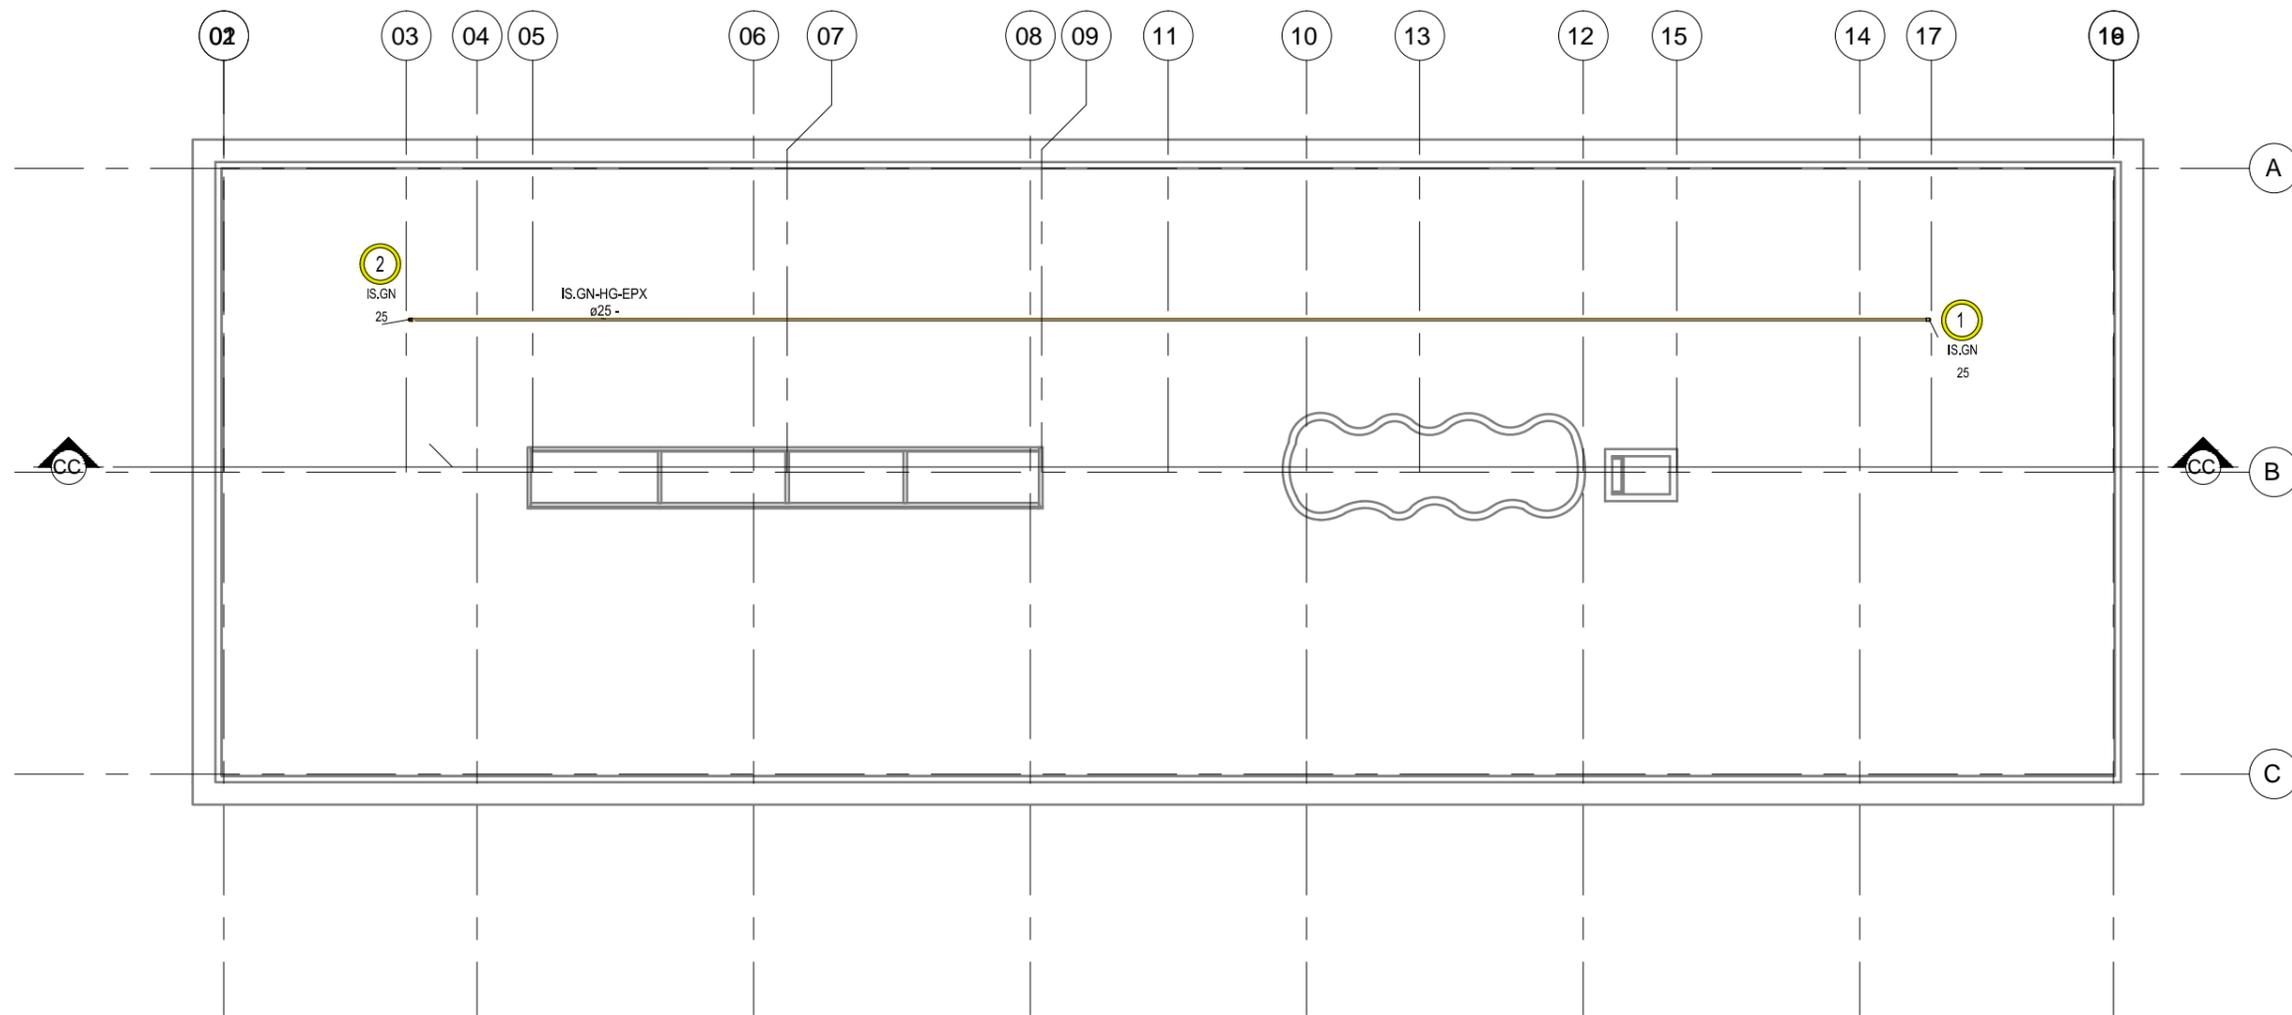

**PLANTA TERRAZA**

1 : 100

**PLANO NO APTO PARA CONSTRUCCION.**

EL PRESENTE PLANO ES INDICATIVO. LA CONTRATISTA CONFECCIONARA LOS PLANOS DEFINITIVOS, QUE DEBERAN SER APROBADOS POR LA INSPECCION DE OBRA. EL PLANO PRESENTADO POR LA CONTRATISTA ESTARA EN UN TODO DE ACUERDO CON LA NORMATIVA VIGENTE. TODAS LAS MEDIDAS Y NIVELES SE VERIFICARAN EN OBRA POR EL CONTRATISTA. TODOS LOS DETALLES CONSTRUCTIVOS SERAN COORDINADOS Y COMPATIBILIZADOS EN OBRA.

REVISION	FECHA	DESCRIPCION

Secretaría de Planificación Territorial y Coordinación de Obra Pública  
Dirección Nacional de Planificación y Diseño de Obra Pública



Beneficiario:

Obra: Casa del Puente/ Casa del Arroyo

Plano: Terraza - Distribución de Gas

Fecha: Julio 2019

Escala:

Revisó:

Plano N°

CP-I.GS03

DIMENSIONES HOJA: ISO A3 (420 X 297)

REFERENCIAS

REFERENCIAS GASES


GRAFICAS

GAS NATURAL -GN-

ANOTACIONES

(M00)<sup>ii</sup>  
 Abreviatura de sistema  
 Diámetro  
 Tipo de sistema  
 Material  
 Diámetro

S' Sube  
 B' Baja  
 LL' Llega

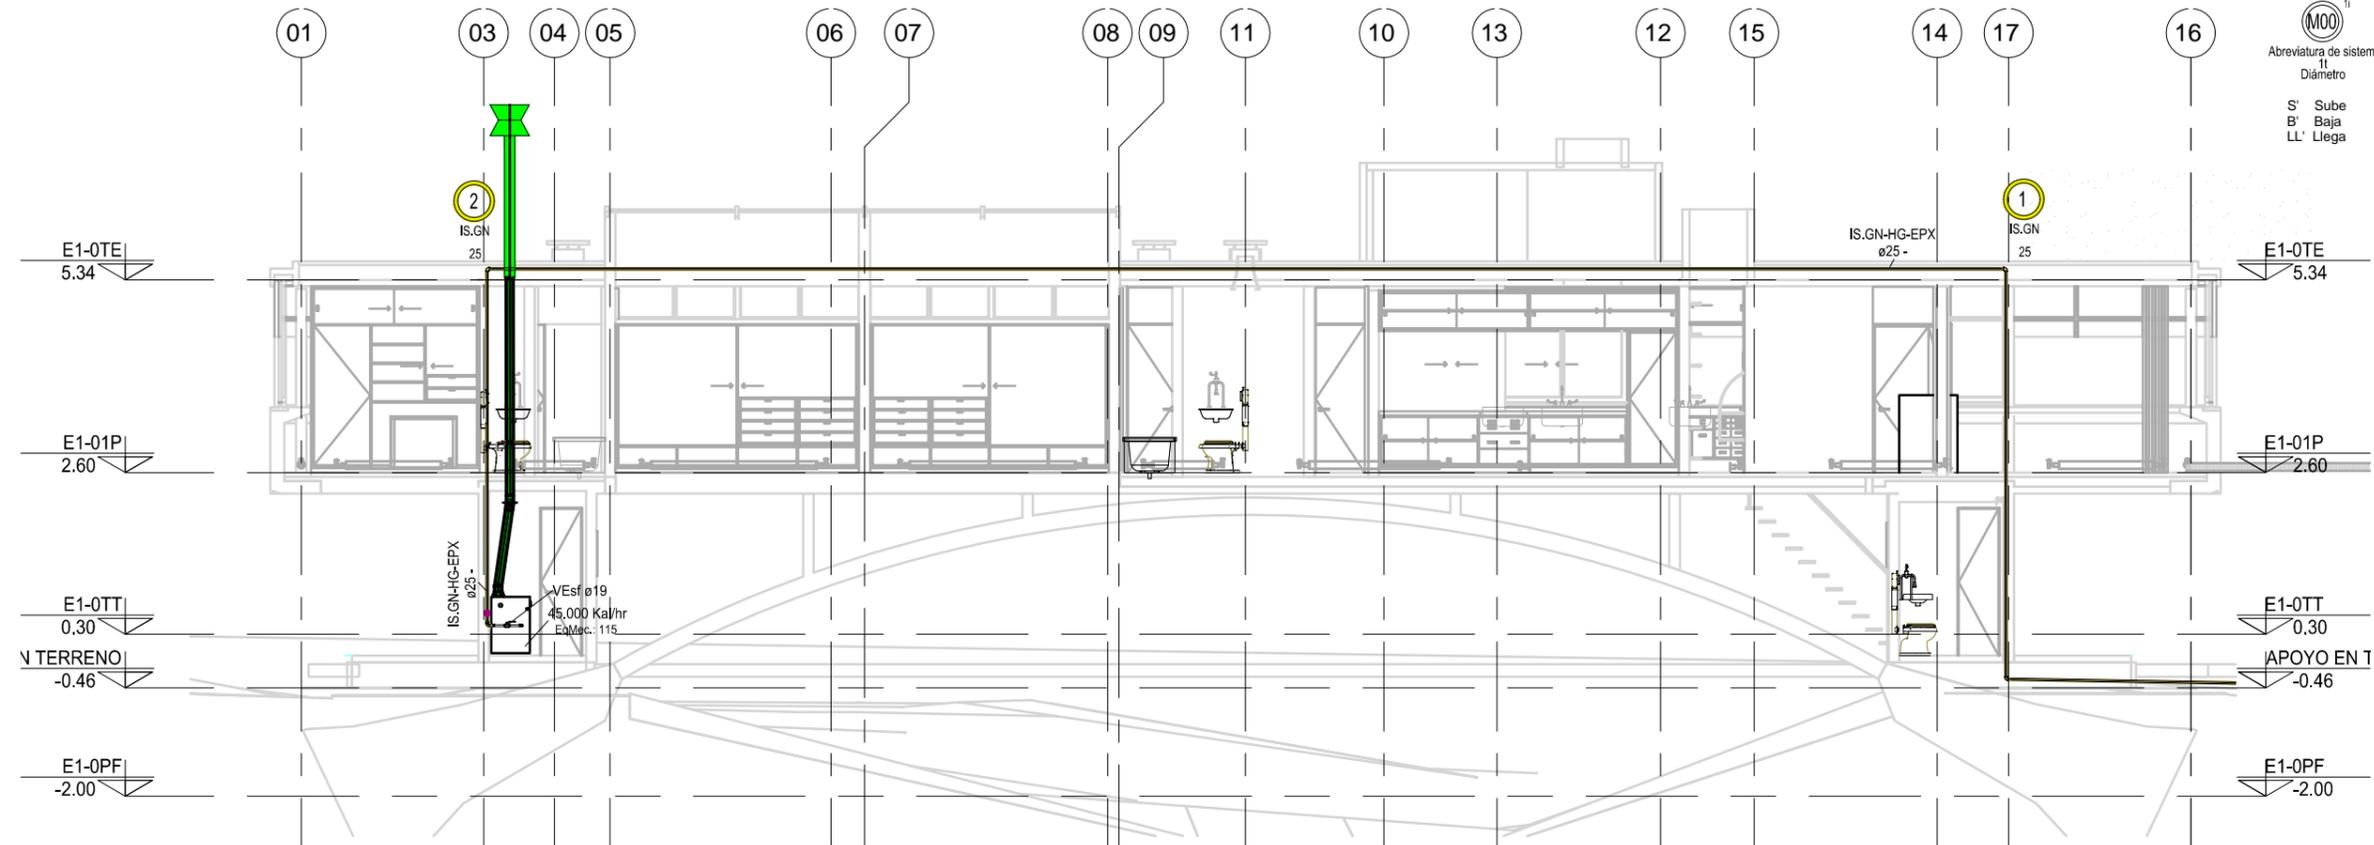

**CORTE LONGITUDINAL**  
 1 : 100

PLANO NO APTO PARA CONSTRUCCION.

EL PRESENTE PLANO ES INDICATIVO. LA CONTRATISTA CONFECCIONARA LOS PLANOS DEFINITIVOS, QUE DEBERAN SER APROBADOS POR LA INSPECCION DE OBRA. EL PLANO PRESENTADO POR LA CONTRATISTA ESTARA EN UN TODO DE ACUERDO CON LA NORMATIVA VIGENTE. TODAS LAS MEDIDAS Y NIVELES SE VERIFICARAN EN OBRA POR EL CONTRATISTA. TODOS LOS DETALLES CONSTRUCTIVOS SERAN COORDINADOS Y COMPATIBILIZADOS EN OBRA.

REVISION	FECHA	DESCRIPCION

Secretaría de Planificación Territorial y Coordinación de Obra Pública  
 Dirección Nacional de Planificación y Diseño de Obra Pública



Beneficiario:

Obra: Casa del Puente/ Casa del Arroyo  
 Plano: Corte - Distribución de Gas  
 Fecha: Julio 2019 Escala: Revisó:

Plano N°  
 CP-I.GS04

DIMENSIONES HOJA: ISO A3 (420 X 297)

REFERENCIAS


REFERENCIAS  
GASES

GRAFICAS

GAS NATURAL -GN-

ANOTACIONES

 Subíndice  
 N° Montante  
 Abreviatura de sistema  
 Tipo de sistema  
 Diámetro Material  
 Diámetro  
 S' Sube  
 B' Baja  
 LL' Llega

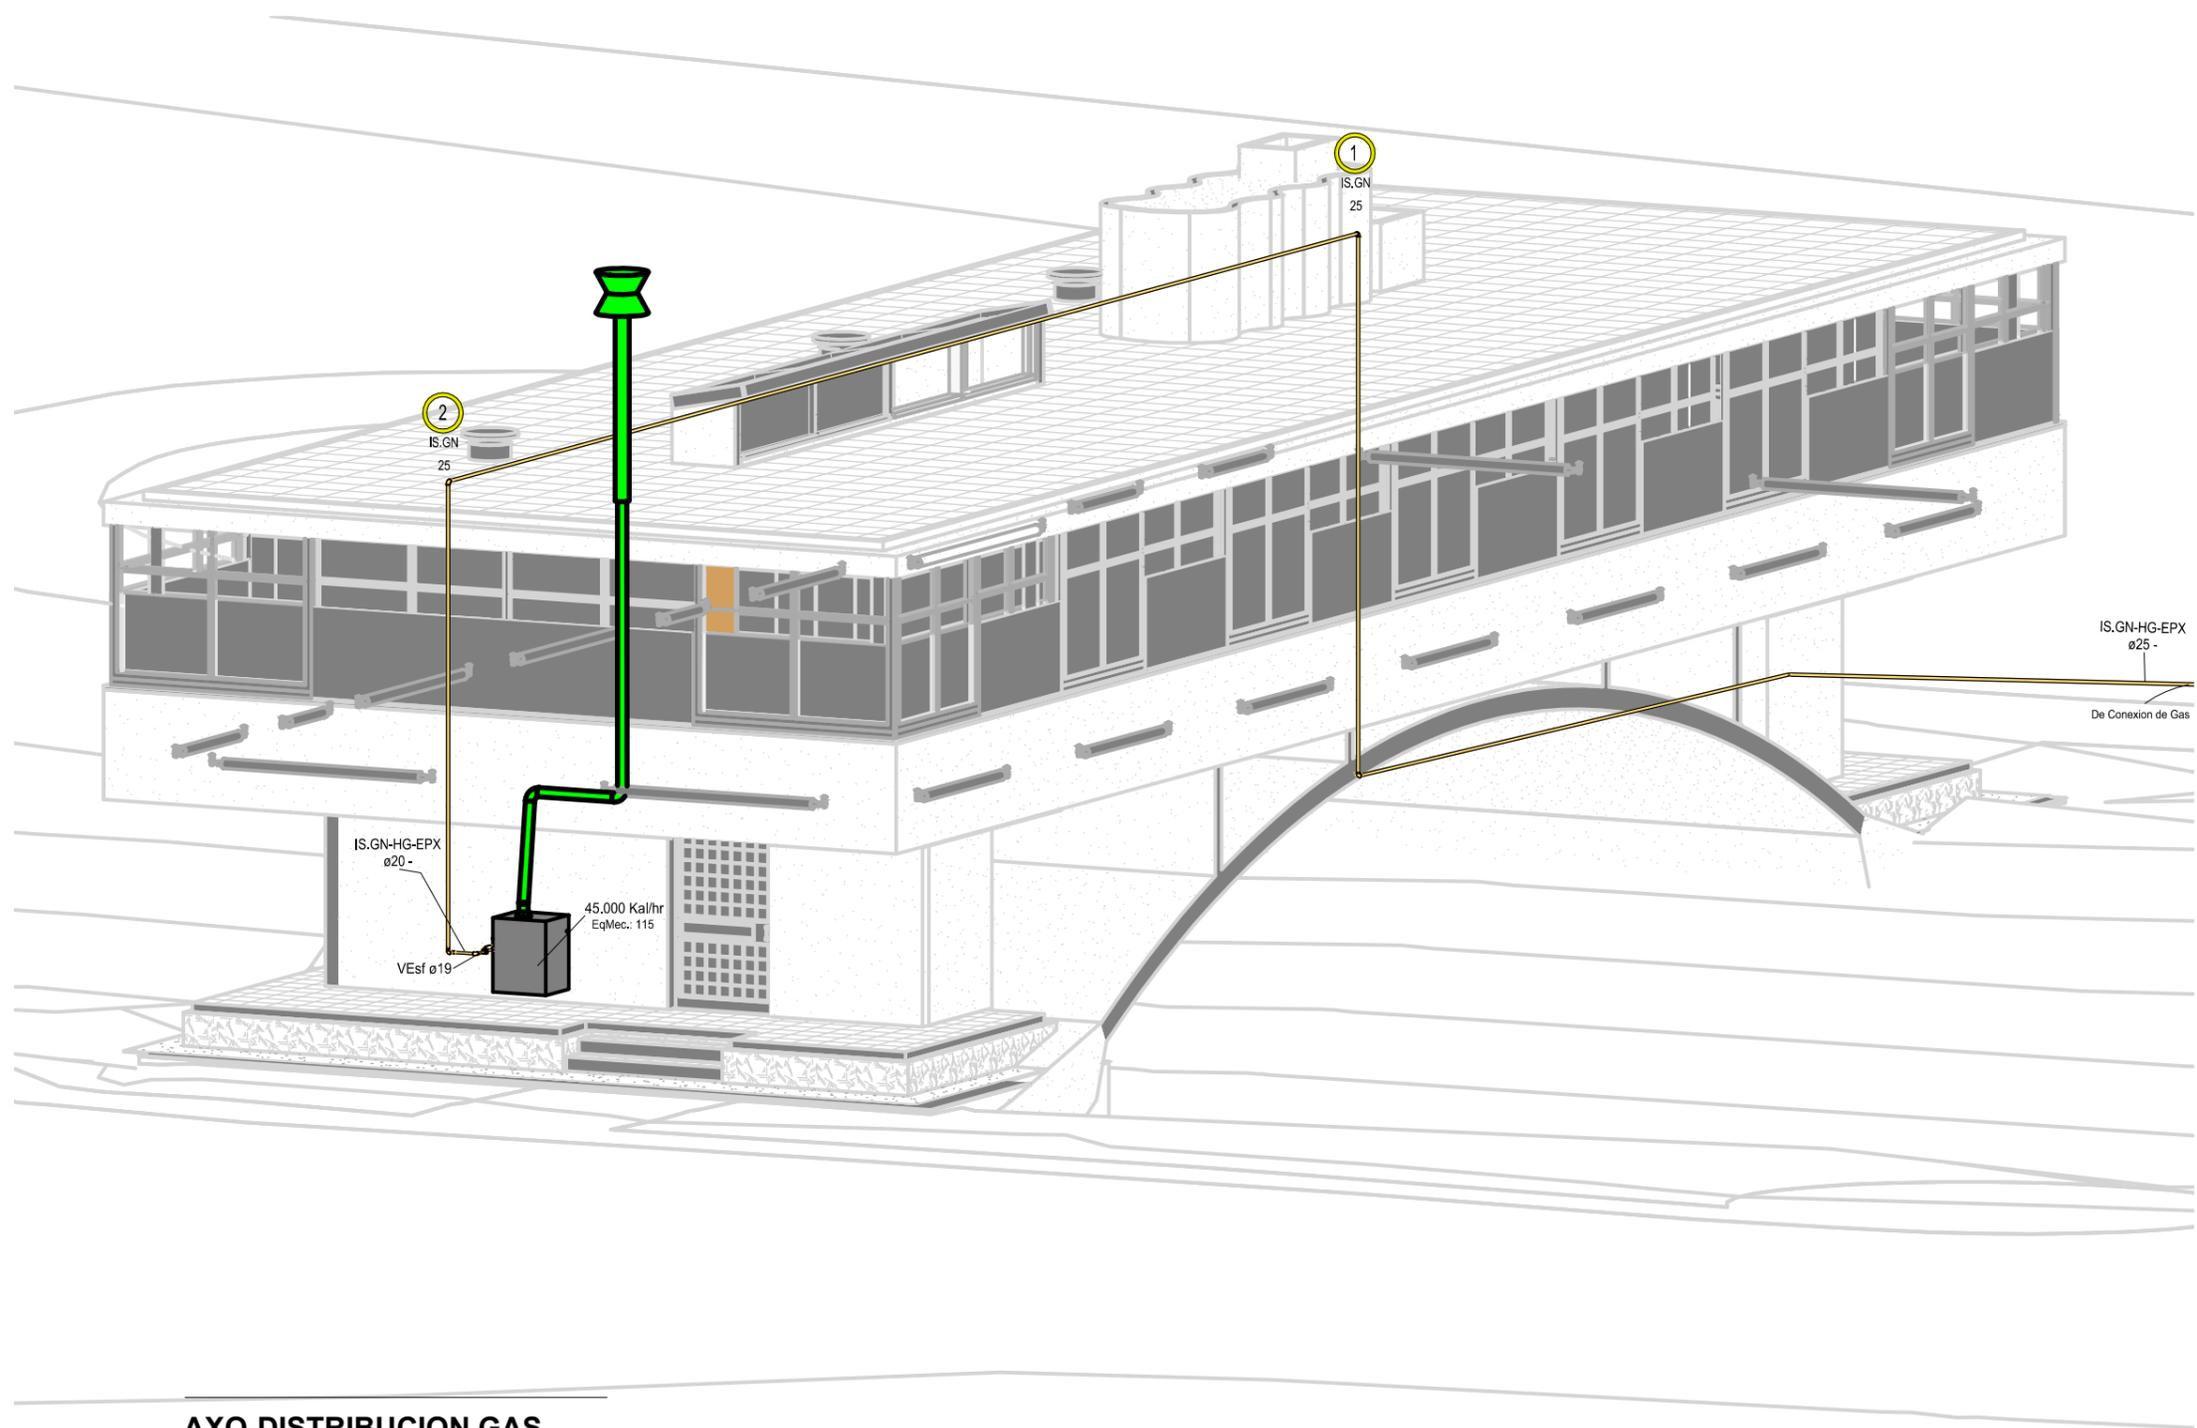

AXO-DISTRIBUCION GAS

PLANO NO APTO PARA CONSTRUCCION.

EL PRESENTE PLANO ES INDICATIVO. LA CONTRATISTA CONFECCIONARA LOS PLANOS DEFINITIVOS, QUE DEBERAN SER APROBADOS POR LA INSPECCION DE OBRA. EL PLANO PRESENTADO POR LA CONTRATISTA ESTARA EN UN TODO DE ACUERDO CON LA NORMATIVA VIGENTE. TODAS LAS MEDIDAS Y NIVELES SE VERIFICARAN EN OBRA POR EL CONTRATISTA. TODOS LOS DETALLES CONSTRUCTIVOS SERAN COORDINADOS Y COMPATIBILIZADOS EN OBRA.

REVISION	FECHA	DESCRIPCION

Secretaría de Planificación Territorial y Coordinación de Obra Pública  
Dirección Nacional de Planificación y Diseño de Obra Pública



Beneficiario:

Obra: Casa del Puente/ Casa del Arroyo

Plano: Corte - Distribución de Gas

Fecha: Julio 2019

Escala:


Revisó:

Plano N°

CP-1.GS05

DIMENSIONES HOJA: ISO A3 (420 X 297)

REFERENCIAS

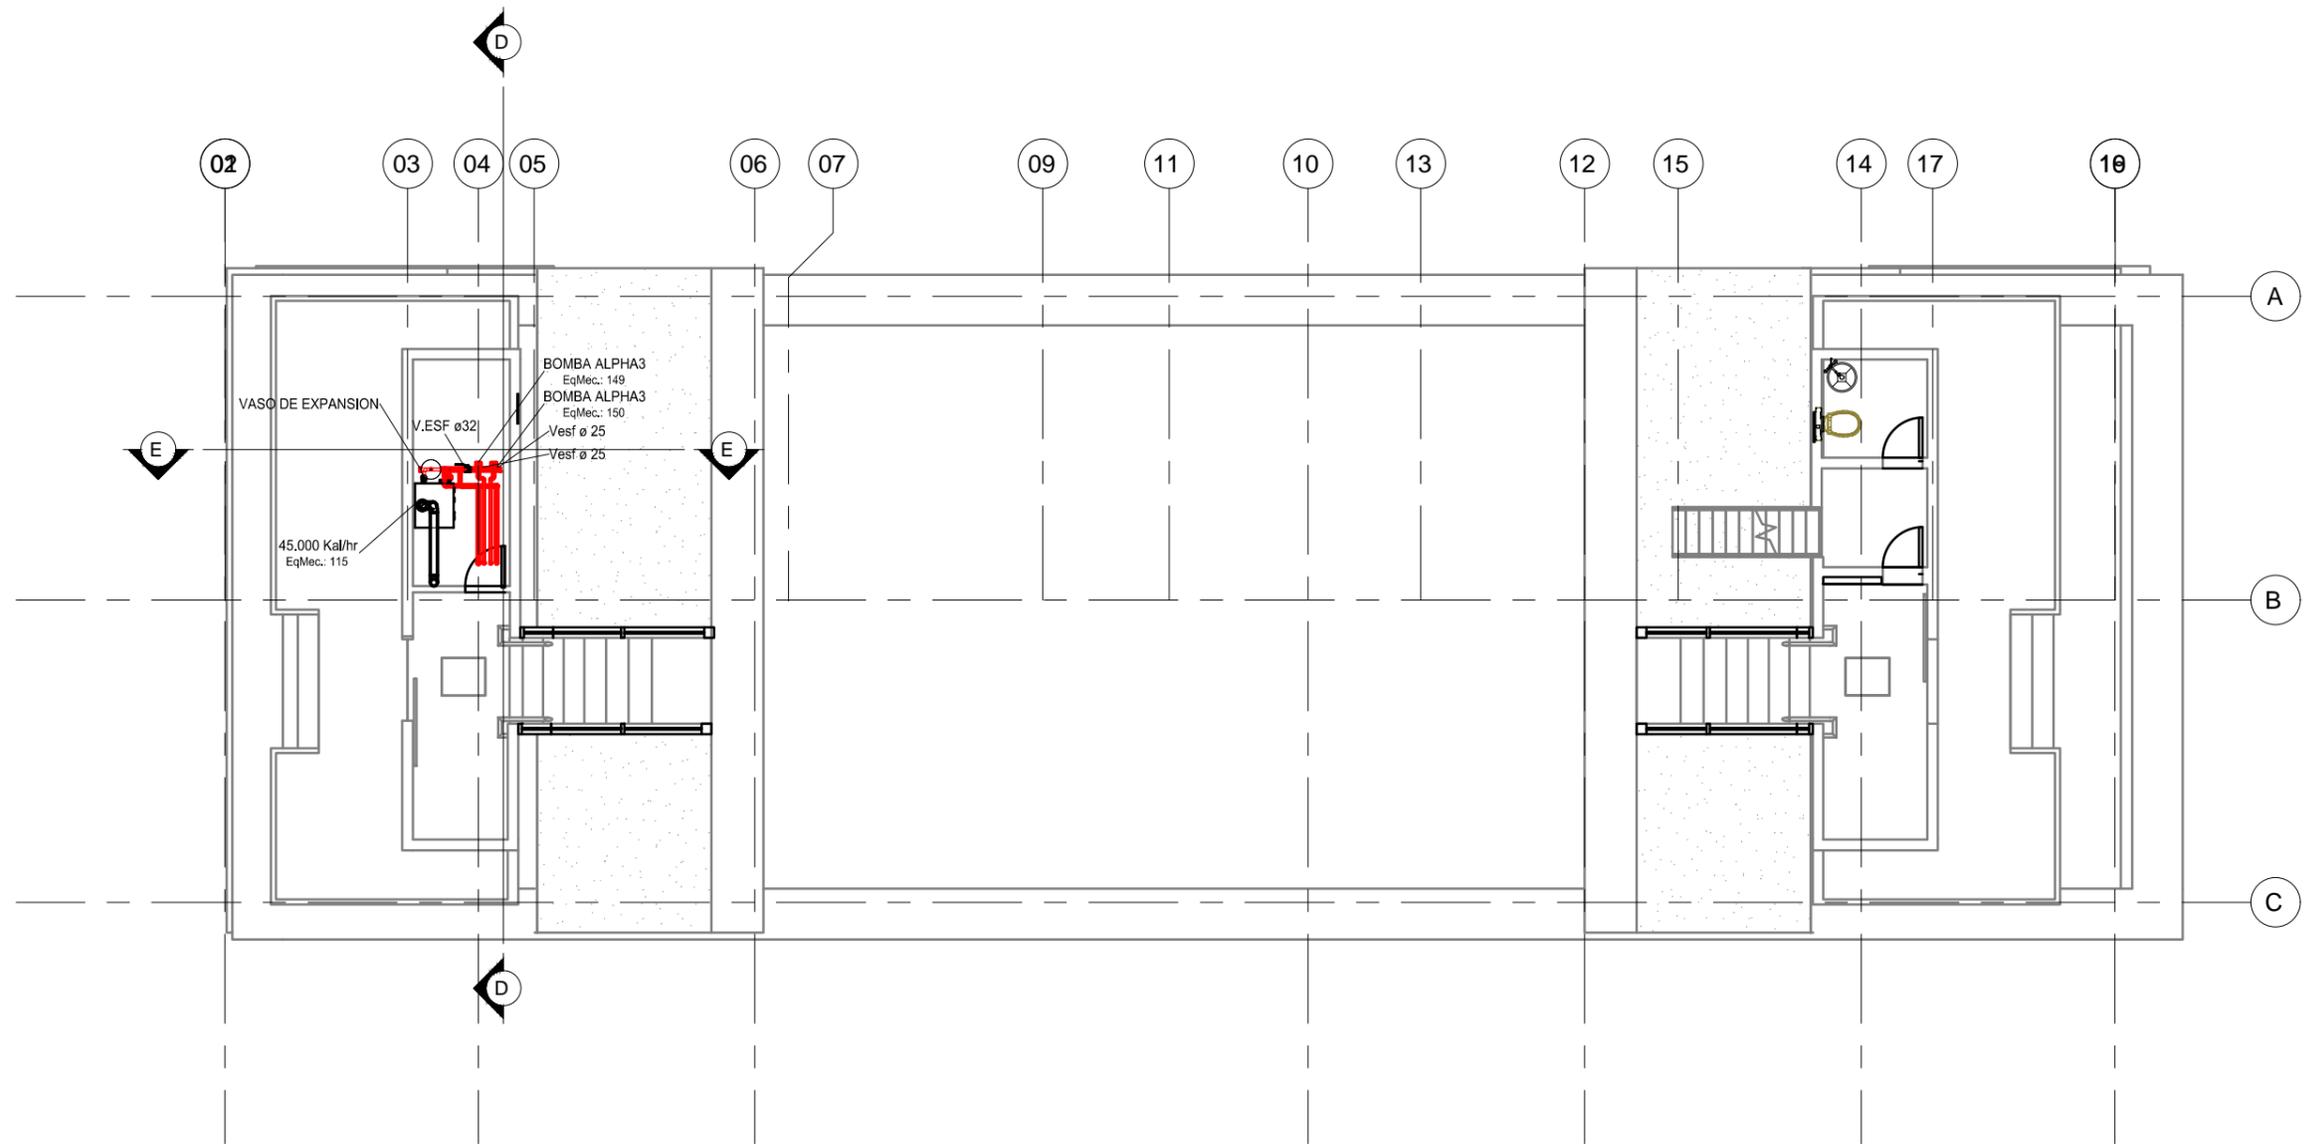

**PLANTA BAJA**  
1 : 100

PLANO NO APTO PARA CONSTRUCCION.

EL PRESENTE PLANO ES INDICATIVO. LA CONTRATISTA CONFECCIONARA LOS PLANOS DEFINITIVOS, QUE DEBERAN SER APROBADOS POR LA INSPECCION DE OBRA. EL PLANO PRESENTADO POR LA CONTRATISTA ESTARA EN UN TODO DE ACUERDO CON LA NORMATIVA VIGENTE. TODAS LAS MEDIDAS Y NIVELES SE VERIFICARAN EN OBRA POR EL CONTRATISTA. TODOS LOS DETALLES CONSTRUCTIVOS SERAN COORDINADOS Y COMPATIBILIZADOS EN OBRA.

REVISION	FECHA	DESCRIPCION

Secretaría de Planificación Territorial y Coordinación de Obra Pública  
Dirección Nacional de Planificación y Diseño de Obra Pública




Beneficiario:

Obra: Casa del Puente/ Casa del Arroyo  
Plano: Planta Baja - Distribución de cañerías de calefacción  
Fecha: Julio 2019    Escala:    Revisó:

Plano N°  
CP-I.C01

DIMENSIONES HOJA: ISO A3 (420 X 297)

REFERENCIAS

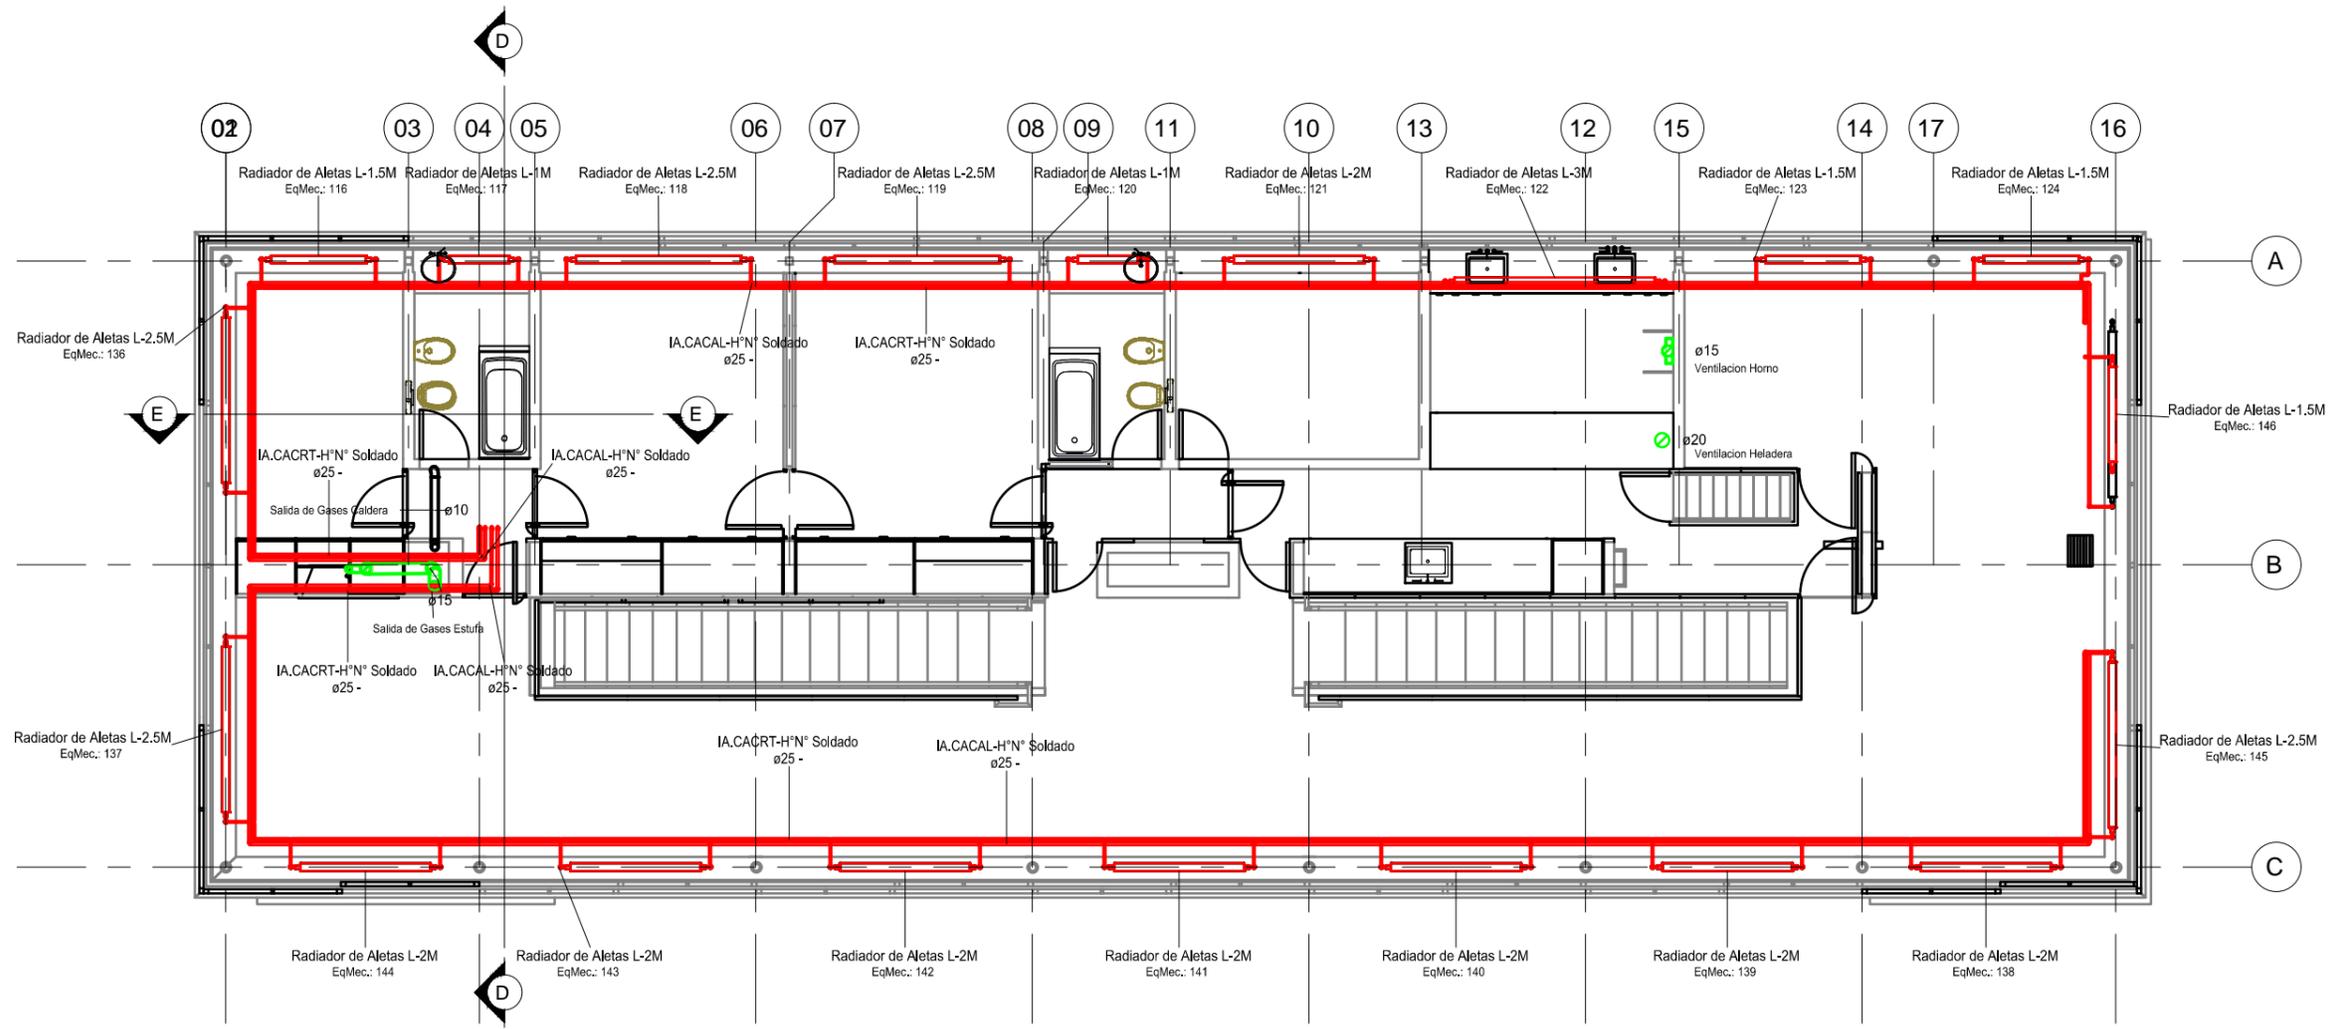

**PLANTA 1º PISO**  
1 : 100

PLANO NO APTO PARA CONSTRUCCION.

EL PRESENTE PLANO ES INDICATIVO. LA CONTRATISTA CONFECCIONARA LOS PLANOS DEFINITIVOS, QUE DEBERAN SER APROBADOS POR LA INSPECCION DE OBRA. EL PLANO PRESENTADO POR LA CONTRATISTA ESTARA EN UN TODO DE ACUERDO CON LA NORMATIVA VIGENTE. TODAS LAS MEDIDAS Y NIVELES SE VERIFICARAN EN OBRA POR EL CONTRATISTA. TODOS LOS DETALLES CONSTRUCTIVOS SERAN COORDINADOS Y COMPATIBILIZADOS EN OBRA.

REVISION	FECHA	DESCRIPCION

Secretaría de Planificación Territorial y Coordinación de Obra Pública  
Dirección Nacional de Planificación y Diseño de Obra Pública




Beneficiario:

Obra: Casa del Puente/ Casa del Arroyo  
Plano: Planta 1er Piso - Distribución de cañerías de calefacción  
Fecha: Julio 2019    Escala:    Revisó:

Plano N°  
CP-I.C02

DIMENSIONES HOJA: ISO A3 (420 X 297)

REFERENCIAS

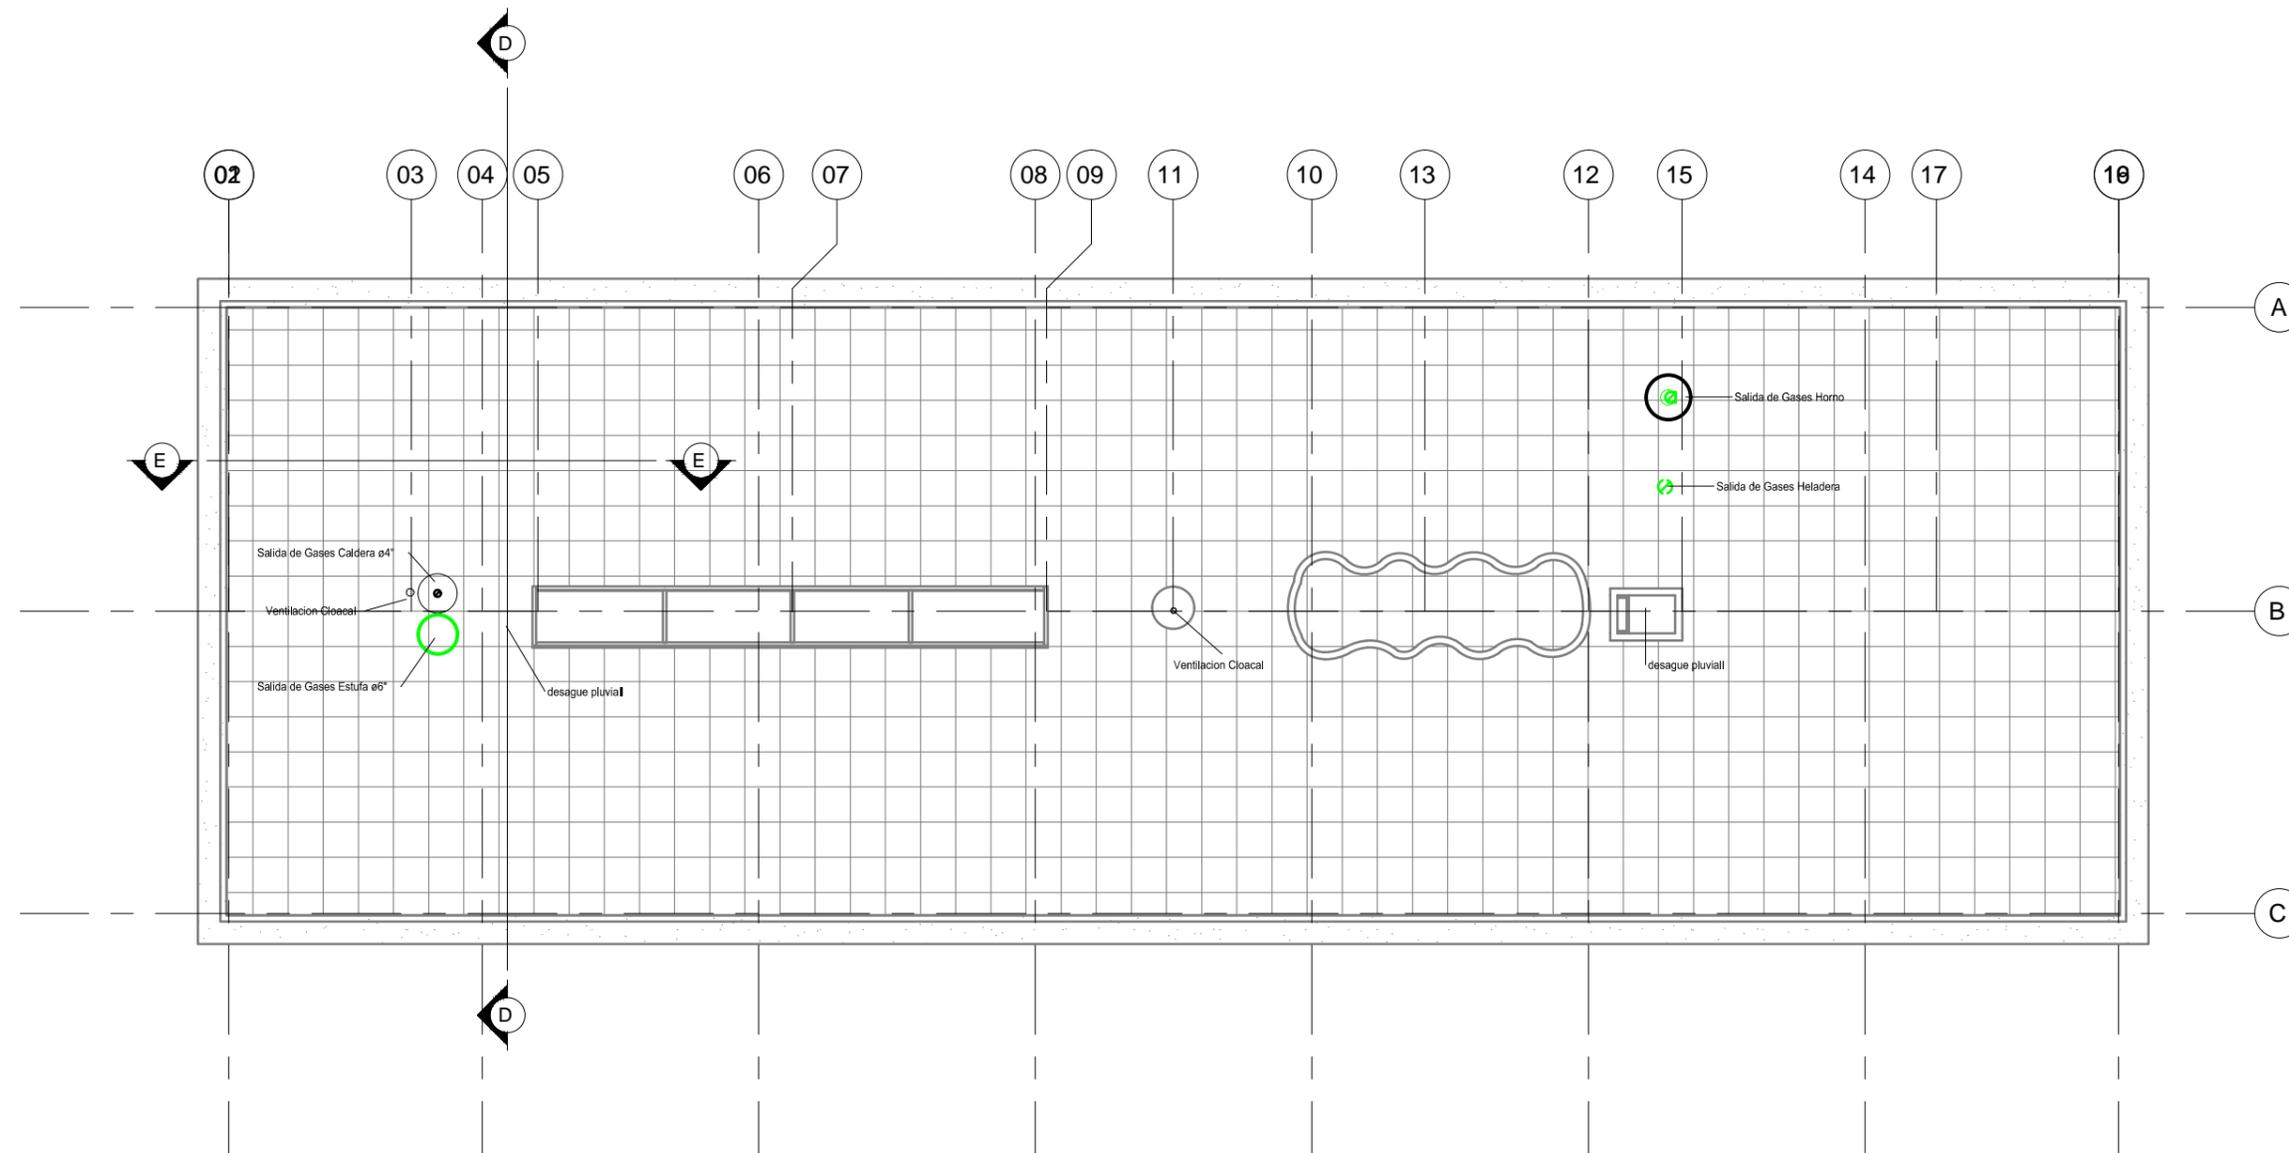

**PLANTA TERRAZA**  
1 : 100

PLANO NO APTO PARA CONSTRUCCION.

EL PRESENTE PLANO ES INDICATIVO. LA CONTRATISTA CONFECCIONARA LOS PLANOS DEFINITIVOS, QUE DEBERAN SER APROBADOS POR LA INSPECCION DE OBRA. EL PLANO PRESENTADO POR LA CONTRATISTA ESTARA EN UN TODO DE ACUERDO CON LA NORMATIVA VIGENTE. TODAS LAS MEDIDAS Y NIVELES SE VERIFICARAN EN OBRA POR EL CONTRATISTA. TODOS LOS DETALLES CONSTRUCTIVOS SERAN COORDINADOS Y COMPATIBILIZADOS EN OBRA.

REVISION	FECHA	DESCRIPCION

Secretaría de Planificación Territorial y Coordinación de Obra Pública  
Dirección Nacional de Planificación y Diseño de Obra Pública



Beneficiario:

Obra: Casa del Puente/ Casa del Arroyo

Plano: Planta Terraza - Salida de ventilaciones

Fecha: Julio 2019

Escala:


Revisó:

Plano N°


CP-I.C03

DIMENSIONES HOJA: ISO A3 (420 X 297)


REFERENCIAS

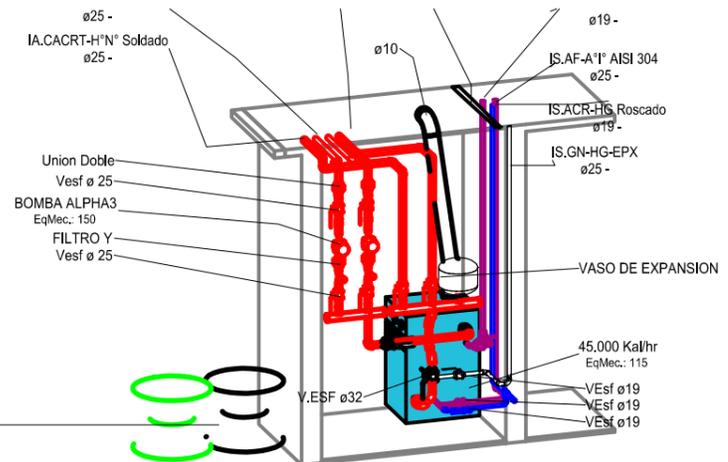


**AXO SSMM**

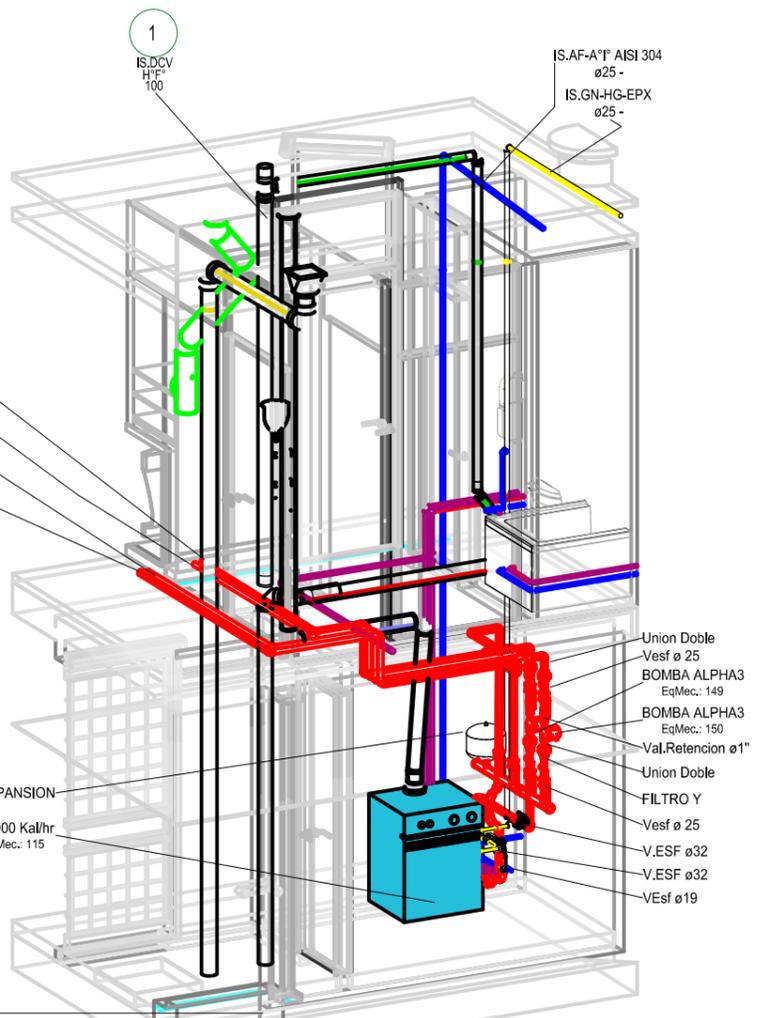

**AXO SSMM Y MONTANTE**

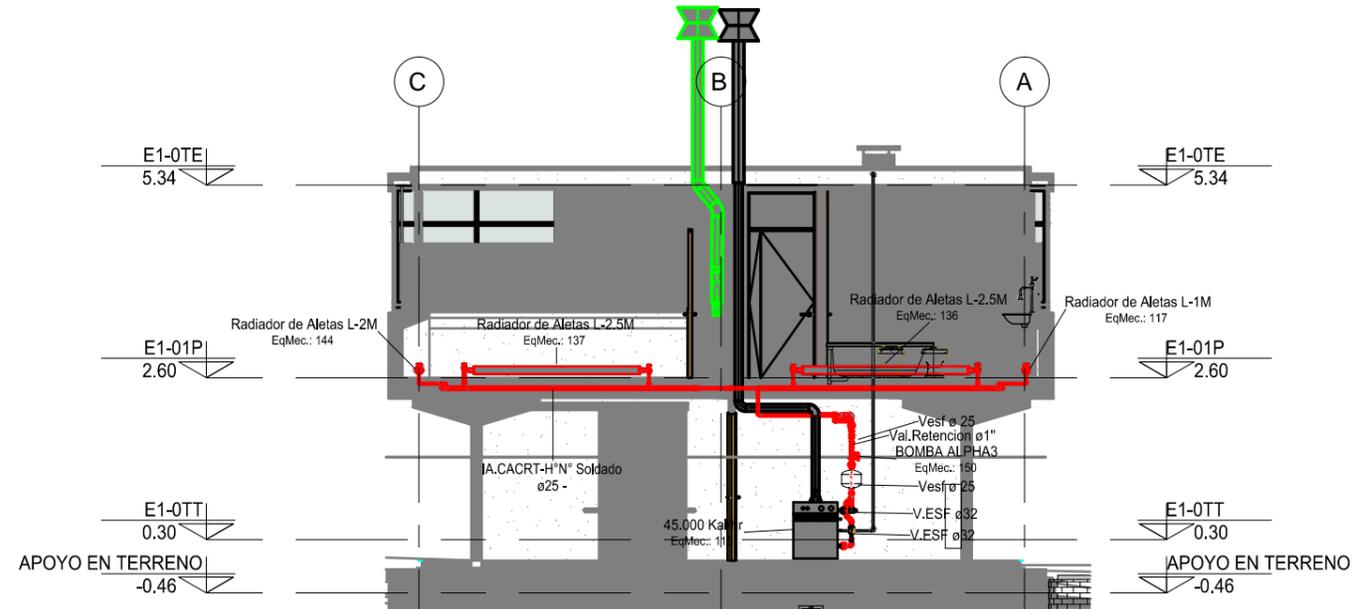

**CORTE DD**  
1 : 100

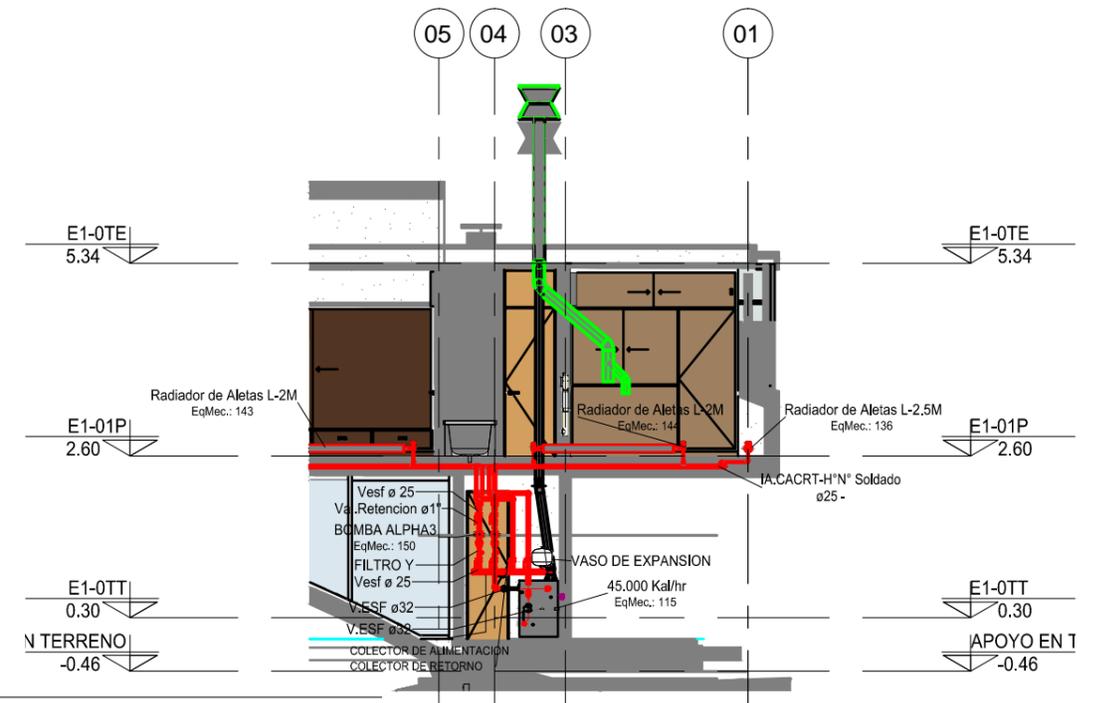

**CORTE EE**  
1 : 100

**PLANO NO APTO PARA CONSTRUCCION.**

EL PRESENTE PLANO ES INDICATIVO. LA CONTRATISTA CONFECCIONARA LOS PLANOS DEFINITIVOS, QUE DEBERAN SER APROBADOS POR LA INSPECCION DE OBRA. EL PLANO PRESENTADO POR LA CONTRATISTA ESTARA EN UN TODO DE ACUERDO CON LA NORMATIVA VIGENTE. TODAS LAS MEDIDAS Y NIVELES SE VERIFICARAN EN OBRA POR EL CONTRATISTA. TODOS LOS DETALLES CONSTRUCTIVOS SERAN COORDINADOS Y COMPATIBILIZADOS EN OBRA.

REVISION	FECHA	DESCRIPCION

Secretaría de Planificación Territorial y Coordinación de Obra Pública  
Dirección Nacional de Planificación y Diseño de Obra Pública




Beneficiario: \_\_\_\_\_

Obra: Casa del Puente/ Casa del Arroyo  
Plano: Esquema - Distribución de cañerías de calefacción  
Fecha: Julio 2019 Escala: Revisó: \_\_\_\_\_

Plano N°  
CP-I.C04

DIMENSIONES HOJA: ISO A3 (420 X 297)

REFERENCIAS

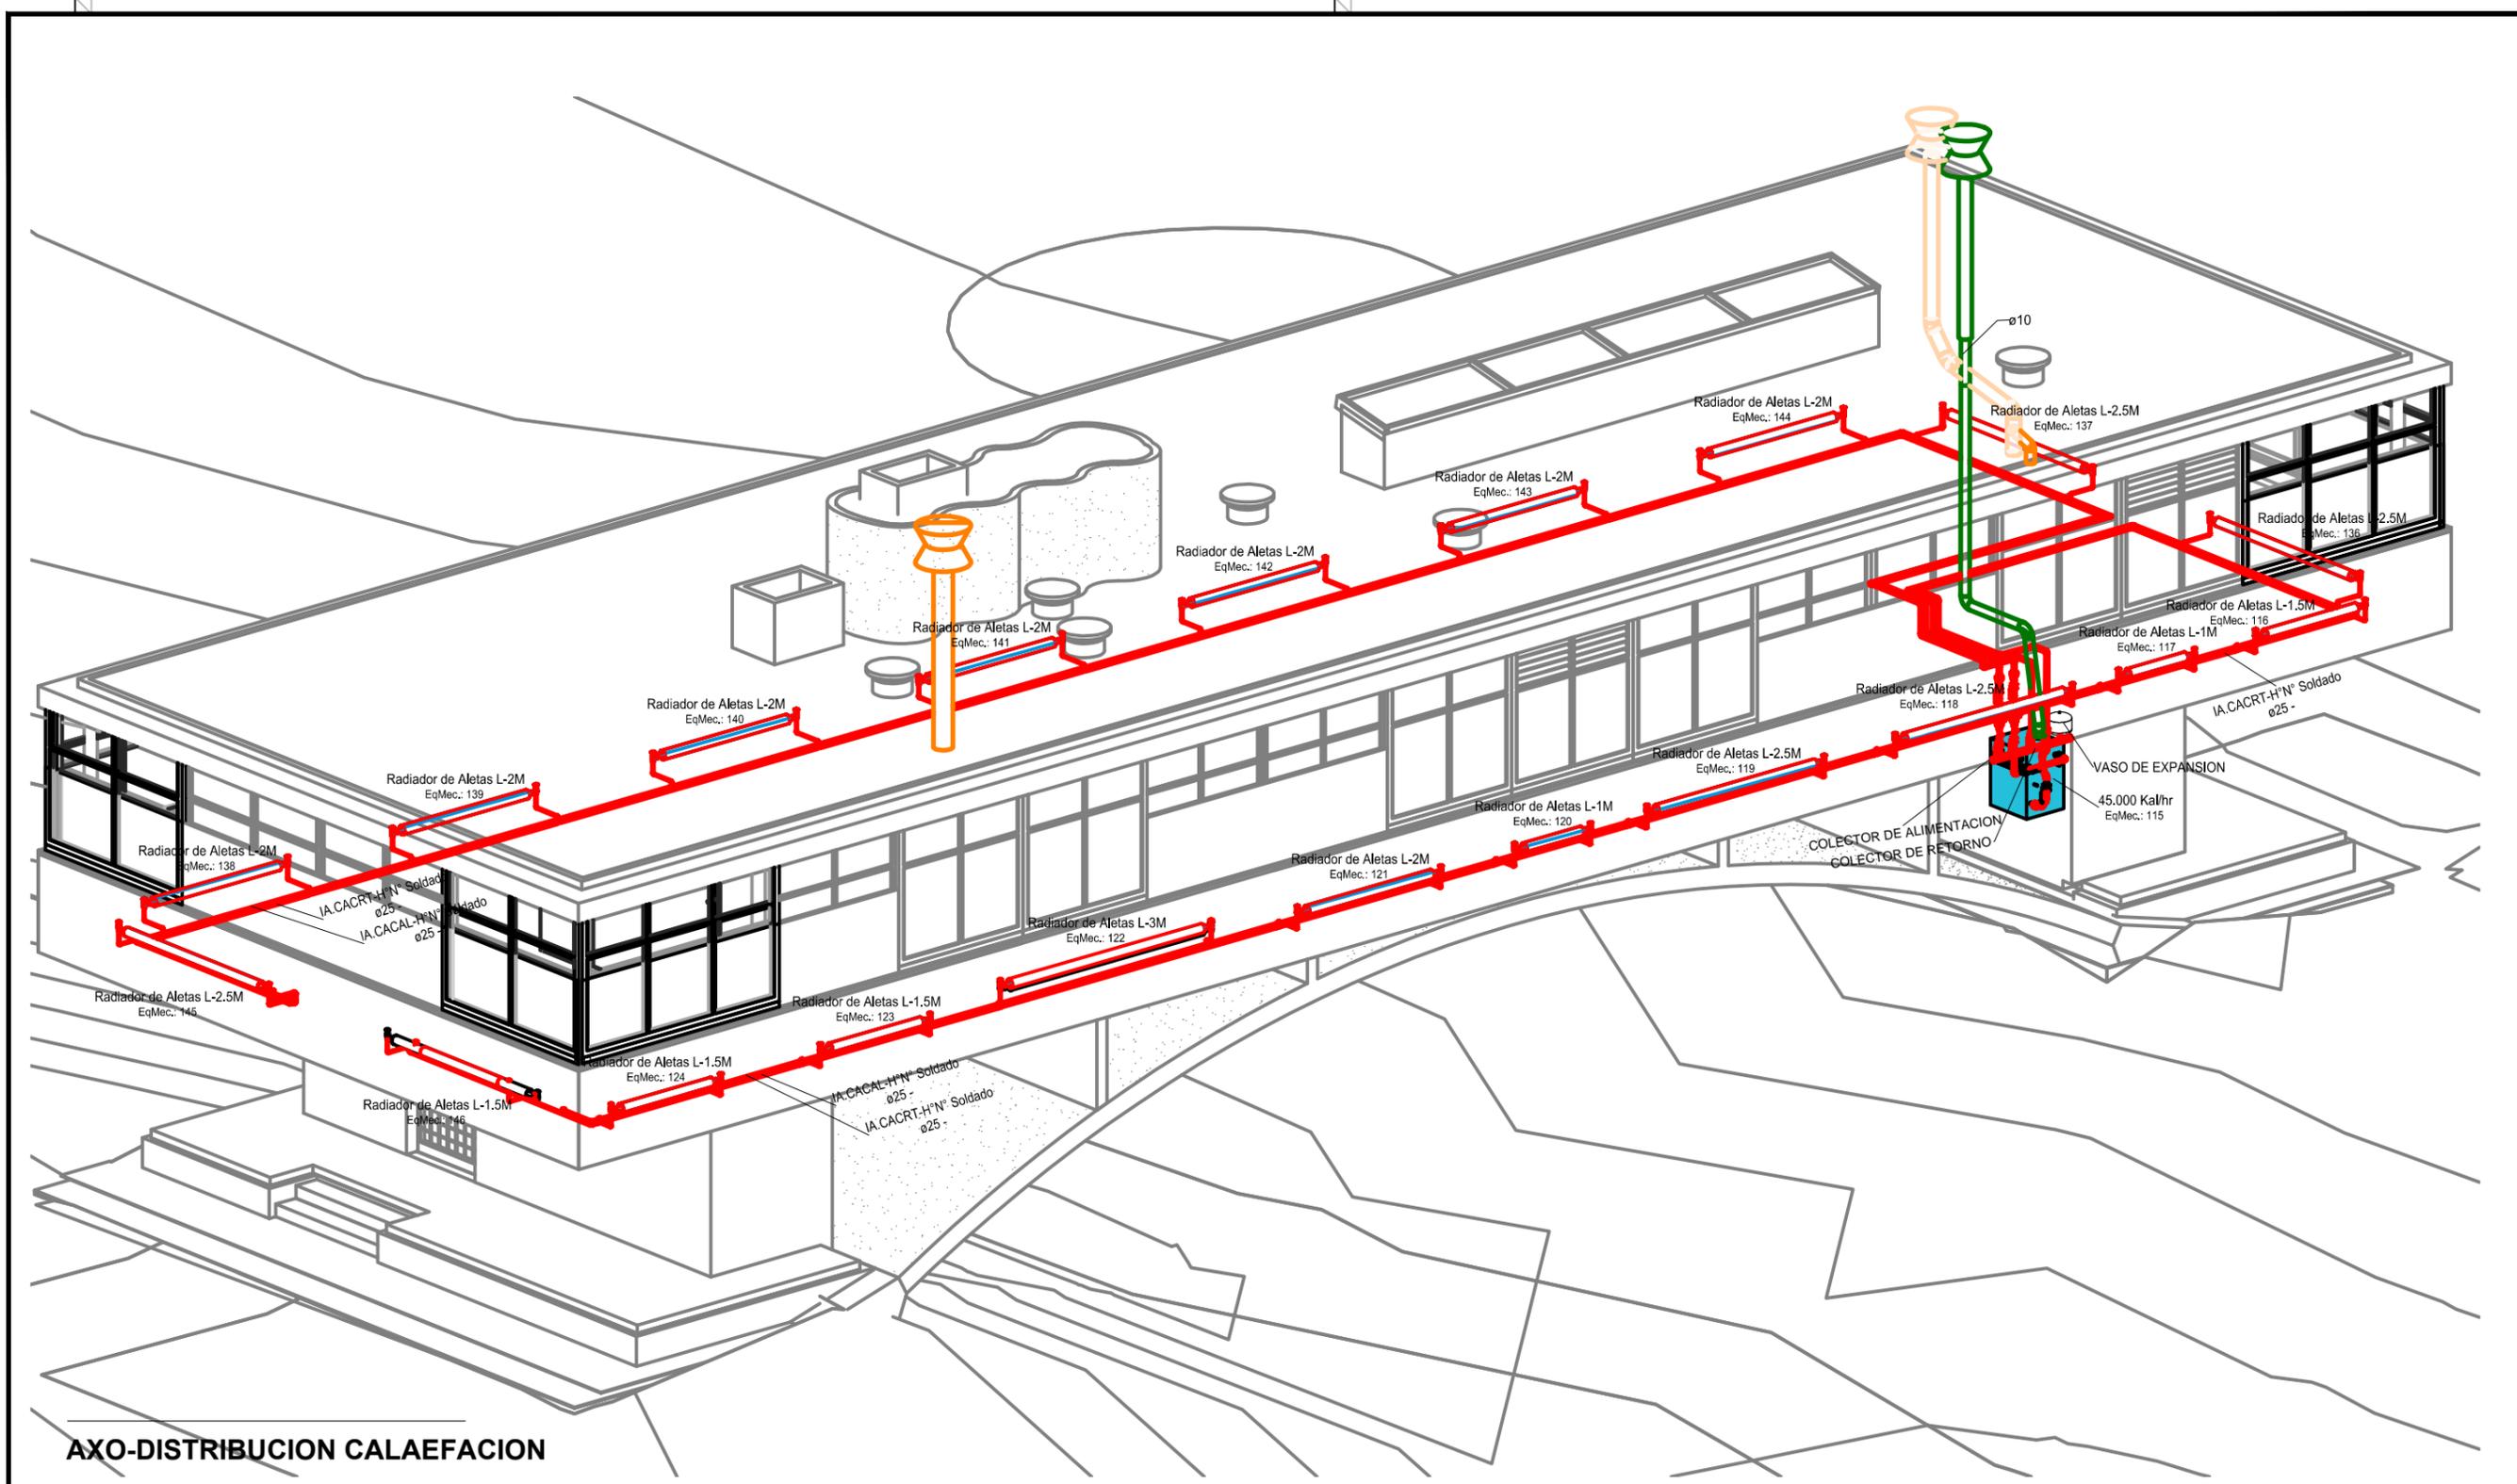

**AXO-DISTRIBUCION CALAEFACION**

PLANO NO APTO PARA CONSTRUCCION.

EL PRESENTE PLANO ES INDICATIVO. LA CONTRATISTA CONFECCIONARA LOS PLANOS DEFINITIVOS, QUE DEBERAN SER APROBADOS POR LA INSPECCION DE OBRA. EL PLANO PRESENTADO POR LA CONTRATISTA ESTARA EN UN TODO DE ACUERDO CON LA NORMATIVA VIGENTE. TODAS LAS MEDIDAS Y NIVELES SE VERIFICARAN EN OBRA POR EL CONTRATISTA. TODOS LOS DETALLES CONSTRUCTIVOS SERAN COORDINADOS Y COMPATIBILIZADOS EN OBRA.

REVISION	FECHA	DESCRIPCION

Secretaría de Planificación Territorial y Coordinación de Obra Pública  
Dirección Nacional de Planificación y Diseño de Obra Pública



Beneficiario:

Obra: Casa del Puente/ Casa del Arroyo

Plano: Axo - Distribución de cañerías de calefacción

Fecha: Julio 2019

Escala:

Revisó:


Plano N°

CP-I.C05


DIMENSIONES HOJA: ISO A3 (420 X 297)

REFERENCIAS

PLANTA DE TECHOS  
(ESC: 1:75)

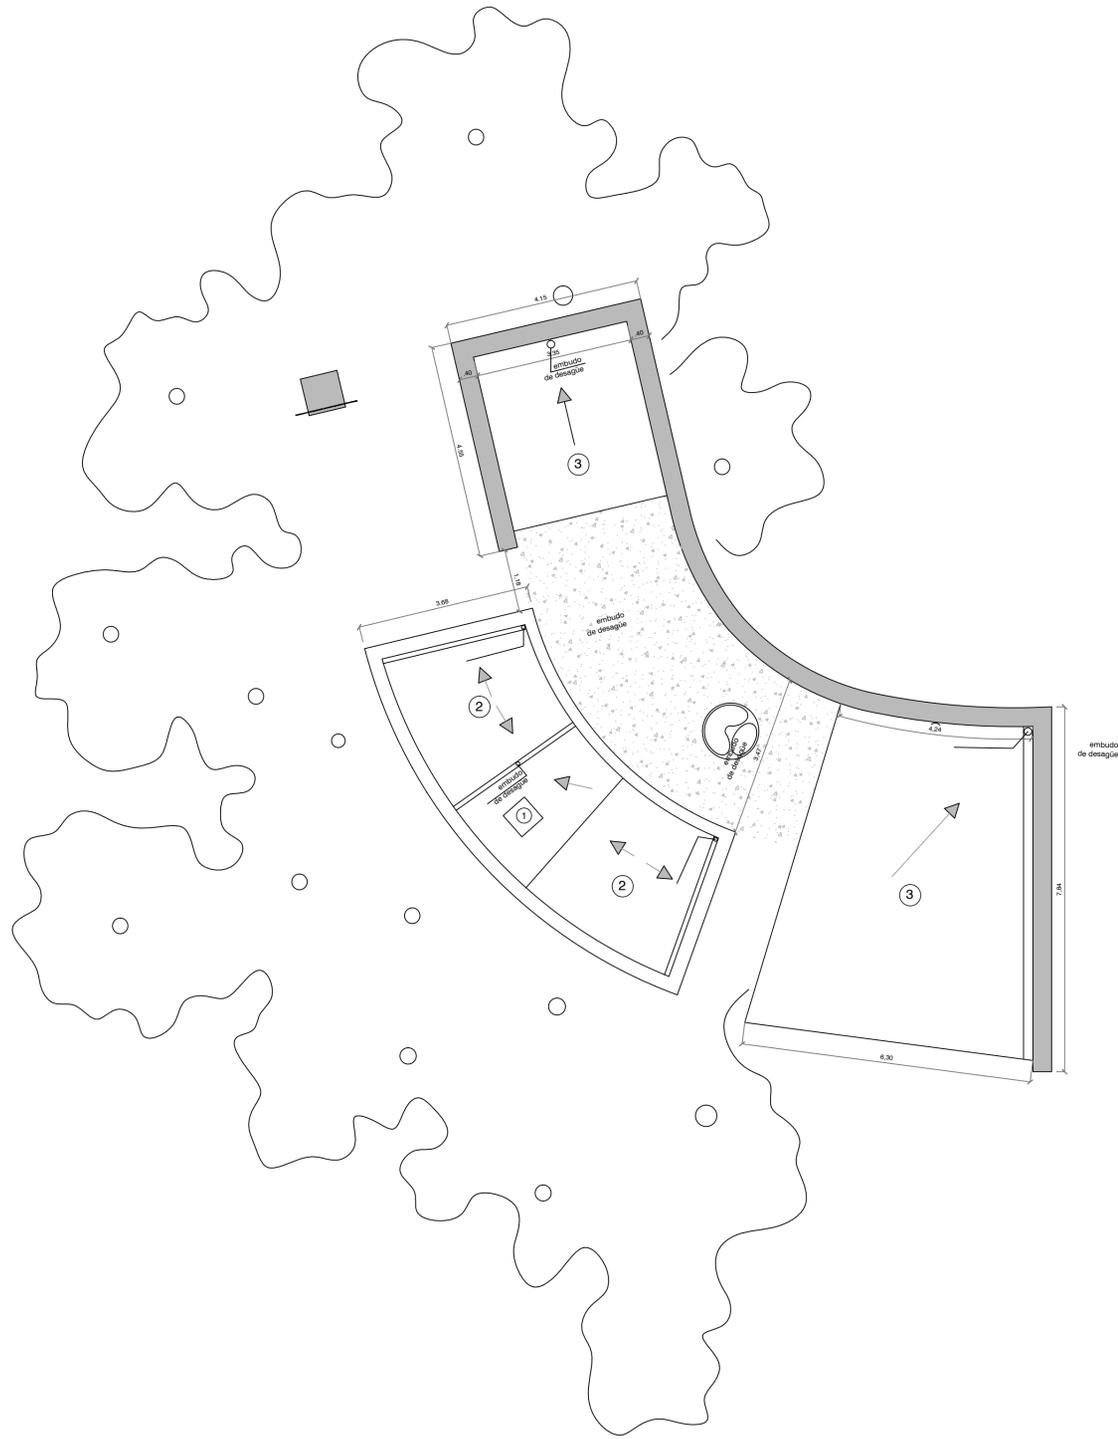

PLANTA DE DEMOLICIÓN  
(ESC: 1:50)

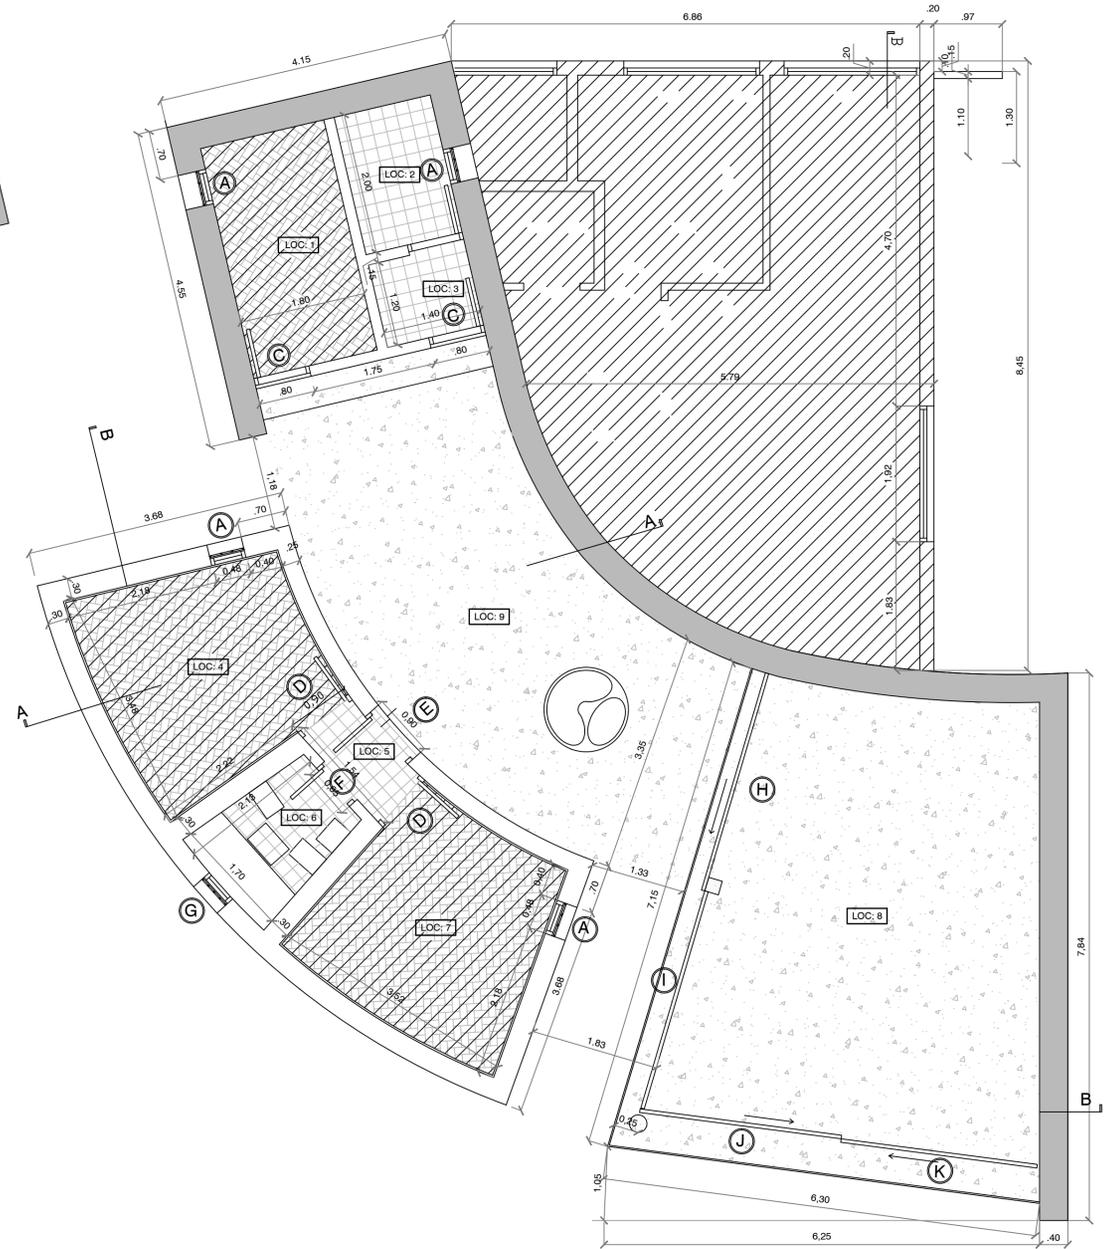

TODAS LAS MEDIDAS SERAN VERIFICADAS EN LA OBRA

REFERENCIAS

**PLANO NO APTO PARA CONSTRUCCION.**

EL PRESENTE PLANO ES INDICATIVO. LA CONTRATISTA CONFECCIONARA LOS PLANOS DEFINITIVOS, QUE DEBERAN SER APROBADOS POR LA INSPECCION DE OBRA. EL PLANO PRESENTADO POR LA CONTRATISTA ESTARA EN UN TOPO DE COORDINACION A LA NOMBRATA PROYECTO.

TODAS LAS MEDIDAS Y PROCEDES DE VERIFICACION EN OBRA POR EL CONTRATISTA.

TODOS LOS DATOS DE COORDINACION SERAN COORDENADOS Y CONTROLADOS EN OBRA.

REVISION	FECHA	DESCRIPCION

Secretaría de Planificación Territorial y Coordinación de Obra Pública  
Dirección Nacional de Planificación y Diseño de Obra Pública

Ministerio del Interior,  
Obras Públicas y Vivienda  
Presidencia de la Nación

Beneficiario:

Obra: Casa del Puente/ Casa del Arroyo  
Plano: Casa del Casero - Plano de Techos y Planta de Demolición  
Fecha: Julio 2019 | Escala: 1:75 / 1:50 | Reviso: A

Plano N°  
CC-A.G01