


1	Unidad Fan Coil 55k Btu/h mod. 42BQA055A710 Calor	2	Unidad Fan Coil 36k Btu/h mod. 42BQA036A710 Calor	3	Unidad para conductos 2.2 Kw Frio / Calor	EXTRACCION	SANITARIOS +VENTILADOR CENTRIFUGO DE SUBSUELO
						AA. FC.	HALL + BEDELIA + CONFITERIA
						CALEFACCION/Radiadores	

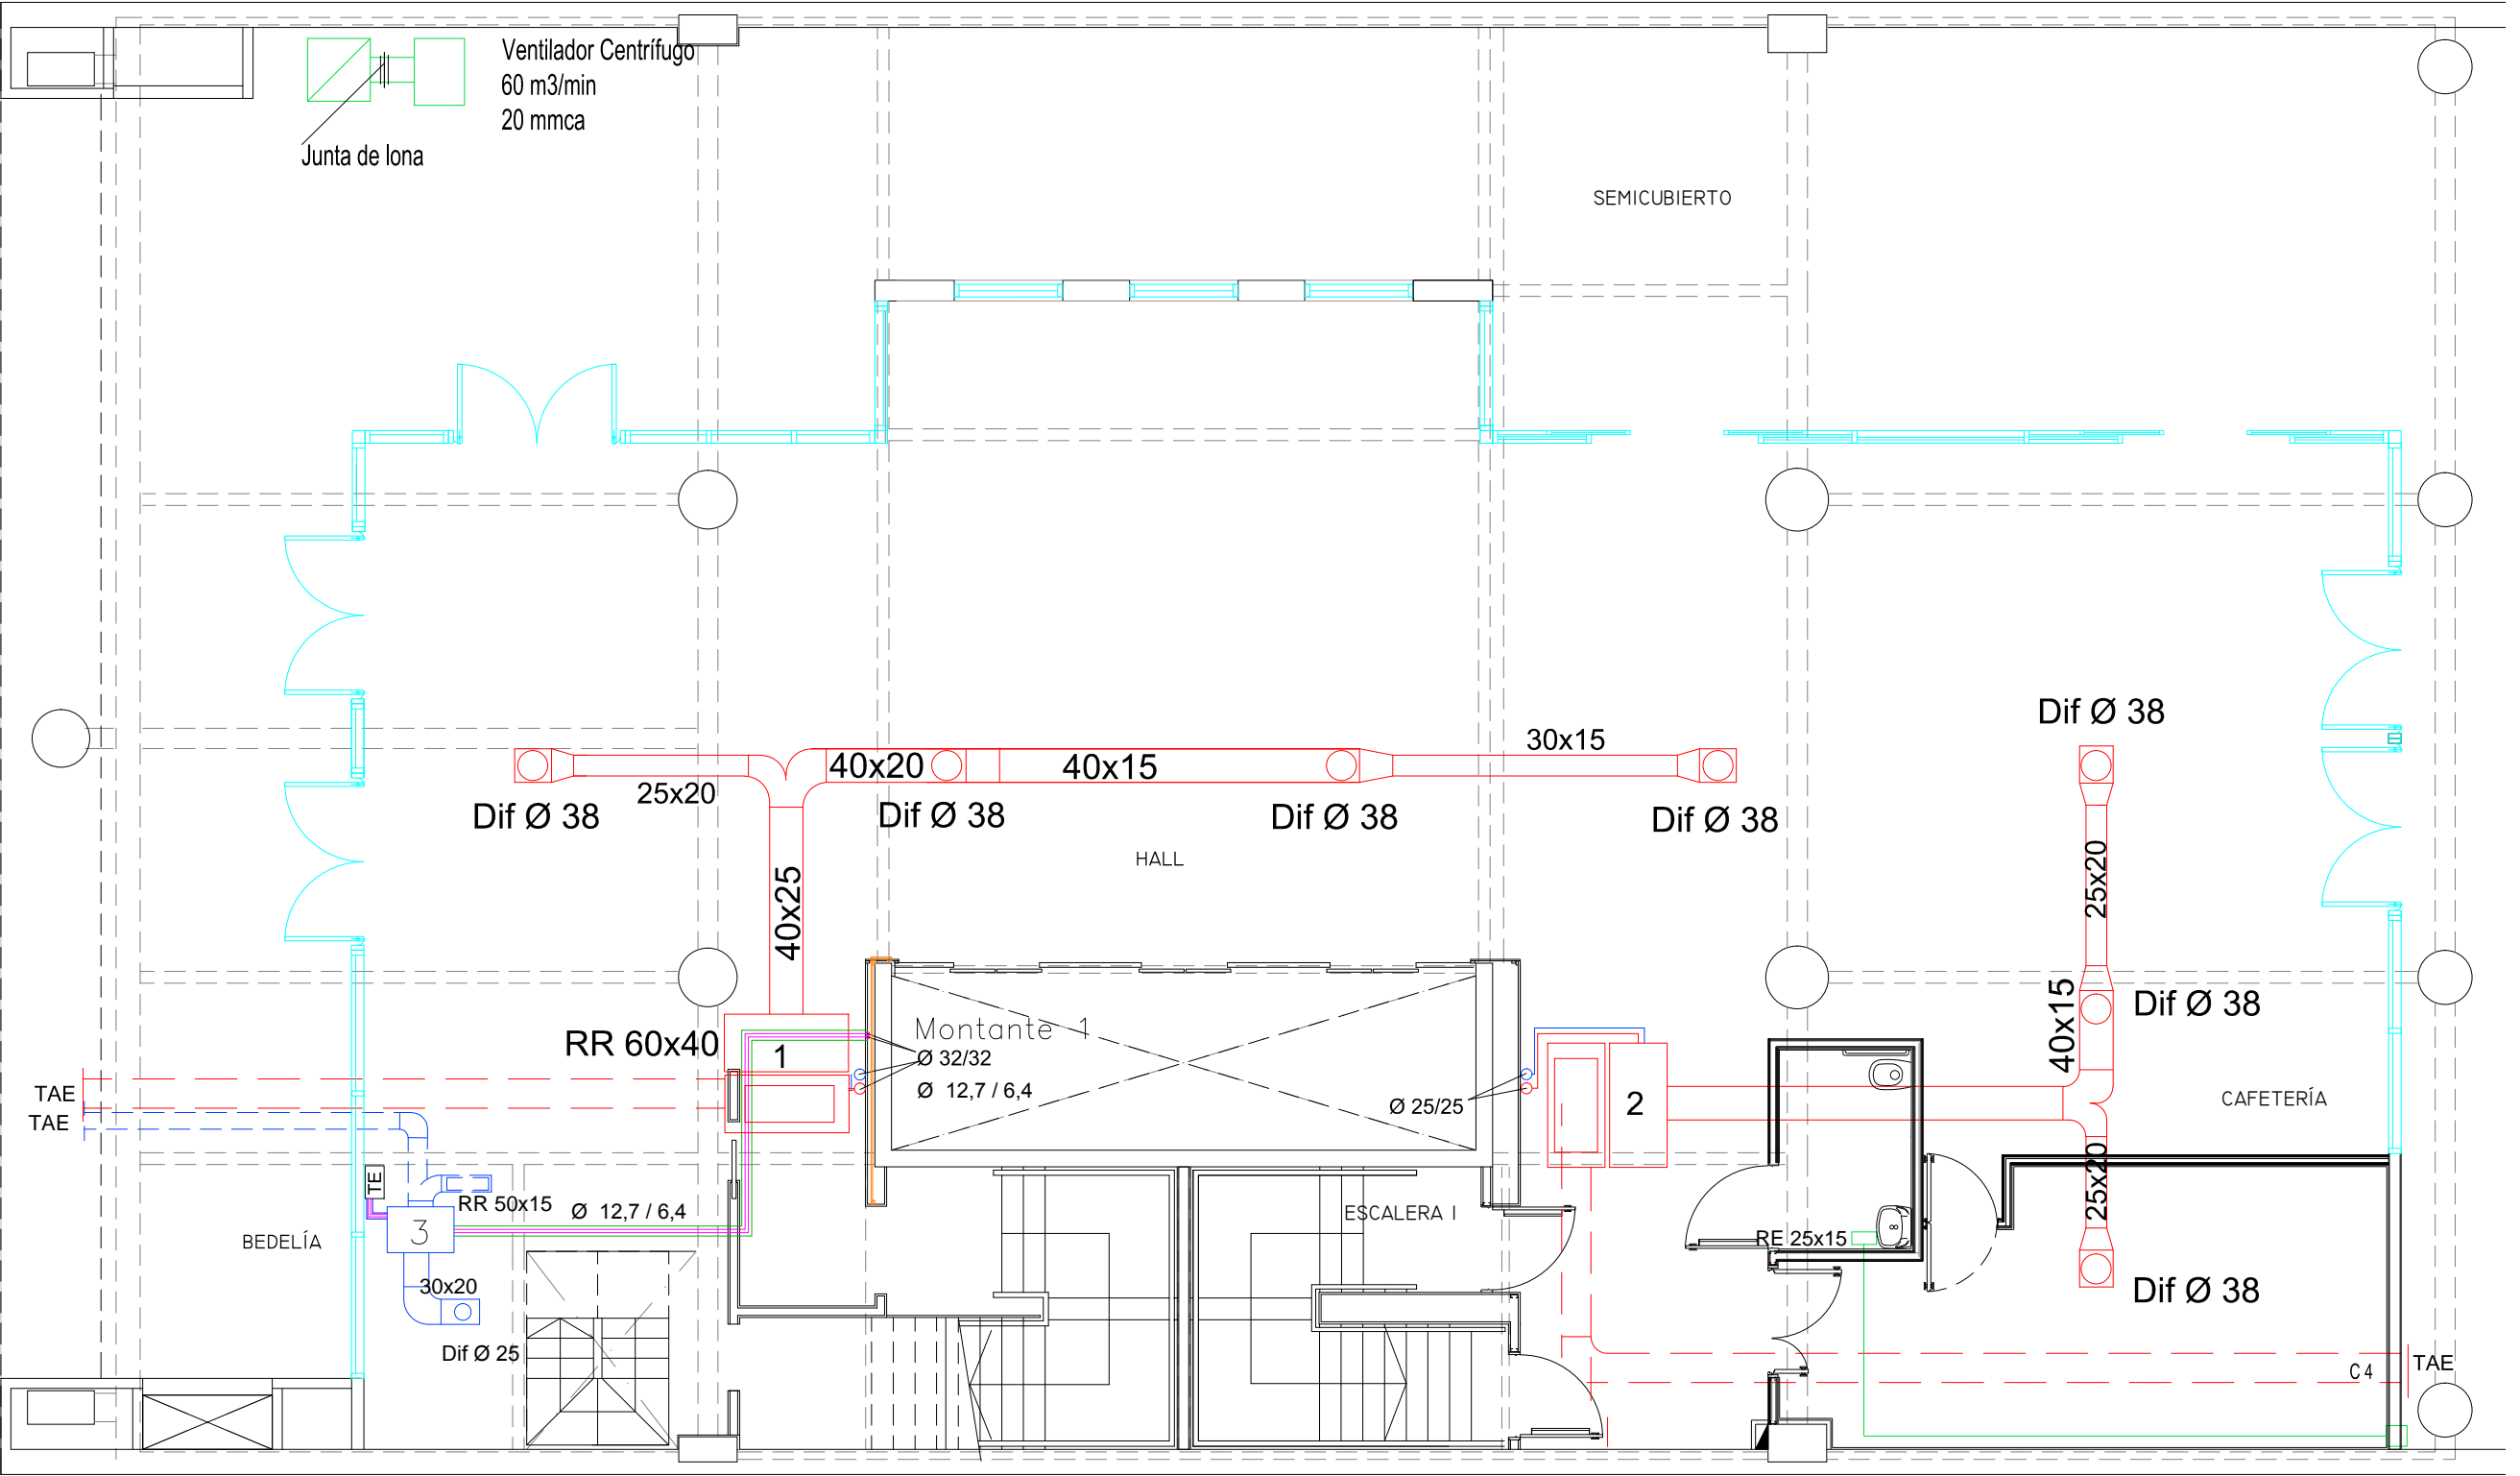

1 Ventilador axial para baño
de 5 m3/min con persiana y tejido
de protección.

UNIVERSIDAD NACIONAL DE TRES DE FEBRERO
Sede Ingreso WENCESLAO de TATA 4978

LAMA-SOLER Arquitectos
Riobamba 1234 6° C - Buenos Aires - Argentina - tel/fax +54-11-4811-1844/6890
e-mail: estudio@lamasoler.com.ar

ESCALA 1:75
REV.
11/03/2016

INSTALACION-TERMOMECANICA
PLANTA BAJA

IT-02