


PLANTA BAJA

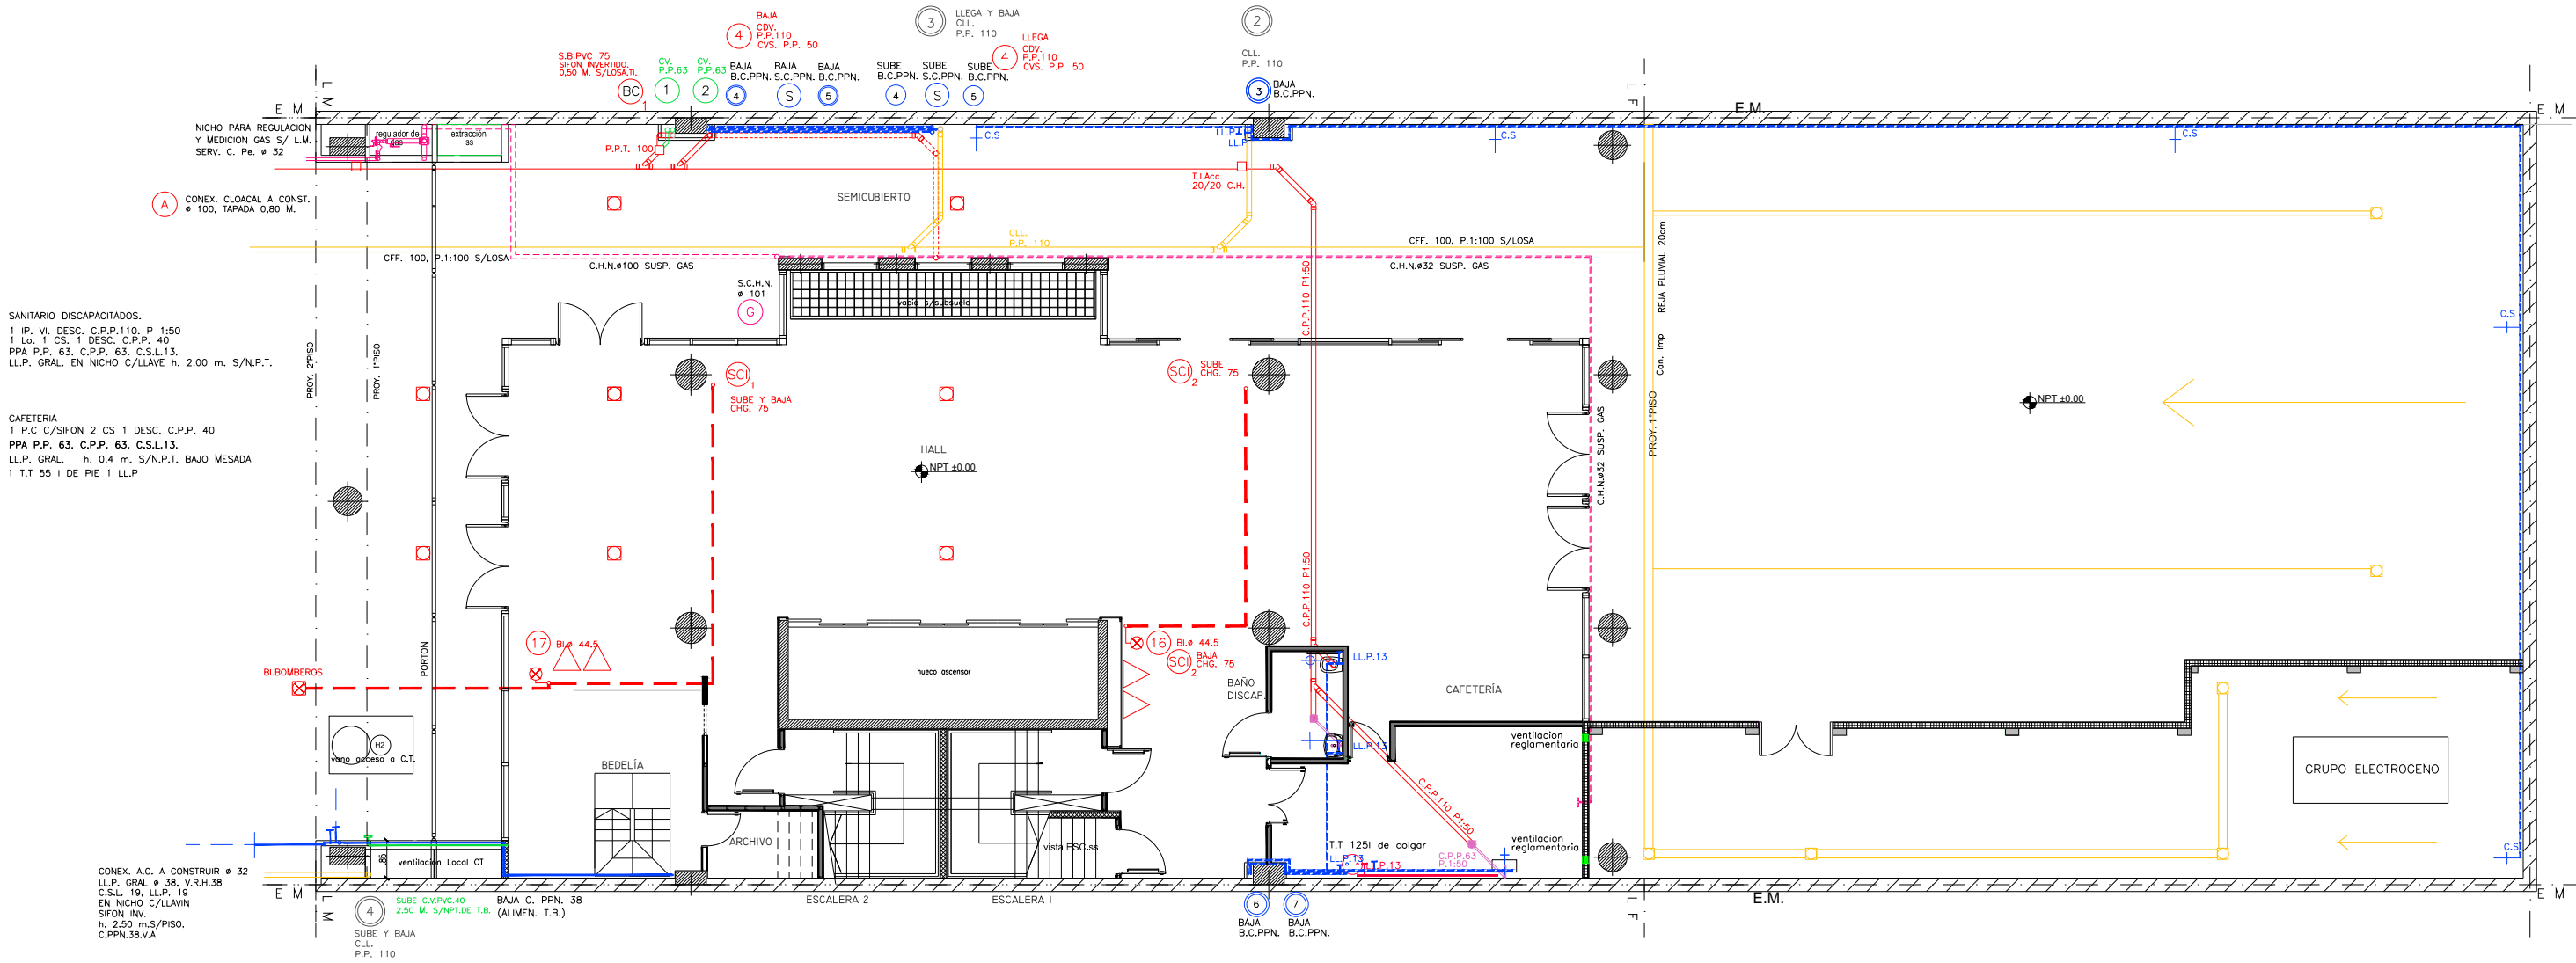

SANITARIO DISCAPACITADOS.
1 IP. VI. DESC. C.P.P.110. P 1:50
1 L.O. 1 CS. 1 DESC. C.P.P. 40
PPA P.P. 63. C.P.P. 63. C.S.L.13.
LLP. GRAL. EN NICHOS C/LLAVE h. 2.00 m. S/N.P.T.

CAFETERIA
1 P.C C/SIFON 2 CS 1 DESC. C.P.P. 40
PPA P.P. 63. C.P.P. 63. C.S.L.13.
LLP. GRAL. h. 0.4 m. S/N.P.T. BAJO MESADA
1 T.T 55 I DE PIE 1 LLP

CONEX. A.C. A CONSTRUIR ø 32
LLP. GRAL ø 38. V.R.H.38
C.S.L. 19. LLP. 19
EN NICHOS C/LLAVIN
SIFON INV.
h. 2.50 m.S/PISO.
C.PPN.38.VA

REFERENCIAS

- BOCAS DE ATAQUE ø 25 cm. CANT. 7
- C PPN Donde dice PPN se refiere a cañerías de Copolímero Ramón de marca Acuo System o calidad equivalente.
- VE VALVULA ESFERICA
- C.H.N. CAÑERIA DE HIERRO NEGRO CON REVESTIMIENTO EPOXI PARA CAÑERIAS DE GAS

EJECUTADO EN ETAPA ANTERIOR

OBRA: UNIVERSIDAD NACIONAL DE TRES DE FEBRERO SEDE WENCESLAO TATA 4978

LAMA-SOLER Arquitectos
Riobamba 1234 6° C - Buenos Aires - Argentina - tel/fax +54-11-4811-1844/6890
e-mail: estudio@lamasoler.com.ar

INST. SAN, SERV. INC. Y GAS

PLANTA BAJA

PLANO

IS-02

ESCALA 1:100

REV. A

11/03/2016